



กระทรวงมหาดไทย

โครงการปรับปรุงและพัฒนาระบบโครงสร้าง
ในชายกระทรวงมหาดไทย
ตามสัญญาเลขที่ 160/2553

AS-BUILT DRAWING

สถานีสื่อสารจังหวัดกำแพงเพชร

บริษัท สามารถคอมเทค จำกัด

จุดติดตั้ง LAN OUTLET สำหรับเครื่องโทรศัพท์ IP PHONE

จุดติดตั้ง	สถานที่
⊙ L1	IP PHONE Type 1 ห้องผู้ว่าราชการจังหวัด
⊙ L2	IP PHONE Type 1 ห้องของผู้ว่าราชการจังหวัด 1
⊙ L3	IP PHONE Type 1 ห้องของผู้ว่าราชการจังหวัด 2
⊙ L4	IP PHONE Type 1 ห้องสำนักงานจังหวัด
⊙ L5	IP PHONE Type 2 หน้าห้องผู้ว่าราชการจังหวัด
⊙ L6	IP PHONE Type 2 หน้าห้องผู้ว่าราชการจังหวัด 1
⊙ L7	IP PHONE Type 2 หน้าห้องผู้ว่าราชการจังหวัด 2
⊙ L8	IP PHONE Type 2 หน้าห้องหัวหน้าสำนักงานจังหวัด
⊙ L9	IP PHONE Type 2 ห้องปลัดจังหวัด
⊙ L10	IP PHONE Type 2 หน้าห้องปลัดจังหวัด
⊙ L11	IP PHONE Type 2 ห้องงานที่ฝ่ายอำนาจการ
⊙ L12	IP PHONE Type 2 ห้องหัวหน้ากลุ่มงานพิเศษคดี การที่ดินจังหวัด
⊙ L13	IP PHONE Type 2 ห้องหัวหน้ากลุ่มบริหารทรัพยากรบุคคล
⊙ L14	IP PHONE Type 2 ห้องหัวหน้ากลุ่มงานข้อมูลสารสนเทศ
⊙ L15	IP PHONE Type 2 ห้องหัวหน้าฝ่ายอำนาจการ
⊙ L16	IP PHONE Type 2 ห้องสถานที่จอดรถ(งานที่จอดรถ)



LAN OUTLET สำหรับเครื่องโทรศัพท์ IP PHONE

Note: Data to SMART'S ongoing commitment to further product development. Improvement and specification are subject to change without notice.

SMART
COMTECH
99/2 Moo4 Software Park,34 Fl.,Chiangwatana,Rd...
Klong Giler,Pak-Kred, Nonthaburi,11120 Thailand.
Tel:(862)502-8000 Fax:(862)502-8971

PROJECT: โครงการปรับปรุงและพัฒนาระบบโทรศัพท์ในราชการกระทรวงมหาดไทย

IE: T.Kunakom	DATE:	SCALE: NTS	DWG NO.: MOH-ID-01
PM: R.Pipat	SHEET: 1/3	DRAWN: T.Kunakom	SIZE: A3

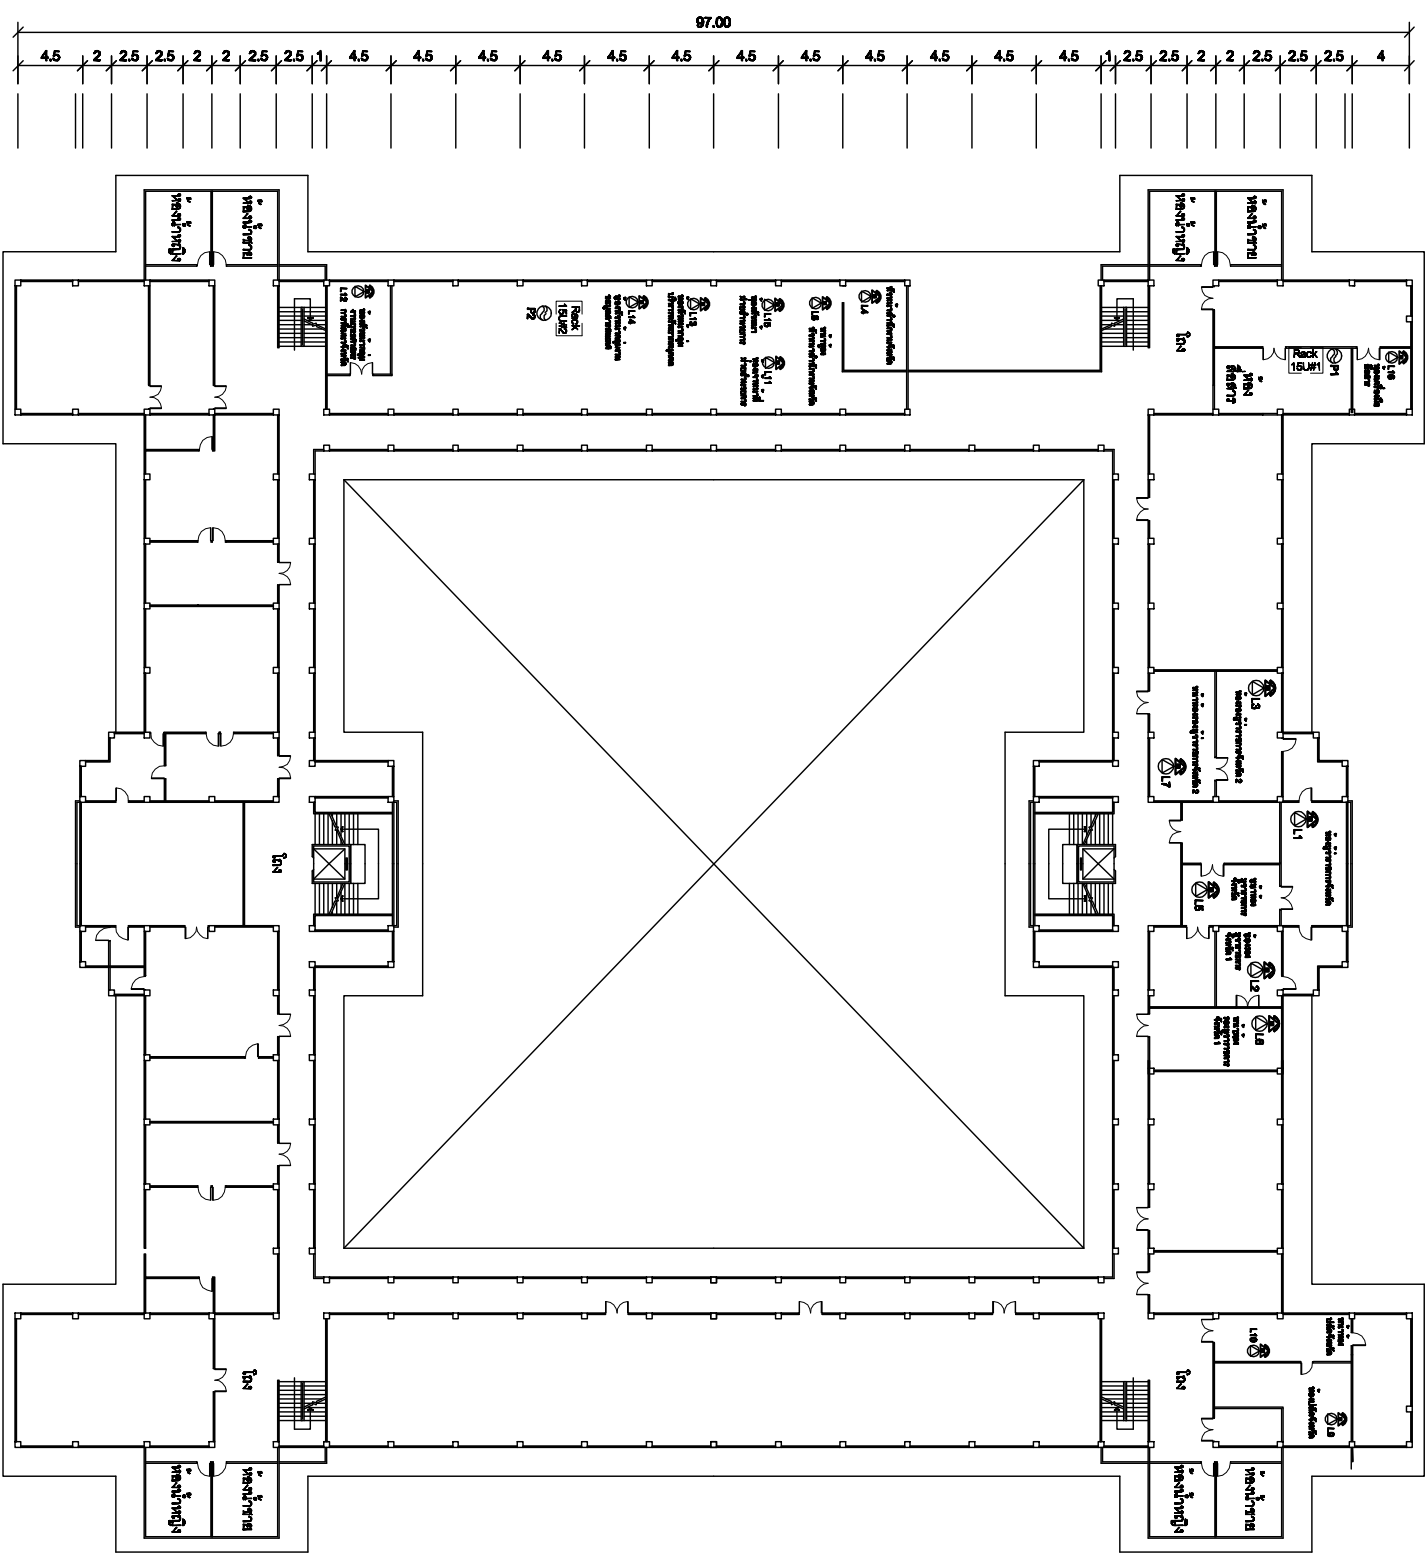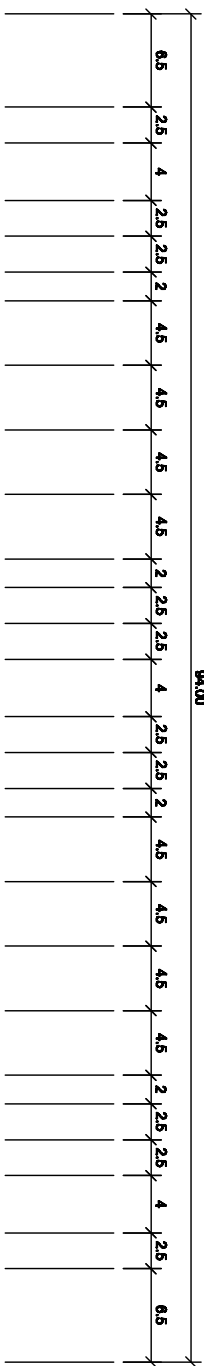

สัญลักษณ์	หมายเหตุ
1	AC OUTLET
2	LAN OUTLET
3	Terminal IP PHONE

แผนผังอาคารแสดงการติดตั้งอุปกรณ์ภายในอาคาร:

FLOOR LAYOUT แสดงจุดติดตั้งโทรศัพท์ IP PHONE ของสาขาตลาดหลักทรัพย์แห่งประเทศไทย ชั้น 4



Note: Data to SMART's ongoing commitment to further product development. Improvement and specification are subject to change without notice.

SMART COMTECH

99/2 Moo4 Software Park, 34 Fl., Chaengwattana Rd., Klong Gilar, Pak-Krad, Nonthaburi, 11120 Thailand.
Tel: (862)502-8000 Fax: (862)502-8971

PROJECT: โครงการปรับปรุงและพัฒนาระบบโทรศัพท์ในราชอาณาจักรแห่งประเทศไทย

IE: T.Kunakom	DATE:	SCALE: 1:500	DWG NO.: MOH-FI-01
PM: R.Pipat	SHEET: 2/3	DRAWN: T.Kunakom	SIZE: A3

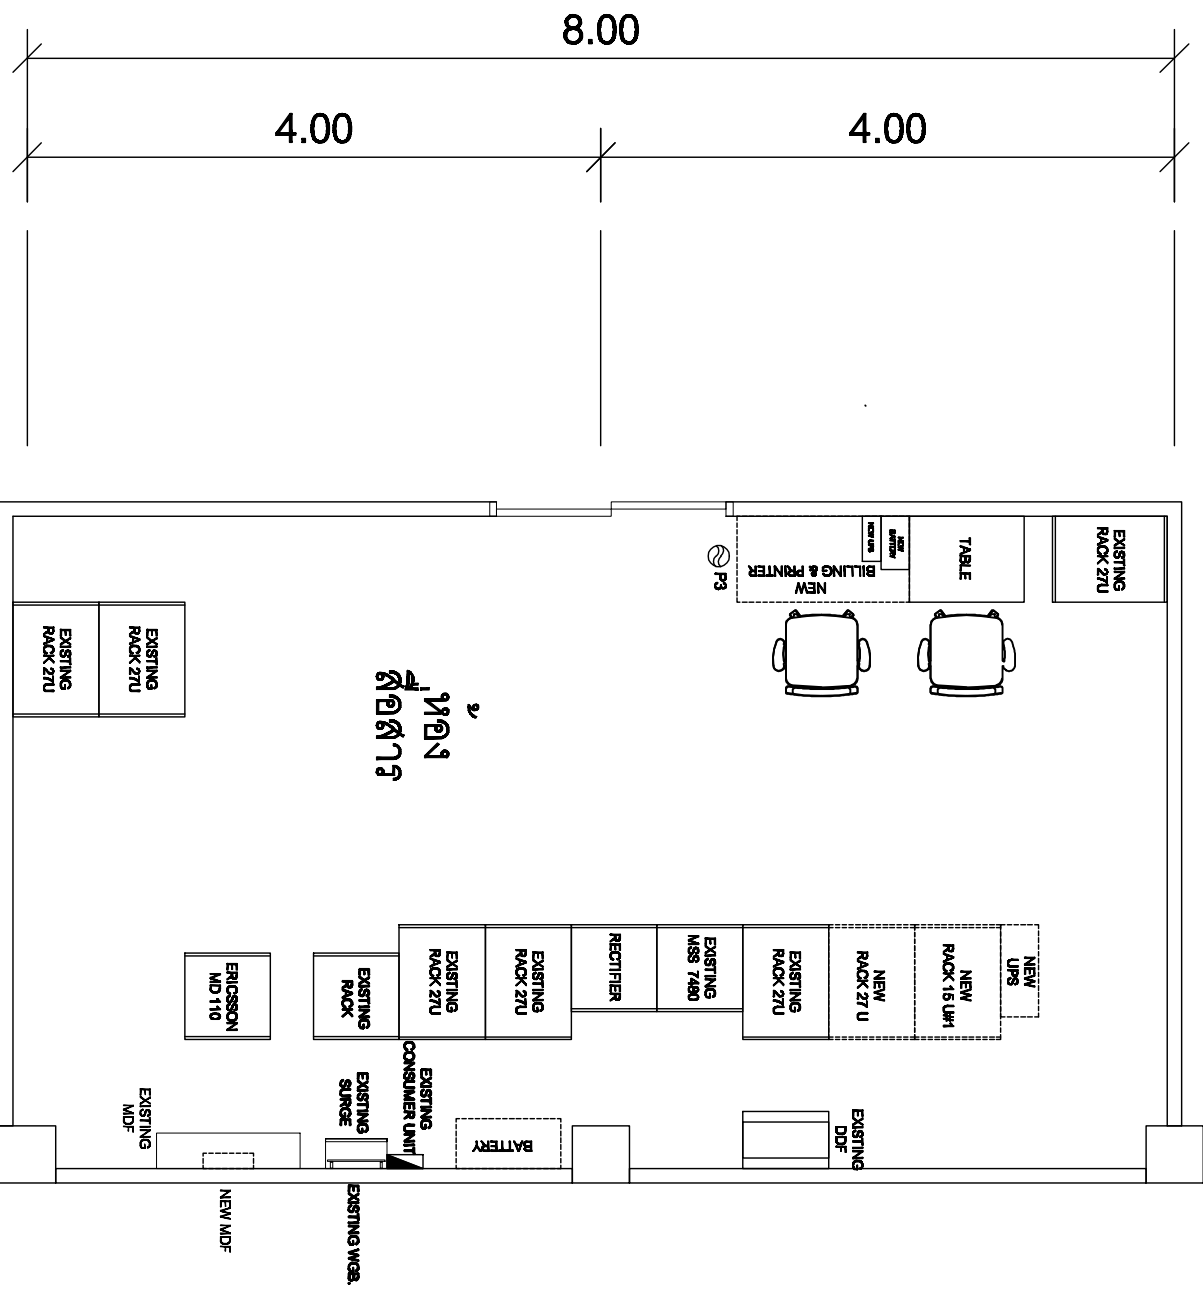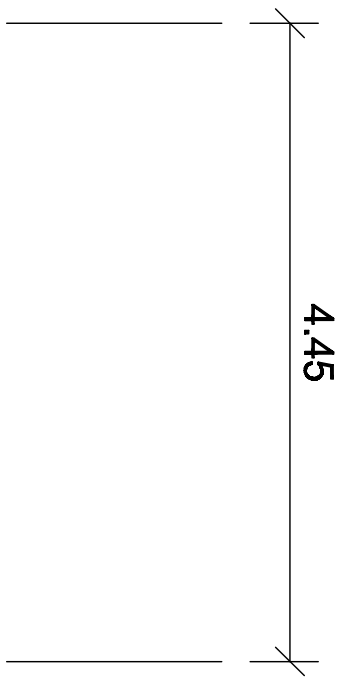

⊕	STAIRS
⊖	AC OUTLET
⊗	LAN OUTLET


แผนผังอาคารแสดงการติดตั้งอุปกรณ์ภายในอาคาร:

ROOM LAYOUT ของห้องปฏิบัติการควบคุมสื่อสื่อสาร

Note: Data to SAMART's ongoing commitment to further product development. Improvement and specification are subject to change without notice.

SAMART COMTECH
 99/2 Moo4 Software Park, 34th Fl., Chaengwattana Rd.,
 Klong Gilar, Pak-Kred, Nonthaburi, 11120 Thailand.
 Tel: (662)502-8000 Fax: (662)502-8971

PROJECT:			
โครงการปรับปรุงและพัฒนาระบบโทรศัพท์ในระบบราชการประเทศไทย			
IE:	T. Kunakom	DATE:	
PM:	R. Pipat	SHEET:	3/3
SCALE:	1:50	DWG NO.:	MOH-RL-01
DRAWN:	T. Kunakom	SIZE:	A3

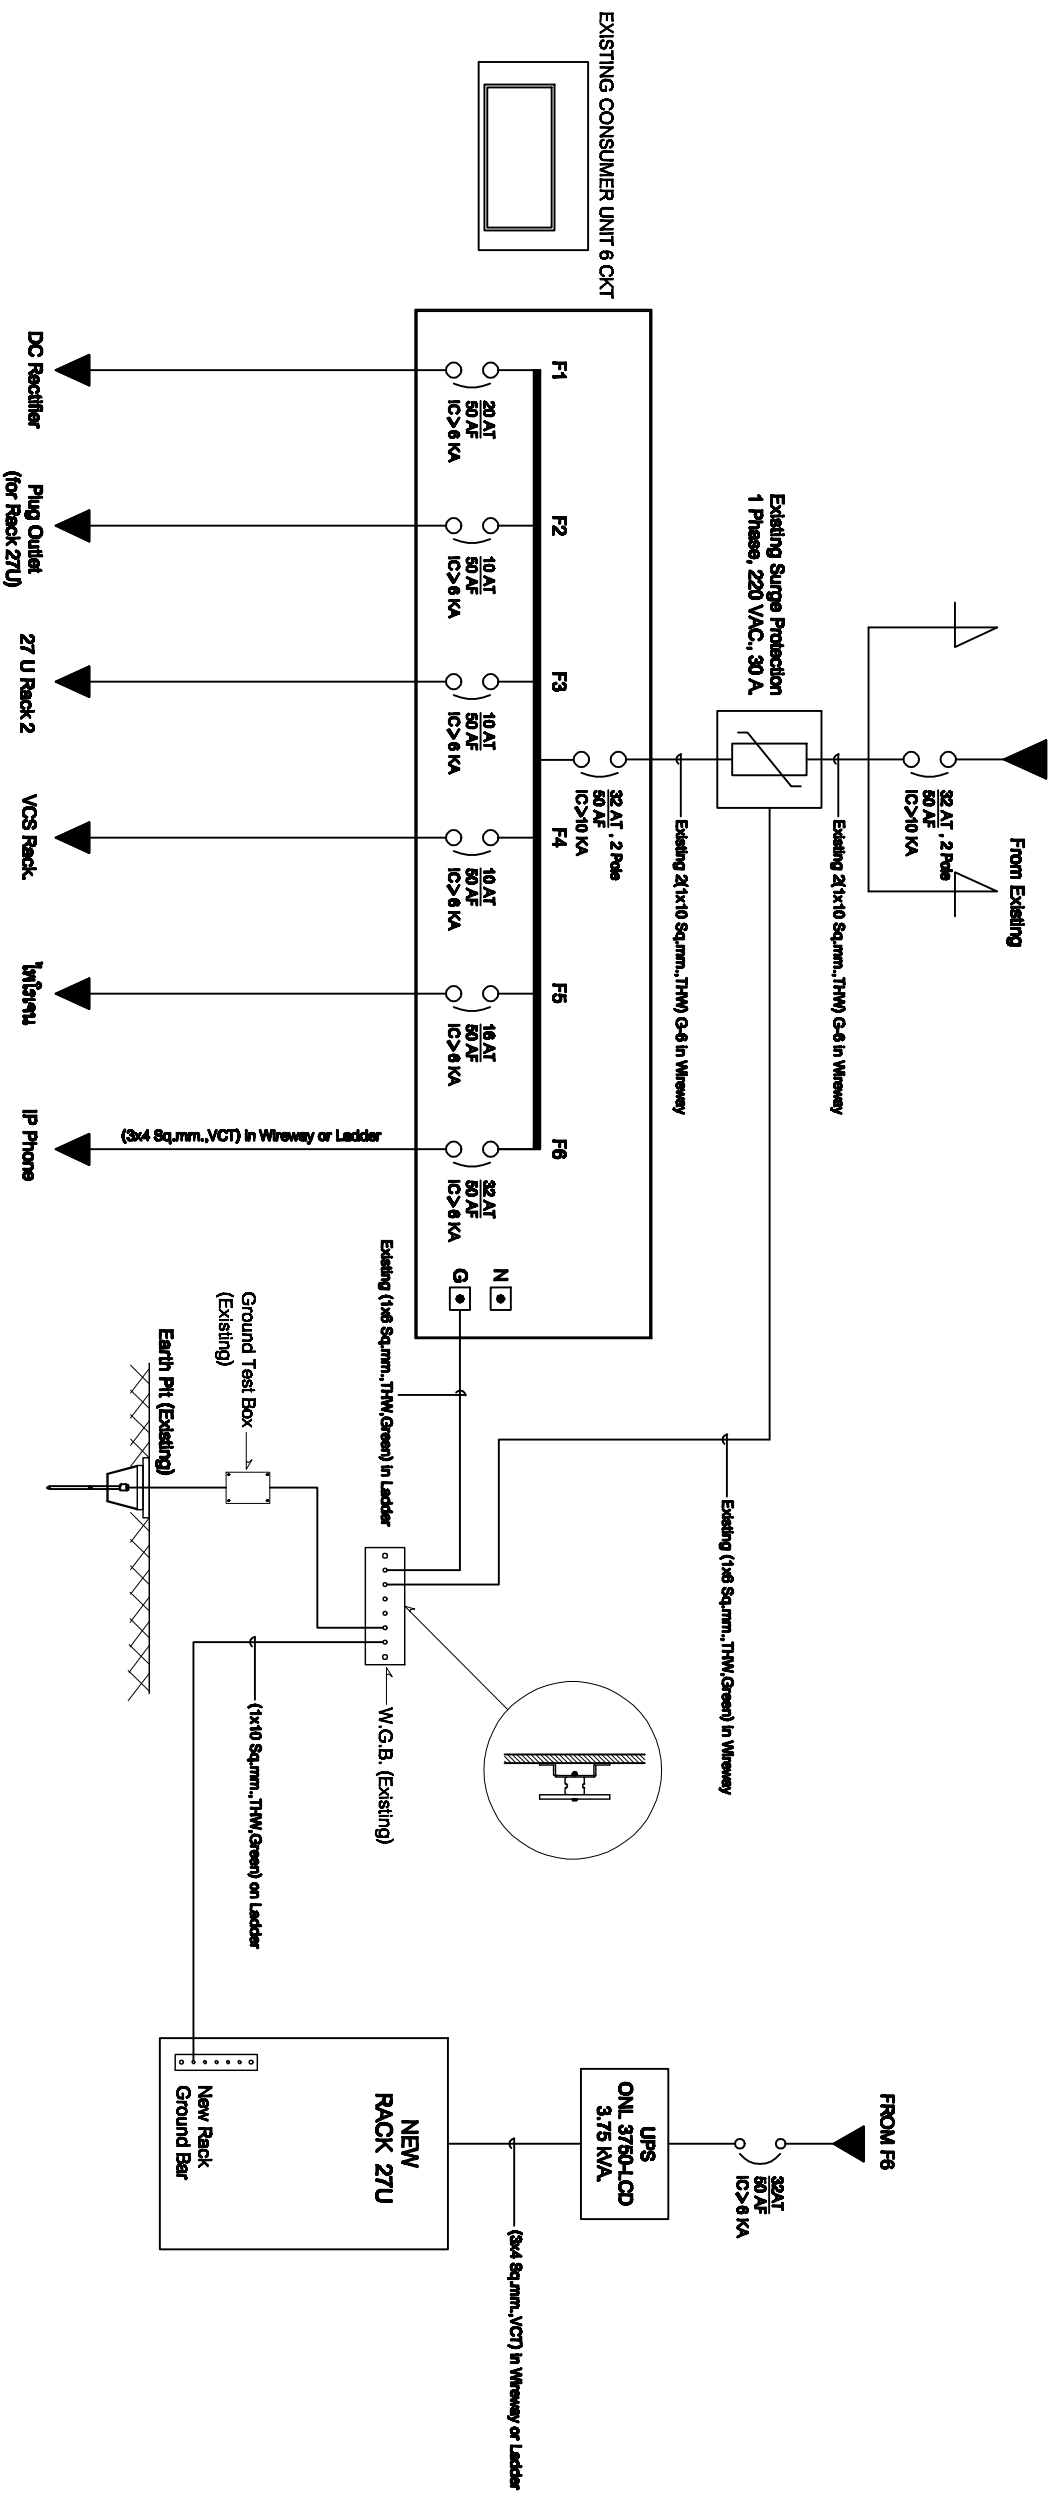

SINGLE LINE DIAGRAM

สถานีสื่อสารจังหวัดกำแพงเพชร

Note: Data to SMART's ongoing commitment to further product development. Improvement and specification are subject to change without notice.



99/2 Moo4 Software Park, 34 Fl., Chaengwatana Rd.,
Klong Gilar, Pak-Kred, Nonthaburi, 1120 Thailand.
Tel: (662)502-8000 Fax: (662)502-8971

PROJECT:

โครงการปรับปรุงและพัฒนาระบบโทรสารที่ศูนย์ราชการจังหวัดไทย

IE: T.Kunakom	DATE:	SCALE: NTS	DWG NO.: MOI-SL-01
PM: R.Pipat	SHEET: 1/1	DRAWN: T.Kunakom	SIZE: A3