



กระทรวงมหาดไทย
















 
โครงการปรับปรุงและพัฒนาระบบโครงสร้าง
ในชายกระทรวงมหาดไทย
ตามสัญญาเลขที่ 160/2553

AS-BUILT DRAWING

สถานีสื่อสารจังหวัดตราด

บริษัท สามารถคอมเทค จำกัด

จุดติดตั้ง LAN OUTLET สำหรับเครื่องโทรศัพท์ IP PHONE

จุดติดตั้ง	สถานที่
 L1	IP PHONE Type 1 ห้องผู้บริหารอาคารรังสิต
 L2	IP PHONE Type 1 ห้องรองผู้จัดการรังสิต 1
 L3	IP PHONE Type 1 ห้องรองผู้จัดการรังสิต 2
 L4	IP PHONE Type 1 หัวหน้าสำนักงานรังสิต
 L5	IP PHONE Type 2 ห้องห้องผู้จัดการรังสิต
 L6	IP PHONE Type 2 ห้องห้องรองผู้จัดการรังสิต 1
 L7	IP PHONE Type 2 ห้องห้องรองผู้จัดการรังสิต 2
 L8	IP PHONE Type 2 หนาห้องหัวหน้าสำนักงานรังสิต
 L9	IP PHONE Type 2 ห้องได้จัดรังสิต
 L10	IP PHONE Type 2 หนาห้องได้จัดรังสิต
 L11	IP PHONE Type 2 ห้องเจ้าหน้าที่ฝ่ายอำนวยการ
 L12	IP PHONE Type 2 ห้องหัวหน้ากองงานยุทธศาสตร์ การพัฒนารังสิต
 L13	IP PHONE Type 2 ห้องหัวหน้ากองบริหารทรัพยากรบุคคล
 L14	IP PHONE Type 2 ห้องหัวหน้ากองงานธุรการตมเขต
 L15	IP PHONE Type 2 ห้องหัวหน้าฝ่ายอำนวยการ
 L16	IP PHONE Type 2 ห้องฝ่ายปฏิบัติการเทคโนโลยีสารสนเทศและการสื่อสาร

LAN OUTLET สำหรับเครื่องโทรศัพท์ IP PHONE



Note: Data to SAMART's ongoing commitment to further product development. Improvement and specification are subject to change without notice.

**SAMART
COMTECH**
99/2 Moo4 Software Park,34 Fl.,Changwatana,Rd...
Klong Giler,Paik-Kred, Nonthaburi,1120 Thailand.
Tel:(662)502-8000 Fax:(662)502-8971

PROJECT:

โครงการปรับปรุงและพัฒนาระบบโทรศัพท์ในสายการทางมหาดไทย

IE: T.Kunakom	DATE: 3/6/2554	SCALE: NTS	DWG NO.: MOH-ID-01
PM: R.Pipat	SHEET: 1/4	DRAWN: T.Kunakom	SIZE: A3

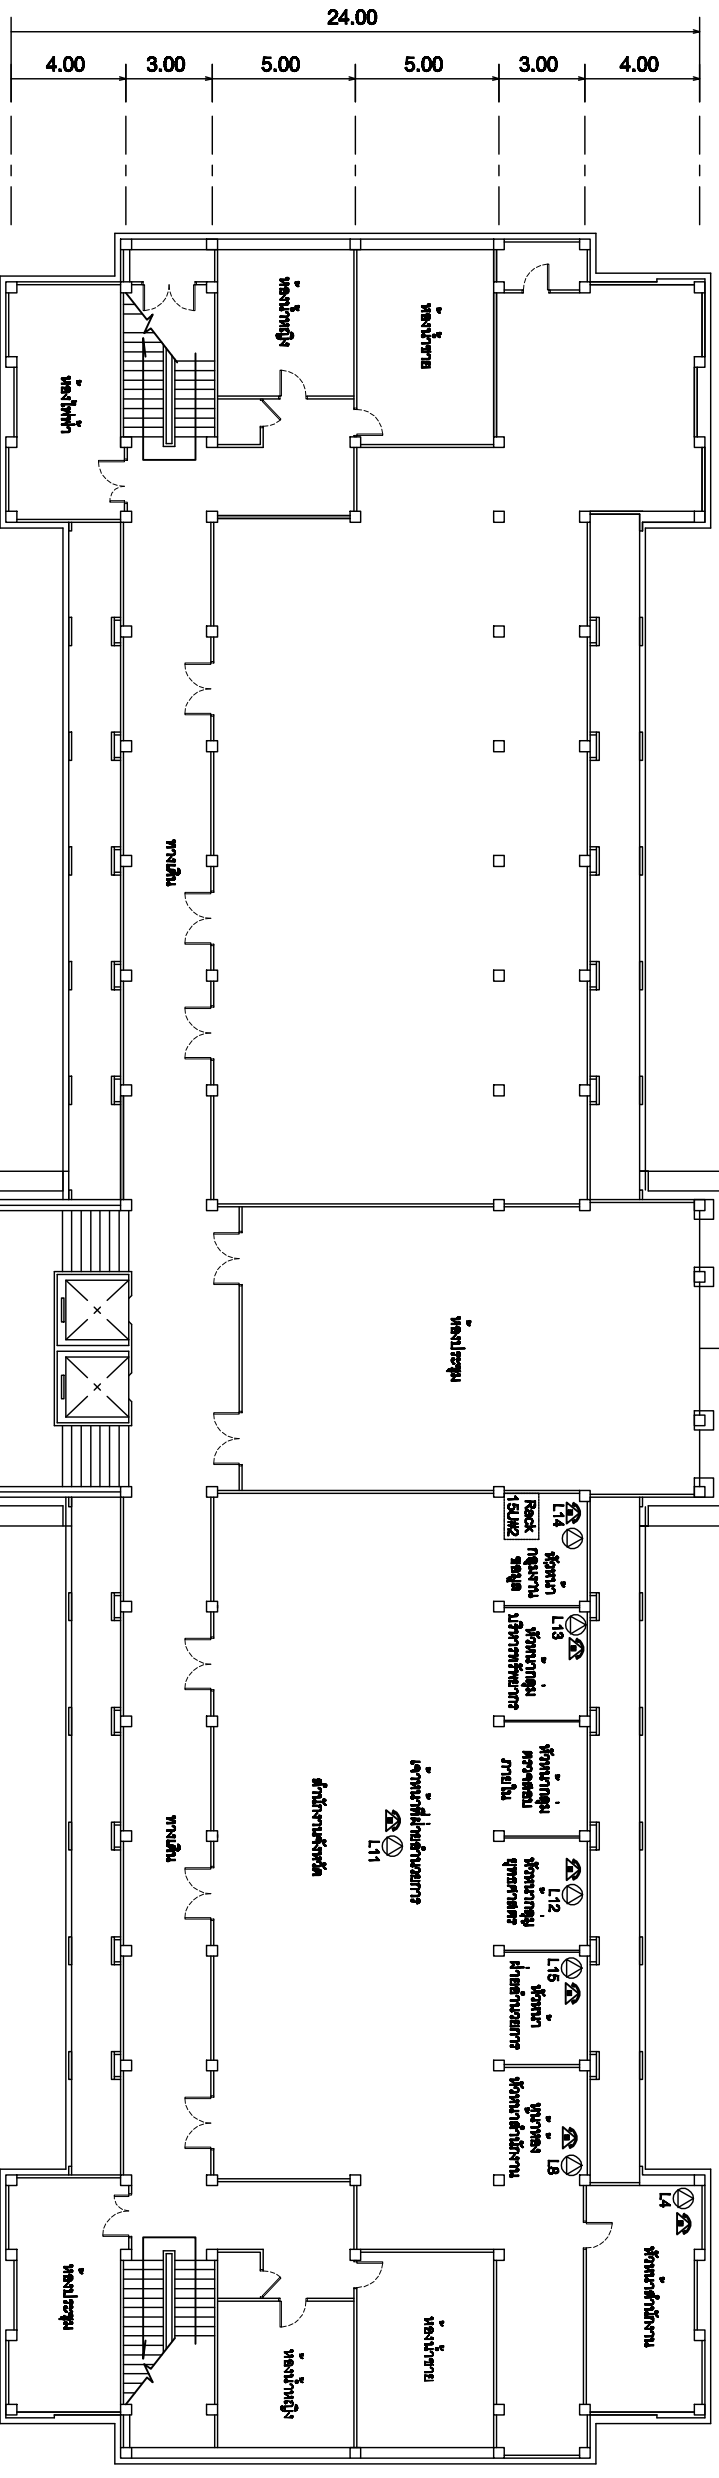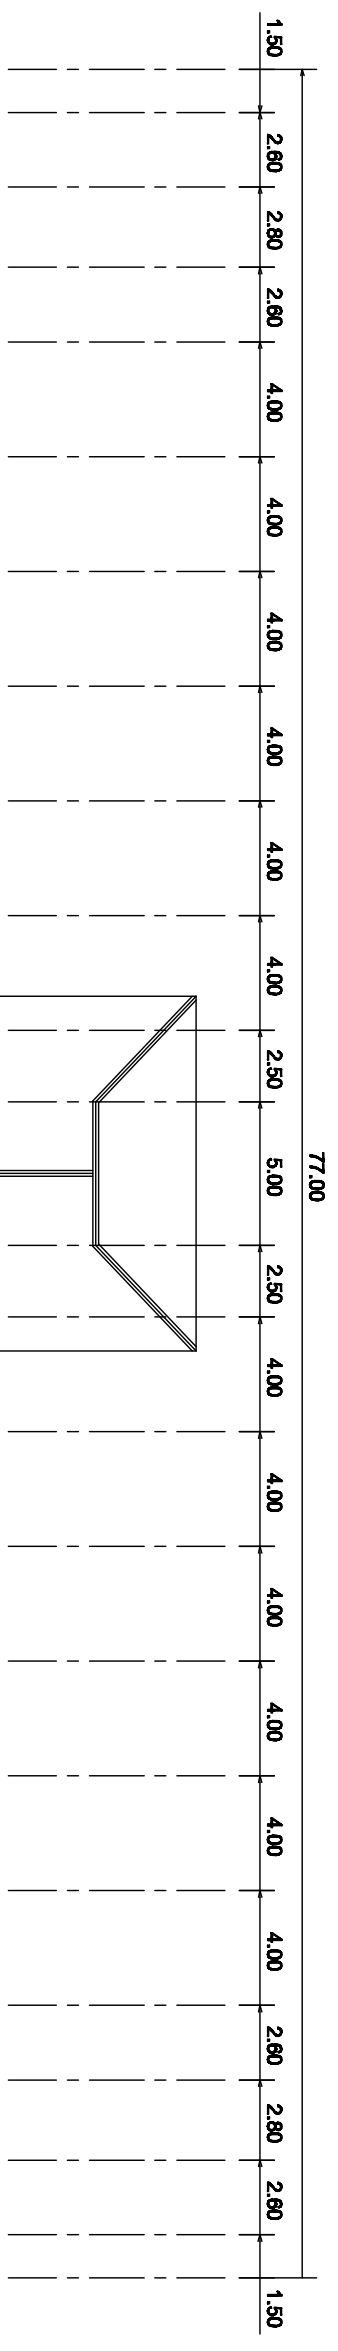

SYMBOLS	
	AC OUTLET
	LAN OUTLET
	โทรศัพท์ IP PHONE

แผนผังอาคารแสดงการติดตั้งอุปกรณ์ภายในอาคาร:


FLOOR LAYOUT แสดงจุดติดตั้งโทรศัพท์ IP PHONE ของอาคารทางจังหวัดนครราชสีมา ชั้น 3

Note: Data to SMART's ongoing commitment to further product development. Improvement and specification are subject to change without notice.

99/2 Moo4 Software Park, 34 Fl., Chaengwatana Rd.,
Klong Giler, Pak-Kred, Nonthaburi, 11120 Thailand.
Tel: (662)502-8000 Fax: (662)502-8871

PROJECT:
โครงการปรับปรุงและพัฒนาระบบโทรศัพท์ในสาขาการช่างมหาดไทย

IE: T.Kunakom	DATE: 3/6/2554	SCALE: 1:250	DWG NO.: MOH-FI-01
PM: R.Pipat	SHEET: 2/4	DRAWN: T.Kunakom	SIZE: A3

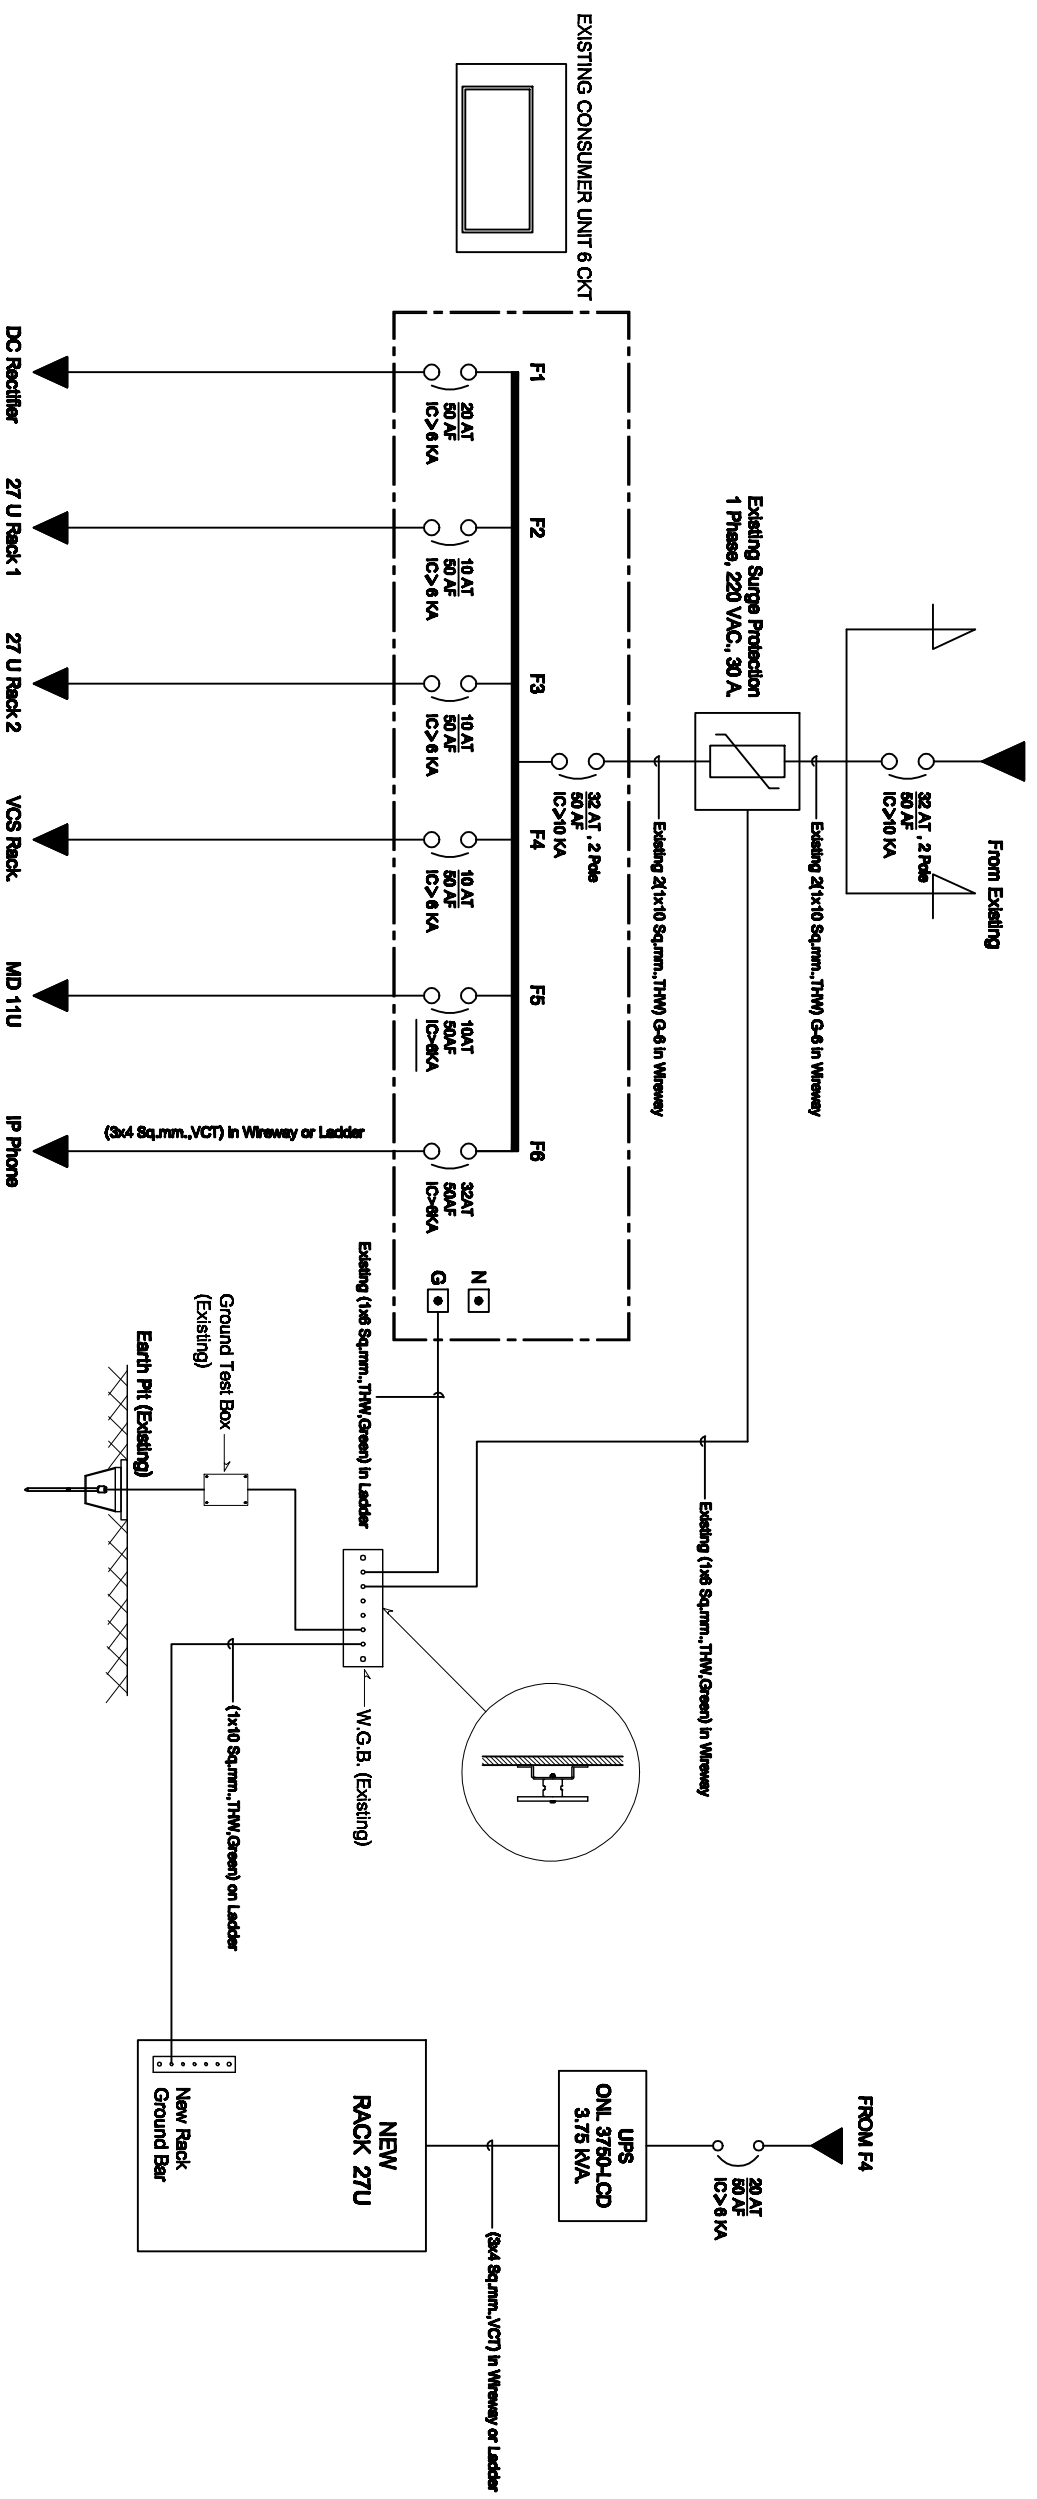

TYPICAL POWER SIGNAL LINE DIAGRAM

SINGLE LINE DIAGRAM

ศูนย์เทคโนโลยีสารสนเทศและการสื่อสารจังหวัด ชลบุรี

Note: Data to SAMART's ongoing commitment to further product development. Improvement and specification are subject to change without notice.

SAMART
COMTECH

99/2 Moo4 Software Park,34th Fl.,Chaengwattana,Rd...
Klong Gilar,Paek-Kred, Nonthaburi,11120 Thailand.
Tel:(662)502-8000 Fax:(662)502-8971

PROJECT:

โครงการปรับปรุงและพัฒนาระบบโทรศัพท์ในระบบราชการของไทย

IE: T.Kunakom	DATE: 3/6/2554	SCALE: NTS	DWG NO.: MOI-SI-01
PM: R.Pipat	SHEET: 1/1	DRAWN: T.Kunakom	SIZE: A3