



กระทรวงมหาดไทย

โครงการปรับปรุงและพัฒนาระบบโทรศัพท์
ในสายกระทรวงมหาดไทย
ตามสัญญาเลขที่ 160/2553

AS-BUILT DRAWING

สถานีสื่อสารจังหวัดบุรีรัมย์

บริษัท สามารถคอมเทค จำกัด

จุดติดตั้ง LAN OUTLET สำหรับเครื่องโทรศัพท์ IP PHONE

จุดติดตั้ง	สถานที่
⊙ L01	IP PHONE Type 1 ห้องผู้ช่วยราชการจังหวัด
⊙ L02	IP PHONE Type 1 ห้องรองผู้ว่าราชการจังหวัด 1
⊙ L03	IP PHONE Type 1 ห้องรองผู้ว่าราชการจังหวัด 2
⊙ L04	IP PHONE Type 1 ห้องรองผู้ว่าราชการจังหวัด 3
⊙ L05	IP PHONE Type 2 ห้องห้องผู้ช่วยราชการจังหวัด
⊙ L06	IP PHONE Type 2 หน้าห้องรองผู้ช่วยราชการจังหวัด 1
⊙ L07	IP PHONE Type 2 หน้าห้องรองผู้ช่วยราชการจังหวัด 2
⊙ L08	IP PHONE Type 2 หน้าห้องรองผู้ช่วยราชการจังหวัด 3
⊙ L09	IP PHONE Type 2 ห้องโถงใต้จังหวัด
⊙ L10	IP PHONE Type 2 หน้าห้องโถงใต้จังหวัด
⊙ L11	IP PHONE Type 2 ห้องหัวหน้าสำนักงานจังหวัด
⊙ L12	IP PHONE Type 2 ห้องหัวหน้ากองงานยุทธศาสตร์ การพัฒนาจังหวัด
⊙ L13	IP PHONE Type 2 ห้องหัวหน้ากลุ่มบริหารทรัพยากรบุคคล
⊙ L14	IP PHONE Type 2 ห้องหัวหน้ากองงานระบบอุตสาหกรรม
⊙ L15	IP PHONE Type 2 ห้องหัวหน้าฝ่ายอำนวยการ
⊙ L16	IP PHONE Type 2 ห้องสภาผู้สื่อสารจังหวัด (งานสื่อสาร)

LAN OUTLET สำหรับเครื่องโทรศัพท์ IP PHONE

Note: Data to SAMART'S ongoing commitment to further product development. Improvement and specification are subject to change without notice.


**SAMART
COMTECH**

99/2 Moo4 Software Park,34 Fl.,Chaengwattana,Rd...
Klong Giler,Pak-Kred, Nonthaburi,11120 Thailand.
Tel:(862)502-8000 Fax:(862)502-8971

PROJECT:

โครงการปรับปรุงและพัฒนาระบบโทรศัพท์ในระบบราชการงานภาคไทย

IE: T.Kunakom	DATE: 3/5/2554	SCALE : NTS.	DWG NO.: MOH-ID-01
PM: R.Pipat	SHEET: 1/4	DRAWN : B.thongchai	SIZE: A3

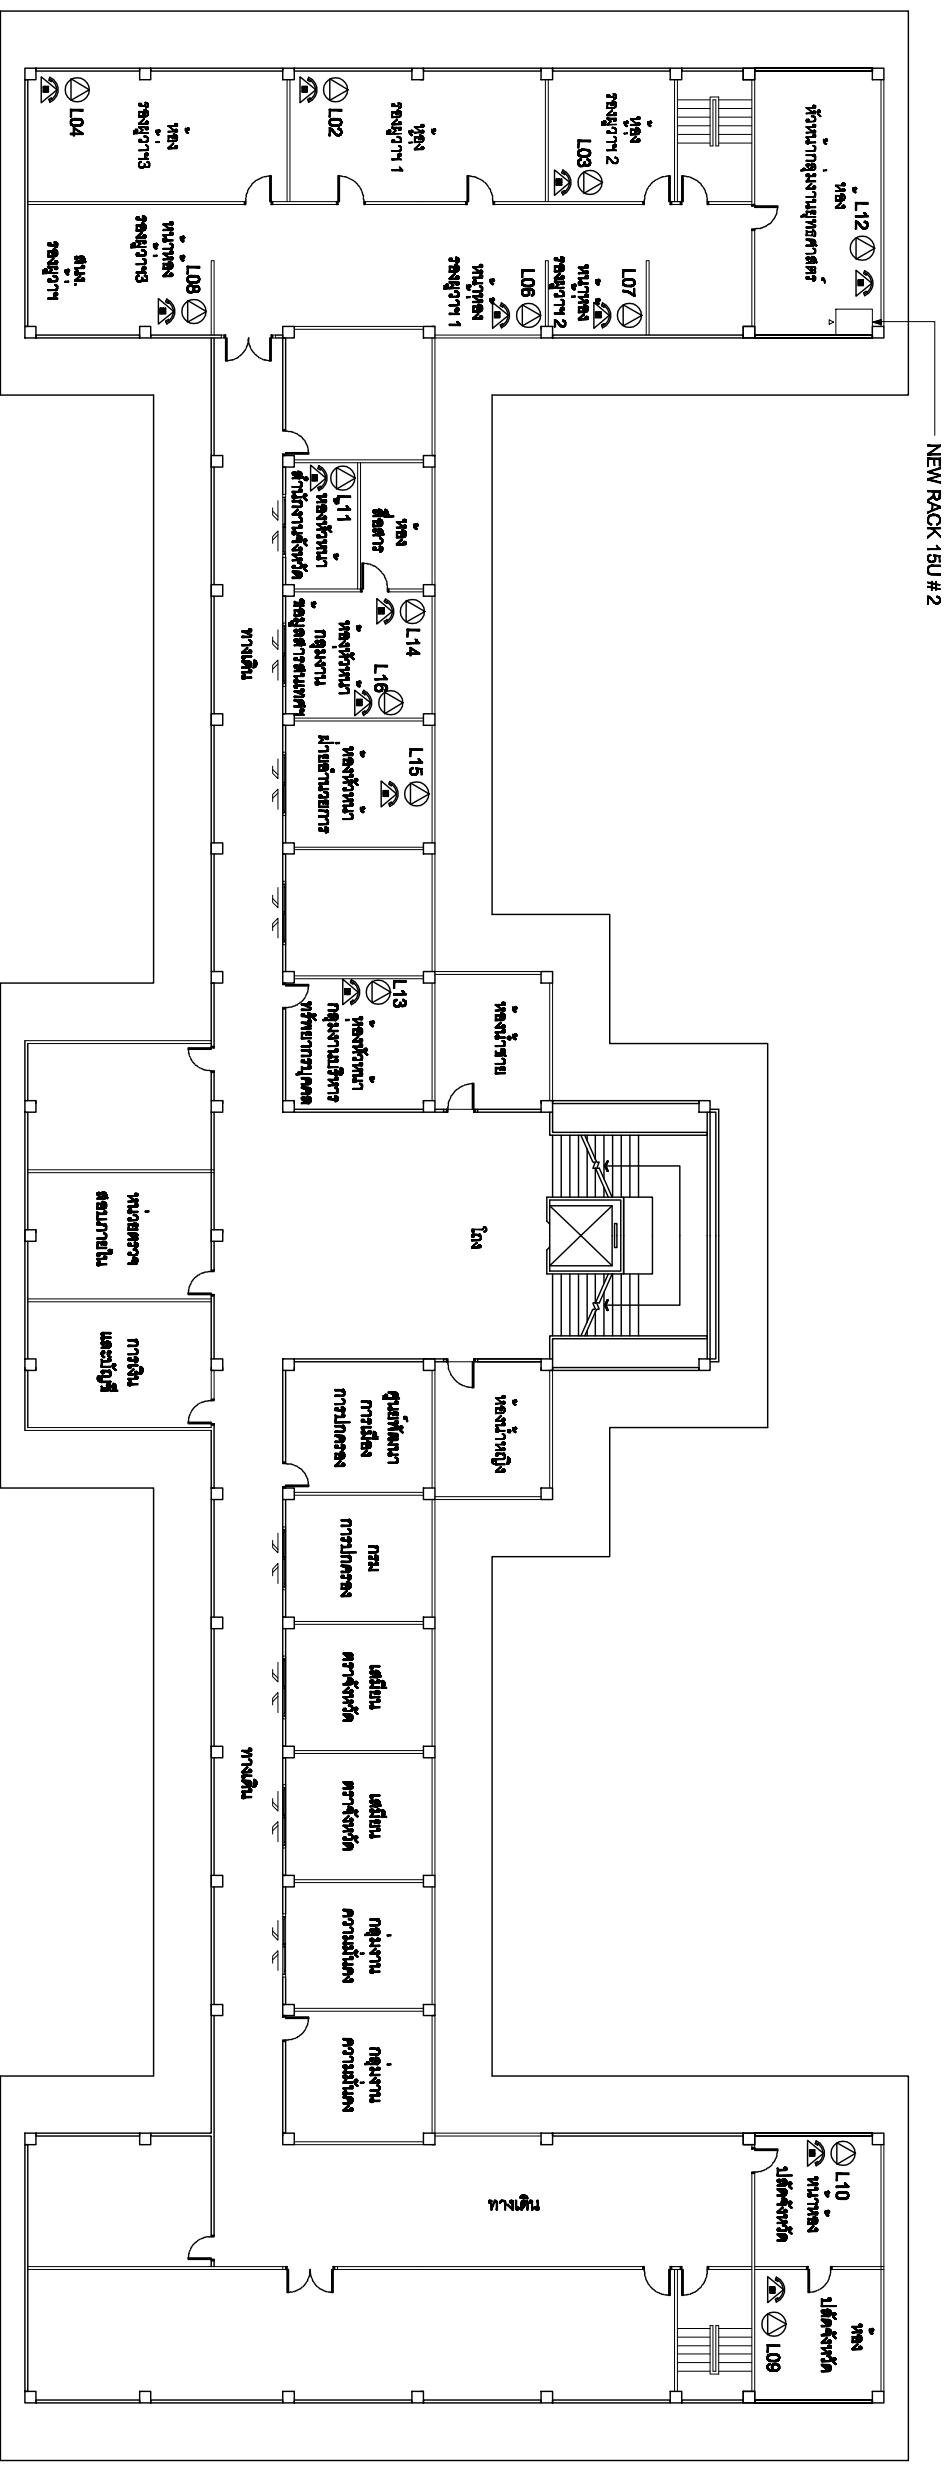

แปลนพื้นที่ศาลากลาง ชั้น 2

SYMBOLS	
	AC OUTLET
	LAN OUTLET
	โทรศัพท์ IP PHONE

แผนผังอาคารแสดงการติดตั้งอุปกรณ์ภายในอาคาร:

FLOOR LAYOUT แสดงจุดติดตั้งโทรศัพท์ IP PHONE ของศาลากลางจังหวัดบุรีรัมย์ ชั้น 2


Note: Data to SAMART's ongoing commitment to further product development. Improvement and specification are subject to change without notice.

PROJECT:

โครงการปรับปรุงและพัฒนาระบบโทรศัพท์ในระบบราชการของประเทศไทย

SAMART COMTECH
 99/2 Moo4 Software Park, 34 Fl., Chaengwattana Rd.,
 Klong Giler, Pak-Kred, Nonthaburi, 11120 Thailand.
 Tel: (882)502-8000 Fax: (882)502-8871

IE: T.Kunekom	DATE: 3/5/2554	SCALE: 1:250	DWG NO.: MOH-FI-01
PM: R.Pipat	SHEET: 2/4	DRAWN: B.thongchai	SIZE: A3

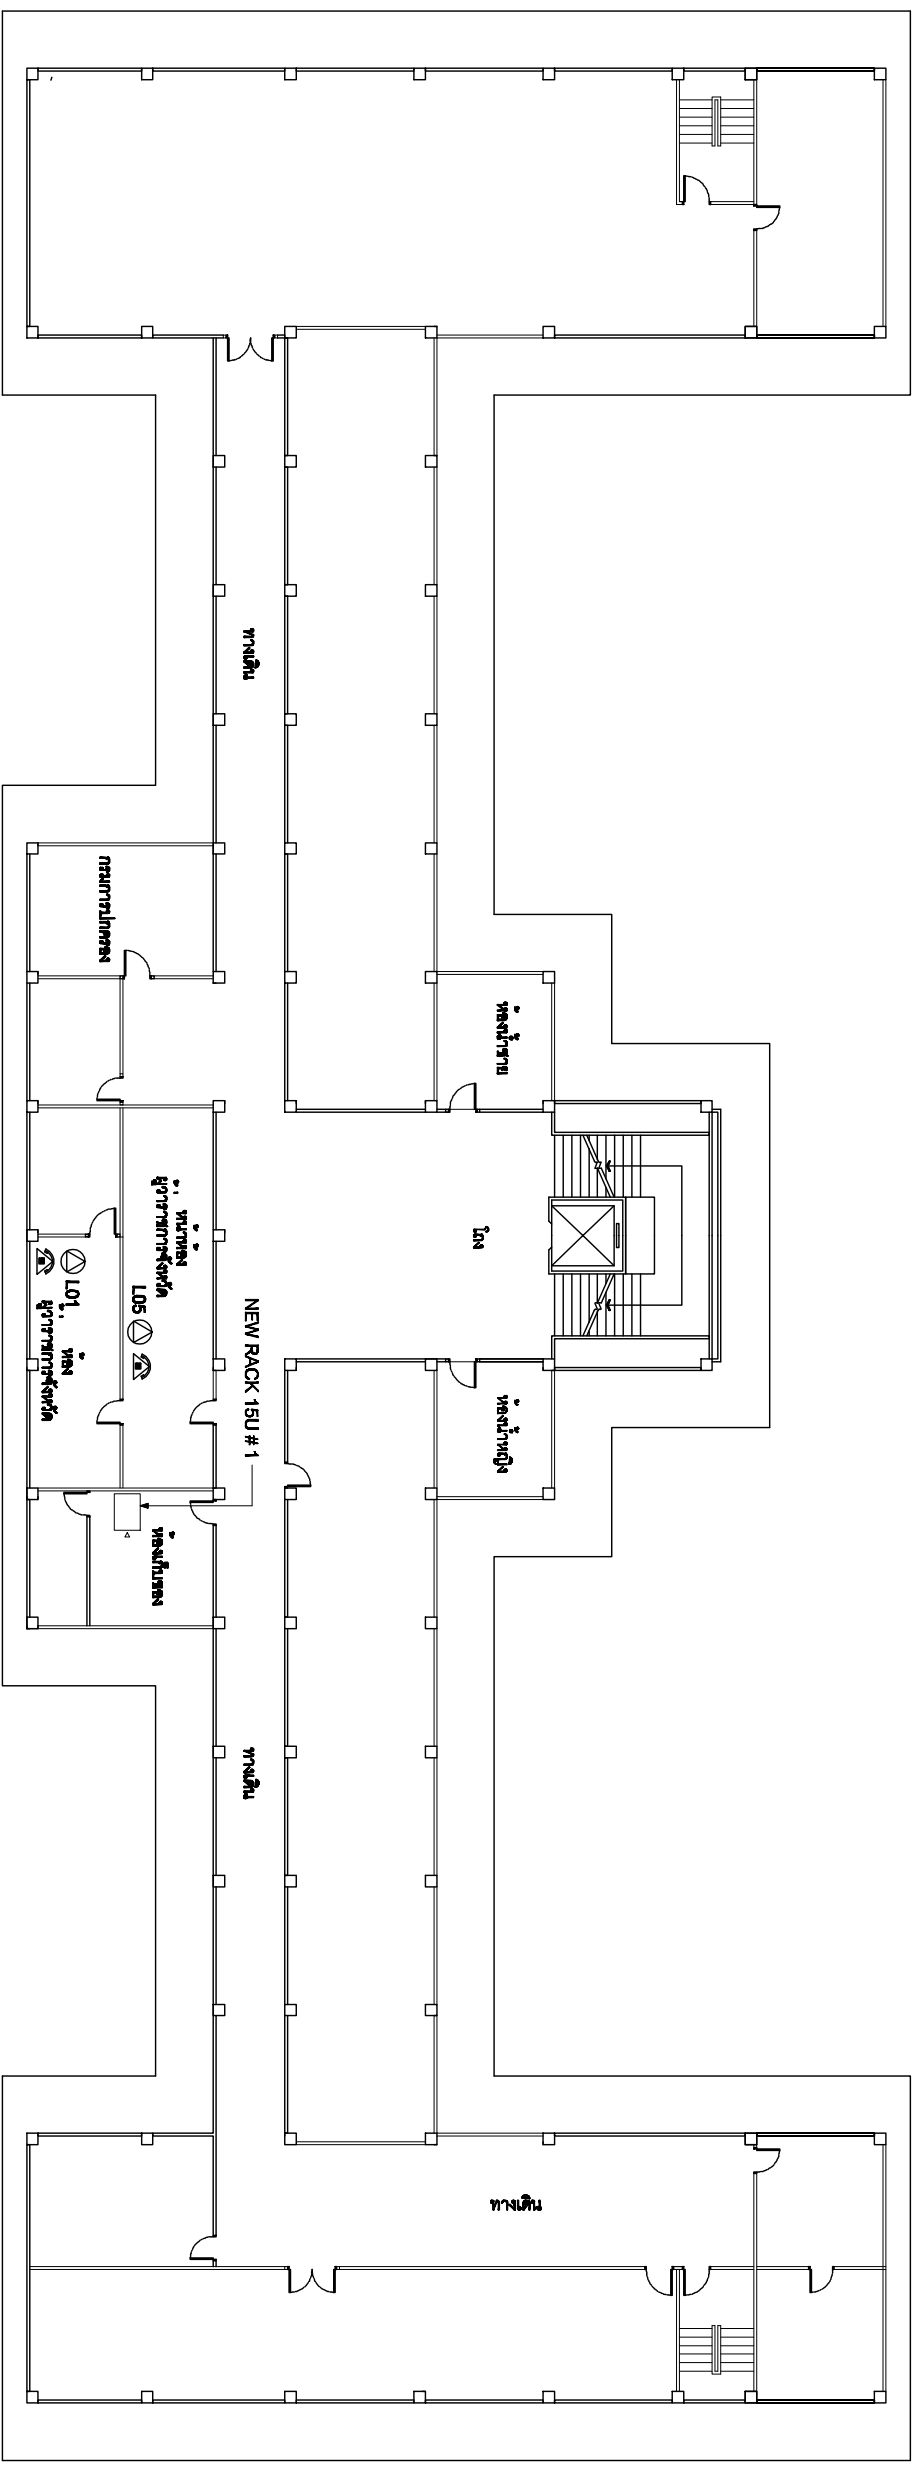

แปลนพื้นที่ศาลากลาง ชั้น 3

SYMBOLS	
	AC OUTLET
	LAN OUTLET
	โทรศัพท์ IP PHONE

แผนผังอาคารแสดงการติดตั้งอุปกรณ์ภายในอาคาร:

FLOOR LAYOUT แสดงจุดติดตั้งโทรศัพท์ IP PHONE ของศาลากลางจังหวัดบุรีรัมย์ ชั้น 3




99/2 Moo 4 Software Park, 3^d Fl., Chaengwattana Rd.,
Klong Giler, Pak-Kred, Nonthaburi, 11120 Thailand.
Tel: (662) 502-8000 Fax: (662) 502-8971

PROJECT:

โครงการปรับปรุงและพัฒนาระบบโทรศัพท์ในระบบราชการแห่งประเทศไทย

IE: T.Kunekom	DATE: 3/5/2554	SCALE: 1:250	DWG NO.: MOI-FI-02
PM: R.Pipat	SHEET: 3/4	DRAWN: B.thongchai	SIZE: A3

Note: Data to SAMMART'S ongoing commitment to further product development. Improvement and specifications are subject to change without notice.

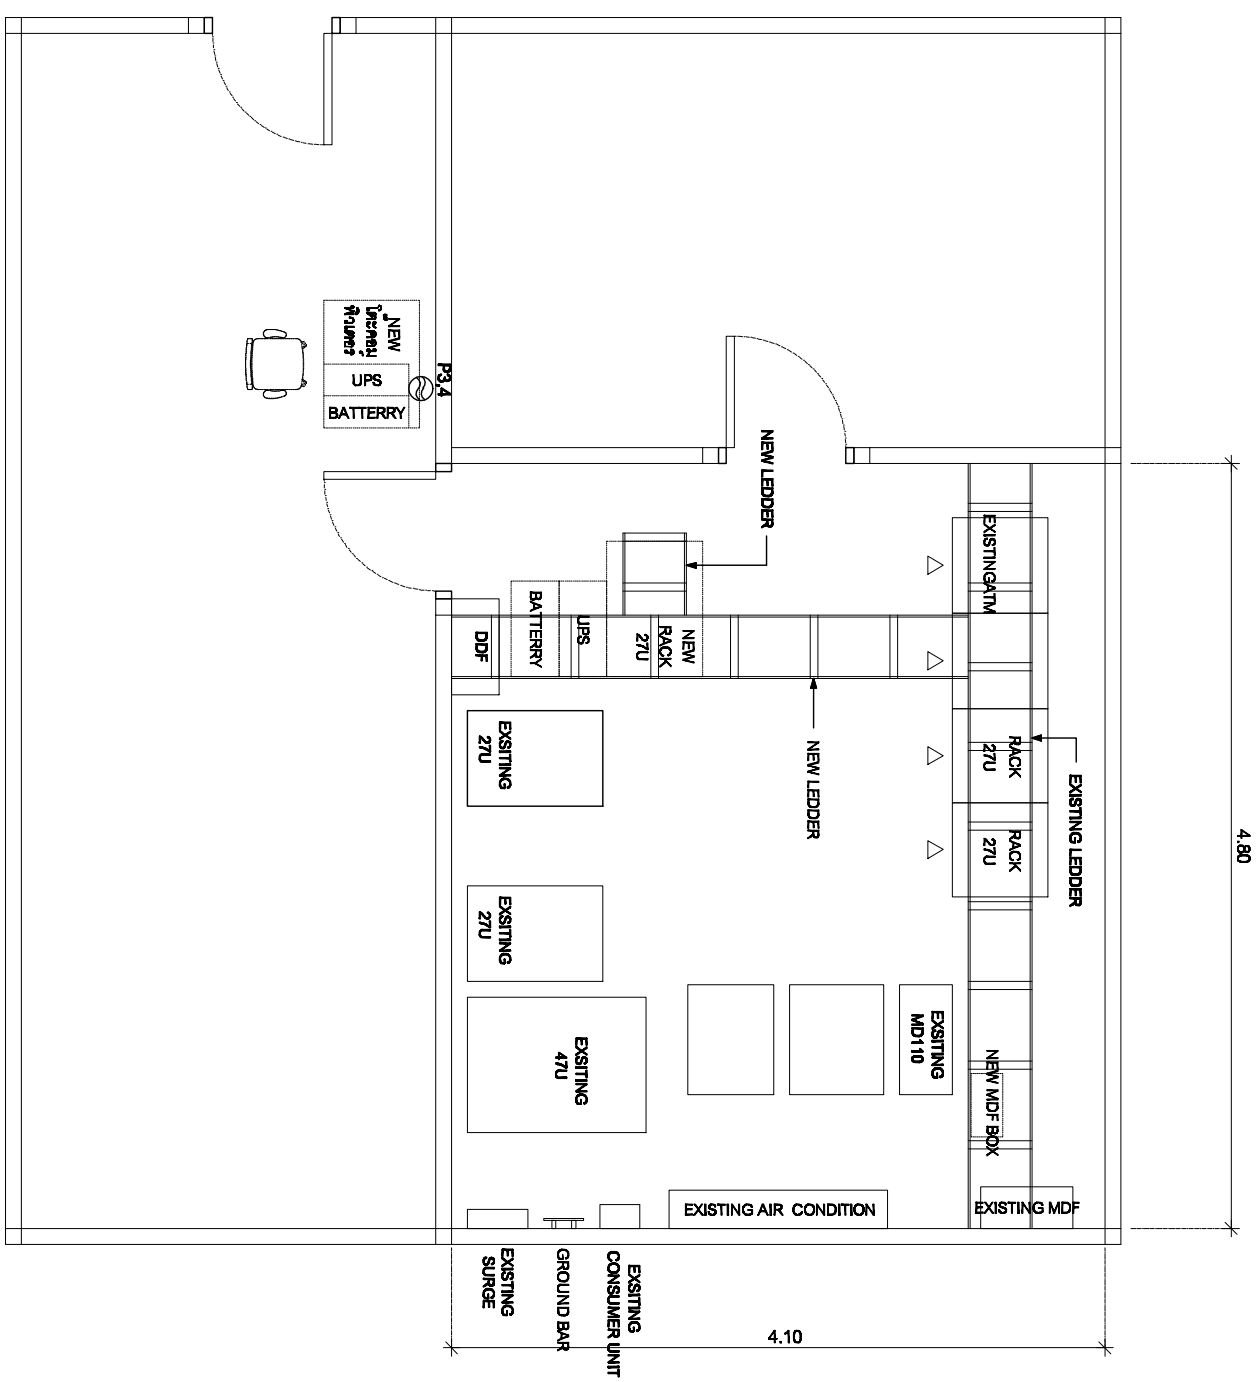

SYMBOLS	
⊖	AC OUTLET
⊕	LAN OUTLET

แปลนห้องศูนย์ปฏิบัติการและสถานีสื่อสารจังหวัด ชั้น 2
 (Equipment , Cable Rack & Structure)


แผนผังอาคารแสดงการติดตั้งอุปกรณ์ภายในอาคาร:

LAYOUT ROOM รองศูนย์ปฏิบัติการและสถานีสื่อสารจังหวัด ชั้น 2
 (Equipment , Cable Rack & Structure)

Note: Data to SAMART'S ongoing commitment to further product development. Improvement and specifications are subject to change without notice.

		PROJECT: โครงการปรับปรุงและพัฒนาระบบโทรศัพท์ในข่ายการทางมทตไทย	
		IE: T.Kunakom PM: R.Pipat	DATE: 3/5/2554 SHEET: 4/4
99/2 Wood Software Park, 3 rd Fl., Chaengwattana Rd., Klong Giler, Pak-Kred, Nonthaburi, 11120 Thailand. Tel: (662)502-8000 Fax: (662)502-8971			

SINGLE LINE DIAGRAM

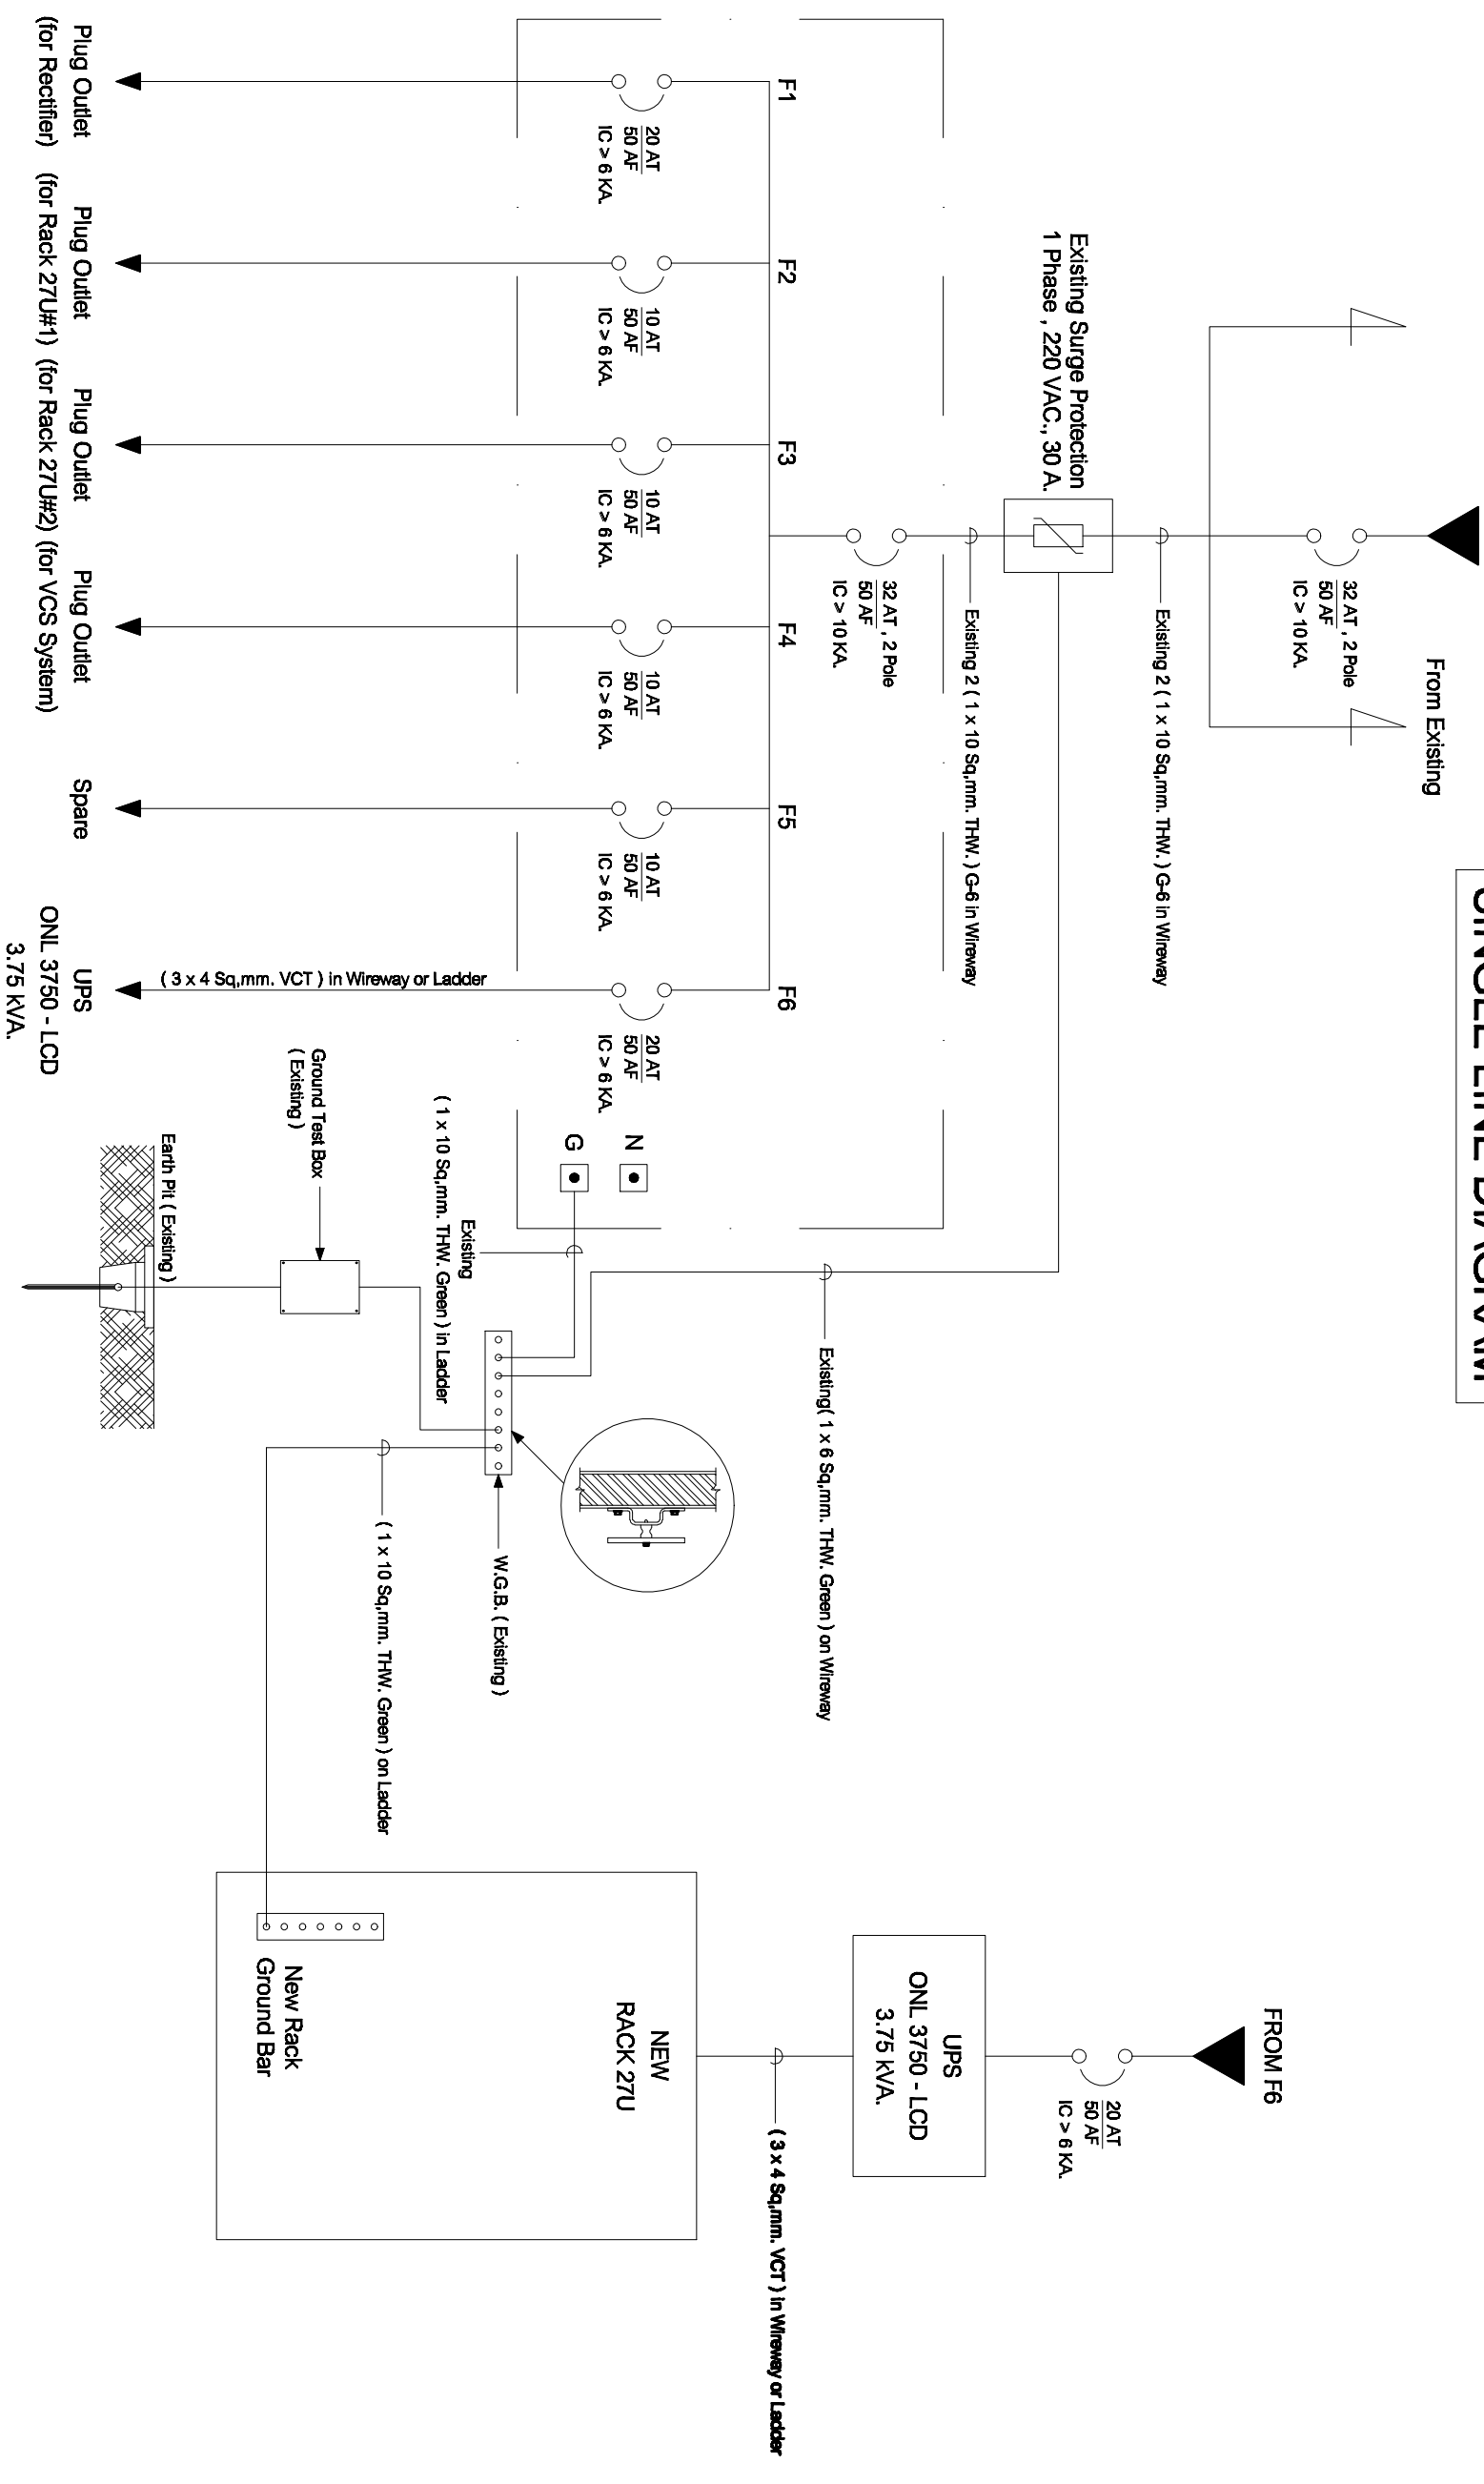

SINGLE LINE DIAGRAM

สถานีสื่อสาร จังหวัดสุรินทร์

Note: Data to SAMART'S ongoing commitment to further product development. Improvement and specification are subject to change without notice.

SAMART
COMTECH

99/2 Moo4 Software Park, 3rd Fl., Chaengwattana Rd.,
Klong Gilar, Pak-Kred, Nonthaburi, 11120 Thailand.
Tel: (862)502-8000 Fax: (862)502-8971

PROJECT:

โครงการรับและติดตั้งระบบโทรศัพท์ในระบบกระจายเสียง

IE: T.Kunakom	DATE: 3/5/2554	SCALE: NTS.	DWG NO.: MOI-SI-01
PM: R.Pipat	SHEET: 1/1	DRAWN: B.Thongchai	SIZE: A3