



## กระทรวงมหาดไทย

โครงการปรับปรุงและพัฒนาระบบโครงสร้าง  
ในฝ่ายกระทรวงมหาดไทย  
ตามสัญญาเลขที่ 160/2553

AS-BUILT DRAWING

สถานีสื่อสารจังหวัดพิจิตร

บริษัท สามารถคอมเทค จำกัด

จุดติดตั้ง LAN OUTLET สำหรับเครื่องโทรศัพท์ IP PHONE

จุดติดตั้ง	สถานที่
⊙ L1	IP PHONE Type 1 ห้องผู้ว่าราชการจังหวัด
⊙ L2	IP PHONE Type 1 ห้องของผู้ว่าราชการจังหวัด 1
⊙ L3	IP PHONE Type 1 ห้องของผู้ว่าราชการจังหวัด 2
⊙ L4	IP PHONE Type 1 ห้องสำนักงานจังหวัด
⊙ L5	IP PHONE Type 2 หน้าห้องผู้ว่าราชการจังหวัด
⊙ L6	IP PHONE Type 2 หน้าห้องผู้ว่าราชการจังหวัด 1
⊙ L7	IP PHONE Type 2 หน้าห้องผู้ว่าราชการจังหวัด 2
⊙ L8	IP PHONE Type 2 หน้าห้องหัวหน้าสำนักงานจังหวัด
⊙ L9	IP PHONE Type 2 ห้องติดตั้งจังหวัด
⊙ L10	IP PHONE Type 2 หน้าห้องติดตั้งจังหวัด
⊙ L11	IP PHONE Type 2 ห้องงานหน้าฝ่ายอำนาจการ
⊙ L12	IP PHONE Type 2 ห้องหัวหน้ากลุ่มงานยุทธศาสตร์ การพัฒนาจังหวัด
⊙ L13	IP PHONE Type 2 ห้องหัวหน้ากลุ่มบริหารราชการส่วนกลาง
⊙ L14	IP PHONE Type 2 ห้องหัวหน้ากลุ่มงานข้อมูลสารสนเทศ
⊙ L15	IP PHONE Type 2 ห้องหัวหน้าฝ่ายอำนาจการ
⊙ L16	IP PHONE Type 2 ห้องสถานที่ติดตั้งจังหวัด(งานที่ตลาด)

LAN OUTLET สำหรับเครื่องโทรศัพท์ IP PHONE



Note: Data to SMART'S ongoing commitment to further product development. Improvement and specification are subject to change without notice.

**SMART**  
**COMTECH**  
99/2 Moo 4 Software Park, 34 Fl., Chaengwattana Rd.,  
Klong Giler, Pak-Kred, Nonthaburi, 11120 Thailand.  
Tel: (862)502-8000 Fax: (862)502-8971

PROJECT:

โครงการปรับปรุงและพัฒนาระบบโทรศัพท์ในราชการกระทรวงมหาดไทย

IE: T.Kunakom	DATE: 3/5/54	SCALE: NTS	DWG NO.: MOH-ID-01
PM: R.Pipat	SHEET: 1/3	DRAWN: T.Kunakom	SIZE: A3

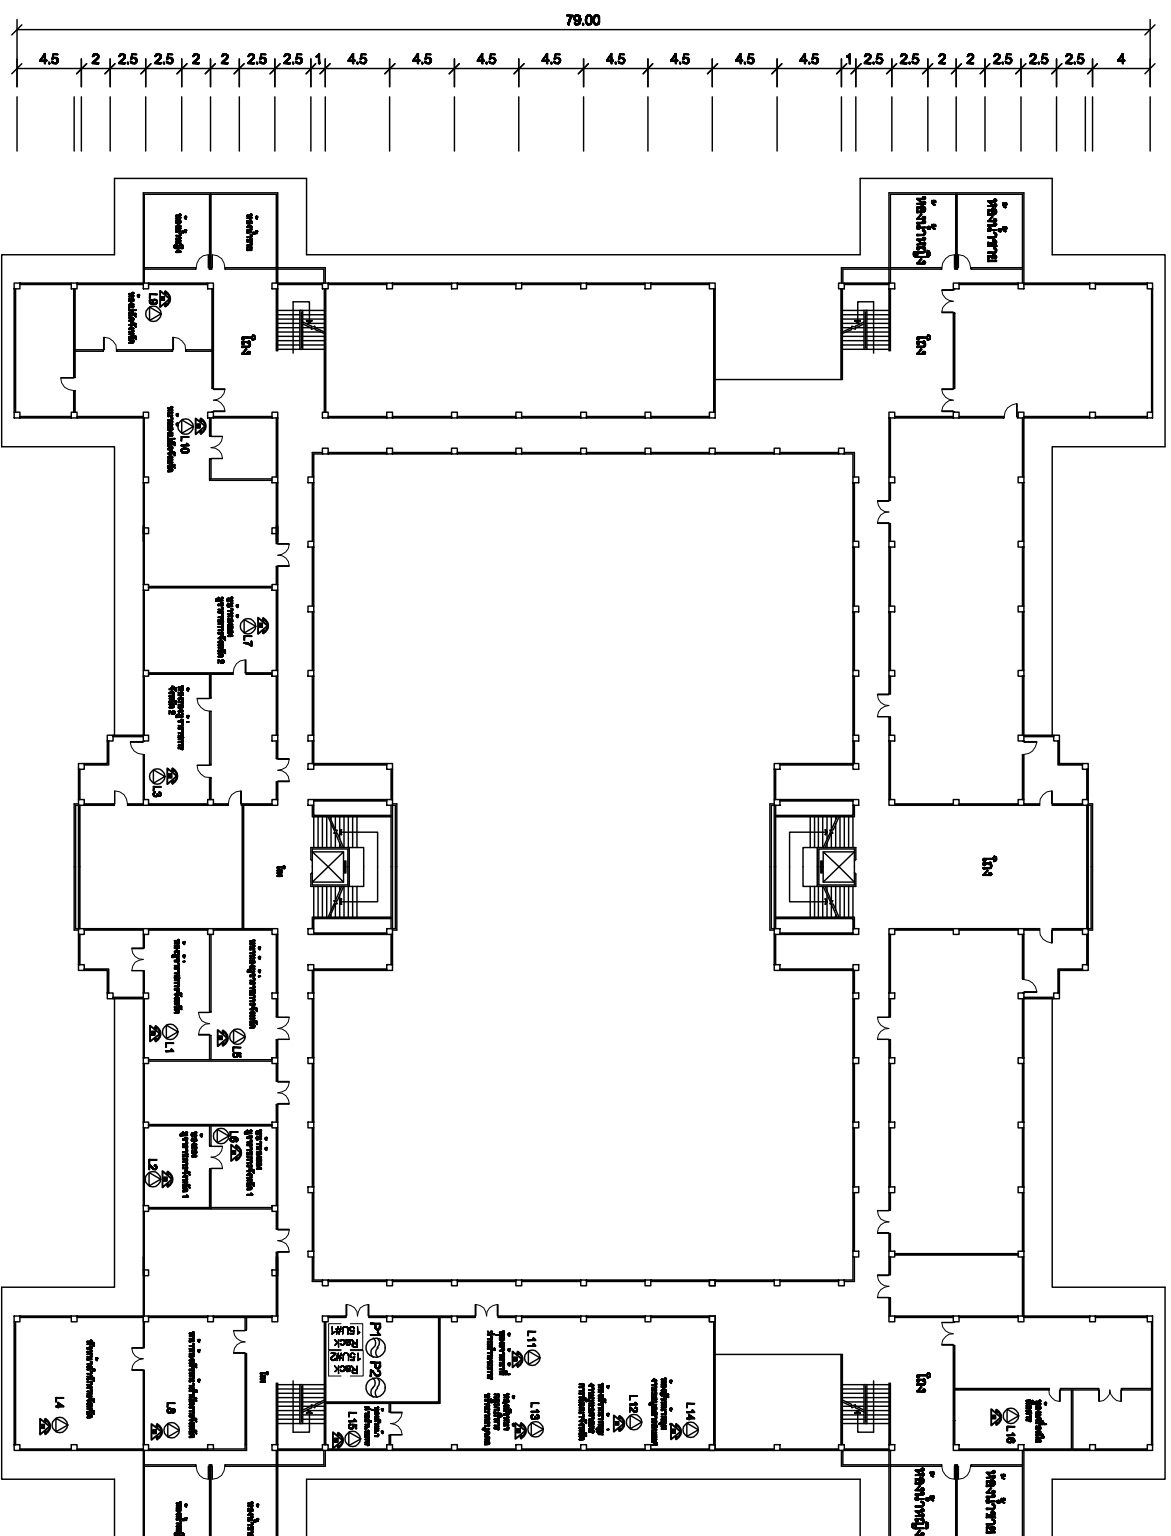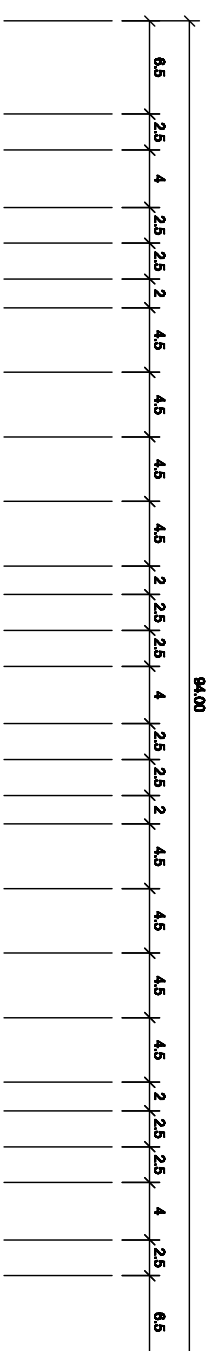

สัญลักษณ์	อธิบาย
1	AC OUTLET
2	LAN OUTLET
3	โทรศัพท์ IP PHONE

แผนผังอาคารแสดงการติดตั้งอุปกรณ์ภายในอาคาร:

FLOOR LAYOUT แสดงจุดติดตั้งโทรศัพท์ IP PHONE ของสาขาตลาดหลักทรัพย์ไทย

Note: Data to SMART's ongoing commitment to further product development. Improvement and specification are subject to change without notice.

**SMART**  
**COMTECH**


99/2 Wood Software Park, 34<sup>th</sup> Fl., Chaengwattana Rd.,  
Klong Gilar, Pak-Kred, Nonthaburi, 11120 Thailand.  
Tel: (862)502-8000 Fax: (862)502-8971

PROJECT:

โครงการปรับปรุงและพัฒนาระบบโทรศัพท์ในสาขาตลาดหลักทรัพย์ไทย

IE: T.Kunakom	DATE: 3/5/54	SCALE: 1:250	DWG NO.: MOH-FI-01
PM: R.Pipat	SHEET: 2/3	DRAWN: T.Kunakom	SIZE: A3

⊕	STAIRS
⊖	AC OUTLET
⊗	LAN OUTLET

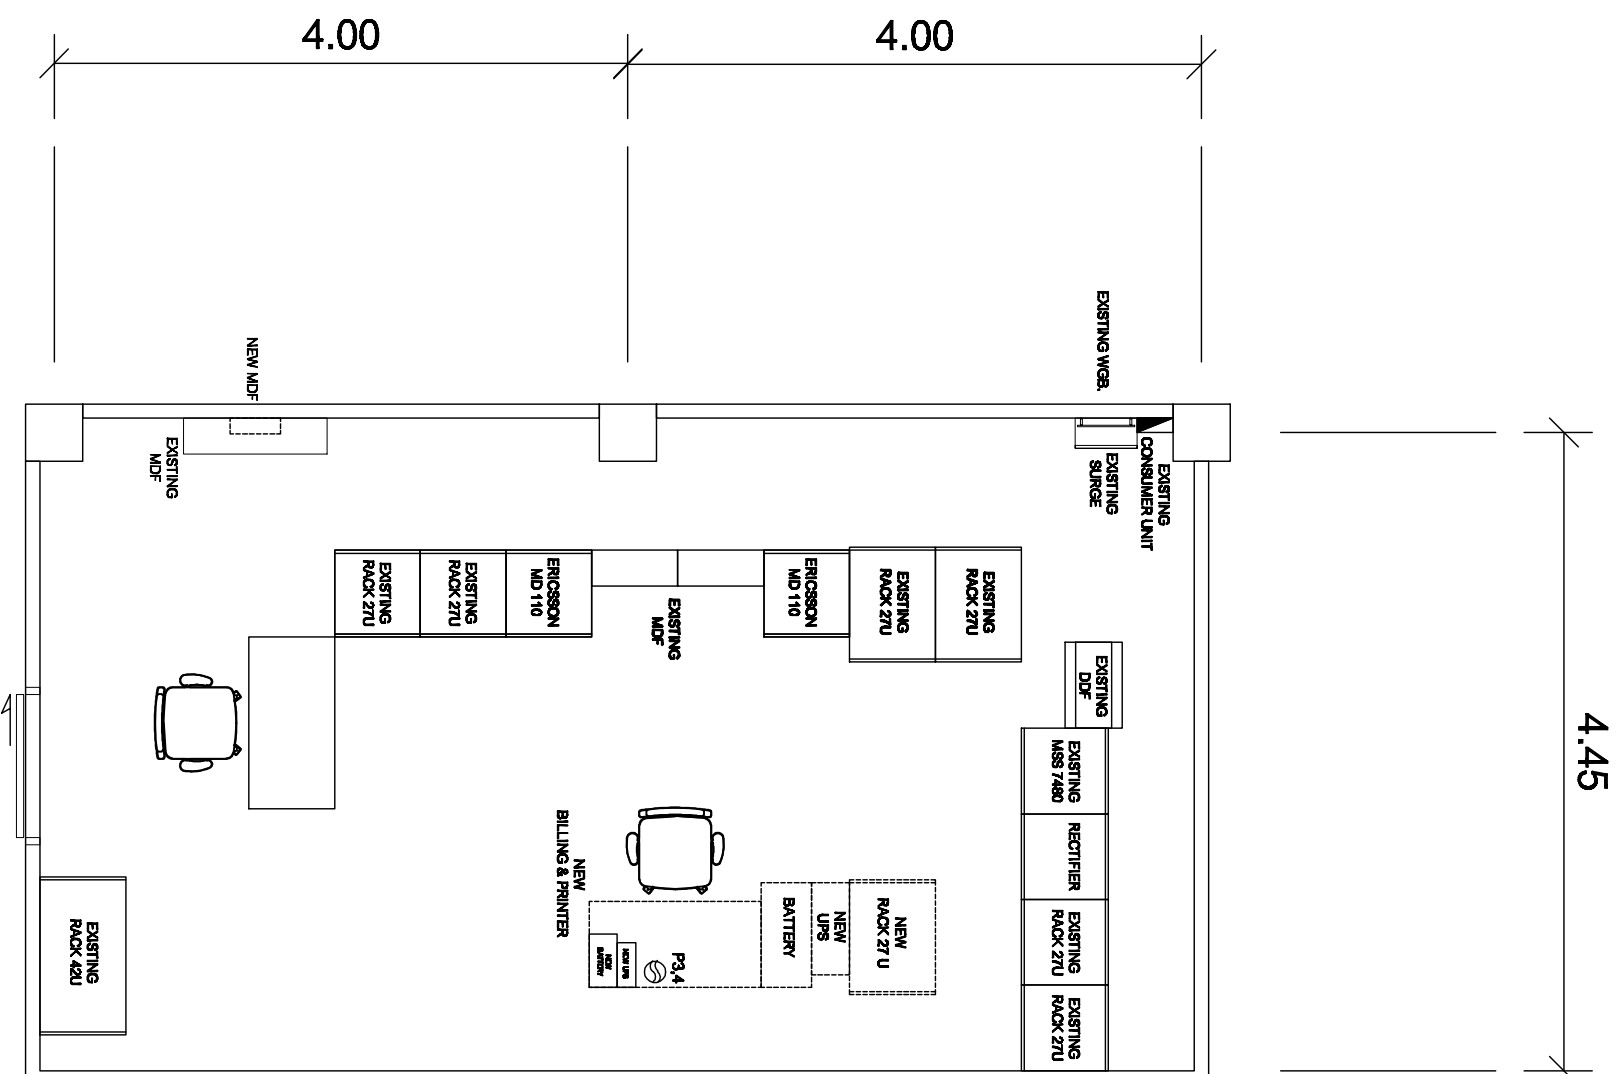

แผนผังอาคารแสดงการจัดวางอุปกรณ์ในอาคาร:


ROOM LAYOUT ของห้องปฏิบัติการเครื่องมือสื่อสาร

Note: Data to SMART's ongoing commitment to further product development. Improvement and specification are subject to change without notice.

**SMART COMTECH**  
 99/2 Moo 4 Software Park, 34<sup>th</sup> Fl., Chaengwattana Rd.,  
 Klong Gilar, Pak-Kred, Nonthaburi, 11120 Thailand.  
 Tel: (662)502-8000 Fax: (662)502-8971

PROJECT:			
โครงการปรับปรุงและพัฒนาระบบโทรศัพท์ในระบบโทรคมนาคมไทย			
IE:	T.Kunakom	DATE:	3/5/54
PM:	R.Pipat	SHEET:	3/3
SCALE:	1:50	DWG NO.:	MOH-RL-01
DRAWN:	T.Kunakom	SIZE:	A3

# SINGLE LINE DIAGRAM

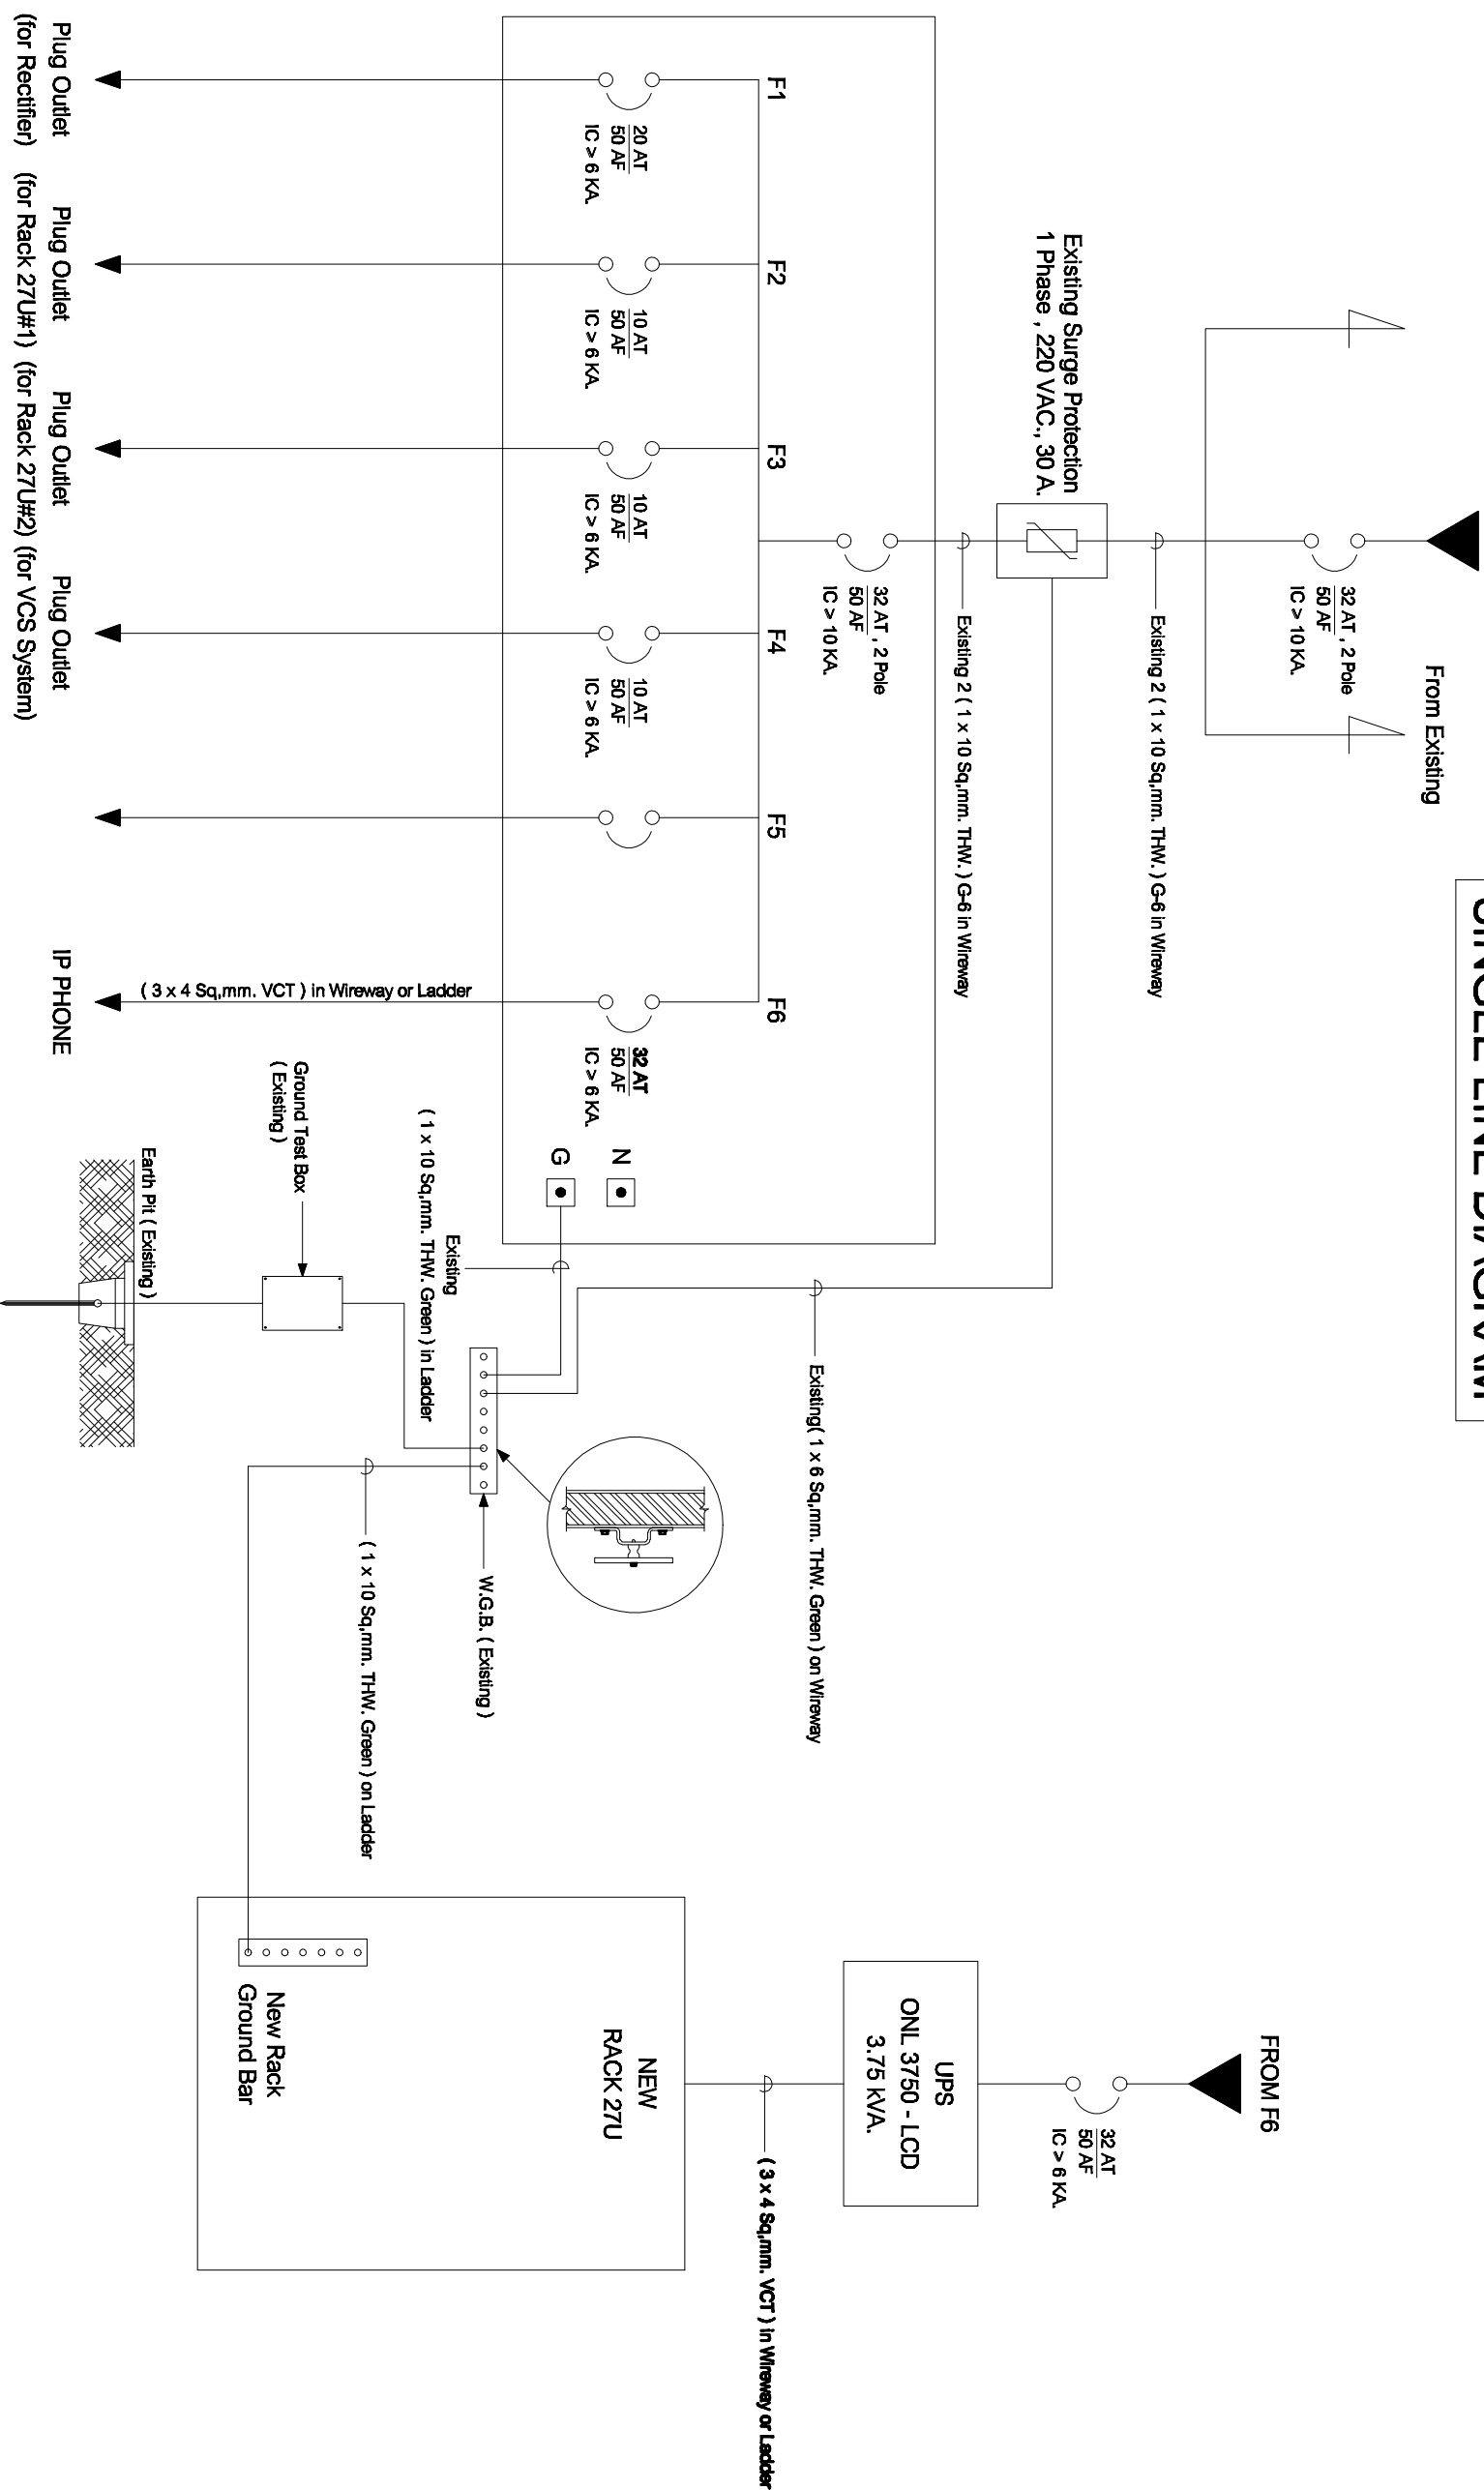

## SINGLE LINE DIAGRAM

บริษัท สยามวิทย์ จำกัด

Note: Data to SAMART'S ongoing commitment to further product development. Improvement and specification are subject to change without notice.

**SAMART**  
COMTECH

99/2 Moo4 Software Park, 3<sup>d</sup> Fl., Chaengwattana Rd.,  
Klong Gilar, Pak-Kred, Nonthaburi, 11120 Thailand.  
Tel: (862)502-8000 Fax: (862)502-8871

**PROJECT:**

โครงการปรับปรุงและติดตั้งระบบโทรศัพท์ในระบบคอมพิวเตอร์

IE: T.Kunekom	DATE: 3/5/64	SCALE: NTS.	DWG NO.: MOI-SI-01
PM: R.Pipak	SHEET: 1/1	DRAWN: B.Thongchai	SIZE: A3