



## กระทรวงมหาดไทย

โครงการปรับปรุงและพัฒนาระบบโทรศัพท์  
ในสายกระทรวงมหาดไทย  
ตามสัญญาเลขที่ 160/2553

AS-BUILT DRAWING

สถานีสื่อสารจังหวัดระยอง

บริษัท สามารถคอมเทค จำกัด

จุดติดตั้ง LAN OUTLET สำหรับเครื่องโทรศัพท์ IP PHONE

จุดติดตั้ง	สถานที่
⊙ L1	IP PHONE Type 1 ห้องผู้ช่วยราชการจังหวัด
⊙ L2	IP PHONE Type 1 ห้องรองผู้ว่าราชการจังหวัด 1
⊙ L3	IP PHONE Type 1 ห้องรองผู้ว่าราชการจังหวัด 2
⊙ L4	IP PHONE Type 1 ห้องหน้าสำนักงานจังหวัด
⊙ L5	IP PHONE Type 2 ห้องรองผู้ว่าราชการจังหวัด
⊙ L6	IP PHONE Type 2 ห้องรองผู้ว่าราชการจังหวัด 1
⊙ L7	IP PHONE Type 2 ห้องรองผู้ว่าราชการจังหวัด 2
⊙ L8	IP PHONE Type 2 ห้องห้องหัวหน้าสำนักงานจังหวัด
⊙ L9	IP PHONE Type 2 ห้องปลัดจังหวัด
⊙ L10	IP PHONE Type 2 ห้องห้องปลัดจังหวัด
⊙ L11	IP PHONE Type 2 ห้องเจ้าหน้าที่ฝ่ายอำนวยการ
⊙ L12	IP PHONE Type 2 ห้องหัวหน้ากองบัญชาการเสนาธิการพัฒนาจังหวัด
⊙ L13	IP PHONE Type 2 ห้องหัวหน้ากองบริหารทรัพยากรบุคคล
⊙ L14	IP PHONE Type 2 ห้องหัวหน้ากองงานบริหารอุตสาหกรรม
⊙ L15	IP PHONE Type 2 ห้องหัวหน้าฝ่ายอำนวยการ
⊙ L16	IP PHONE Type 2 ห้องเสนาบดีศาลจังหวัด(งานเสนาบดี)

LAN OUTLET สำหรับเครื่องโทรศัพท์ IP PHONE



Note: Data to SAMART'S ongoing commitment to further product development. Improvement and specification are subject to change without notice.

**SAMART  
COMTECH**  
99/2 Moo4 Software Park,34 Fl.,Chaengwattana,Rd...  
Klong Giler,Paik-Kred, Nonthaburi,11120 Thailand.  
Tel:(862)502-8000 Fax:(862)502-8971

PROJECT:

โครงการปรับปรุงและพัฒนาระบบโทรศัพท์ในระบบราชการแห่งประเทศไทย

IE: T.Kunakom	DATE: 3/5/64	SCALE: NTS	DWG NO.: MOH-D-01
PM: R.Pipat	SHEET: 1/3	DRAWN: T.Kunakom	SIZE: A3

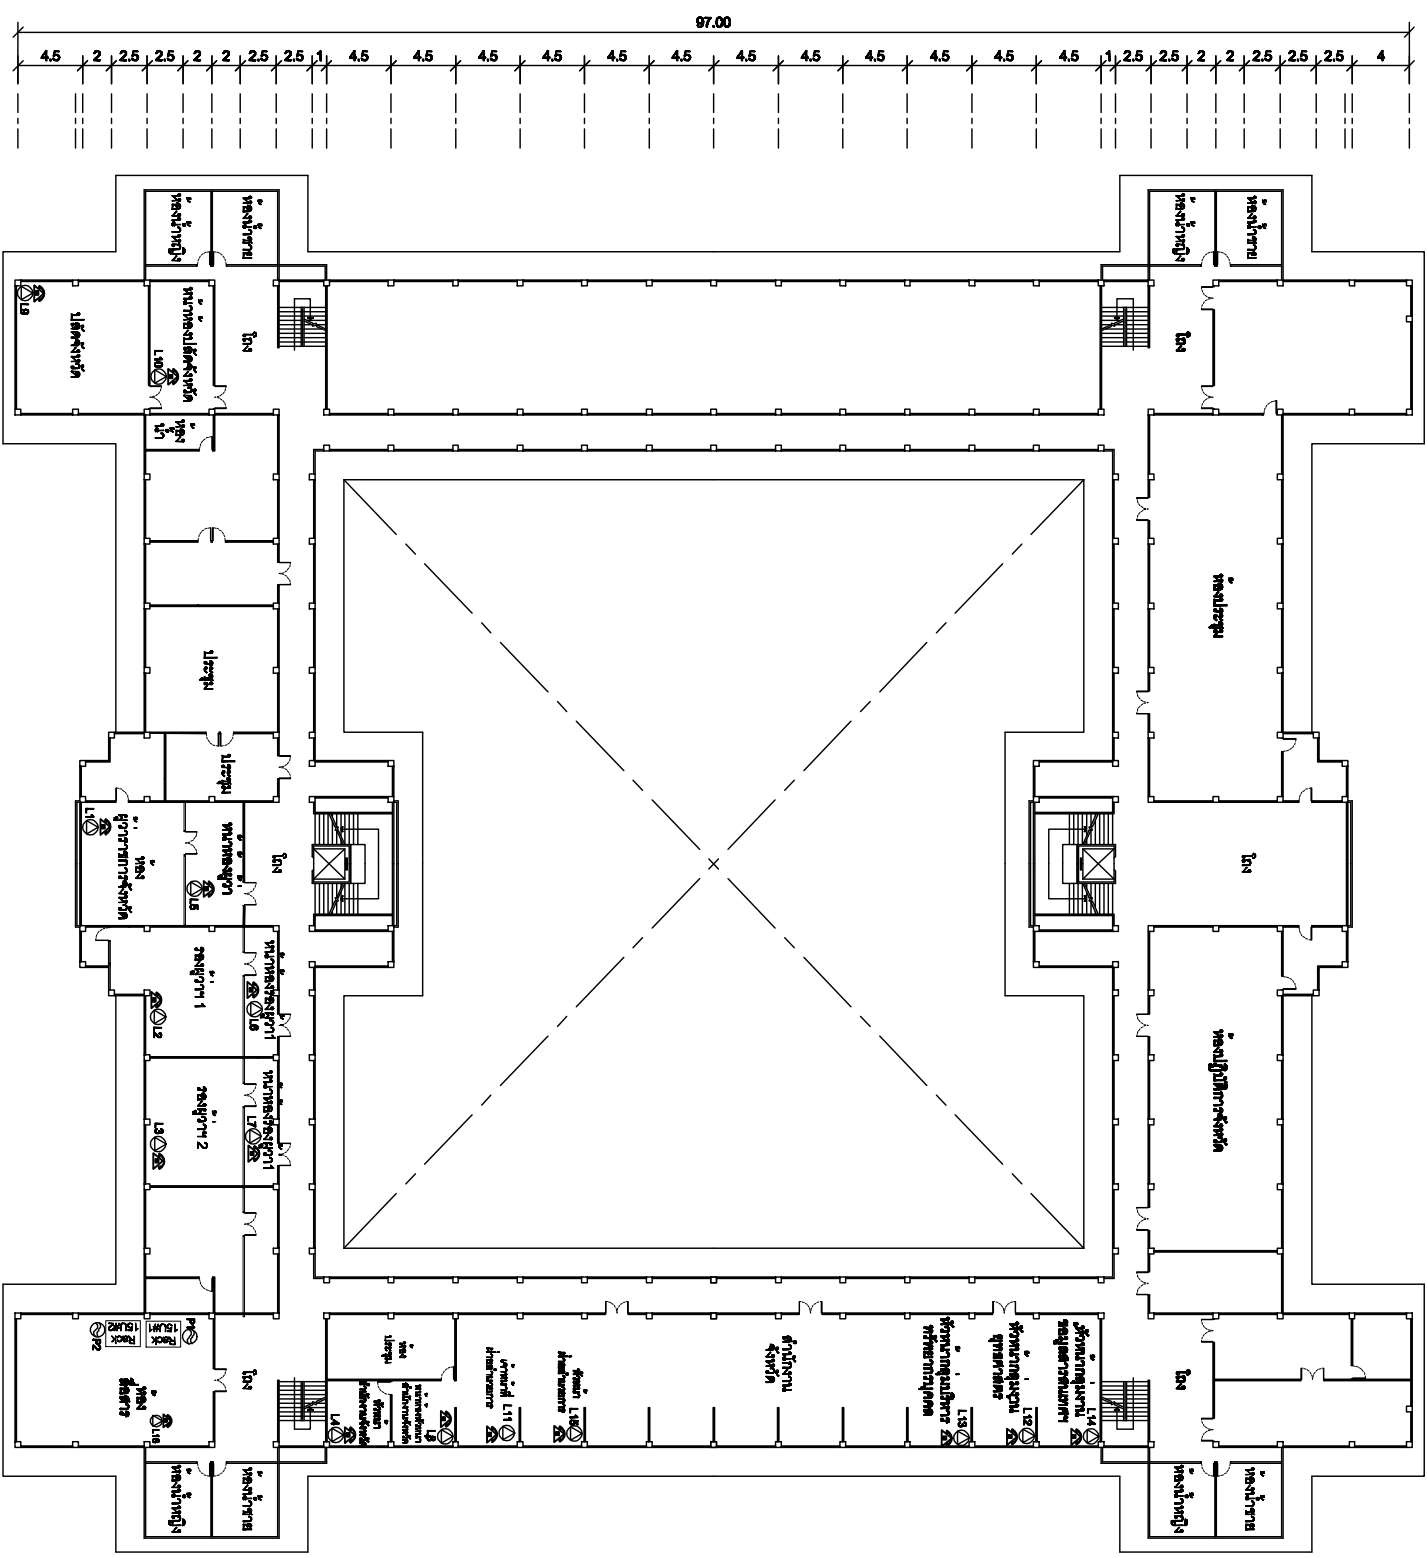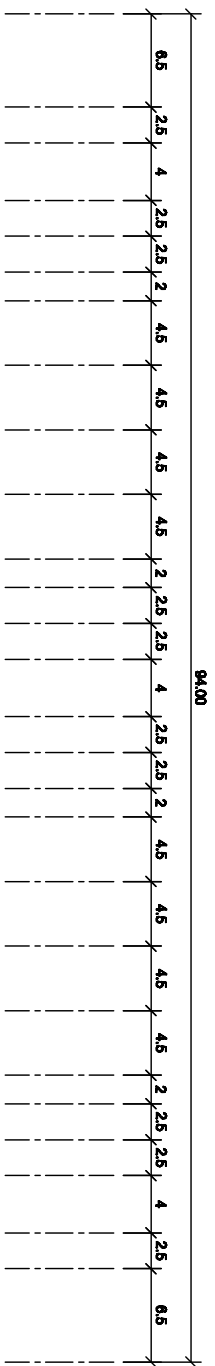

สัญลักษณ์	หมายเหตุ
1	ห้องโถง
2	ห้องประชุม
3	ห้องปฏิบัติการคอมพิวเตอร์

แผนผังอาคารแสดงการติดตั้งอุปกรณ์ภายในอาคาร:

FLOOR LAYOUT แสดงจุดติดตั้งโทรศัพท์ IP PHONE ของอาคารตึก 4 ชั้น


Note: Data to SMART is ongoing commitment to further product development. Improvement and specification are subject to change without notice.

99/2 Moo 4 Software Park, 34 Fl., Chaengwattana Rd.,  
Klong Gilar, Pak-Kred, Nonthaburi, 11120 Thailand.  
Tel: (882)502-8000 Fax: (882)502-8871

**PROJECT:**  
โครงการปรับปรุงและพัฒนาระบบโทรศัพท์ในระบบสารสนเทศของไทย

IE: T.Kunakom	DATE: 3/5/64	SCALE: 1:500	DWG NO.: MOH-FL-01
PM: R.Pipat	SHEET: 2/3	DRAWN: T.Kunakom	SIZE: A3

⊗	EXISTING
⊕	AD OUTLET
⊖	LAMP OUTLET

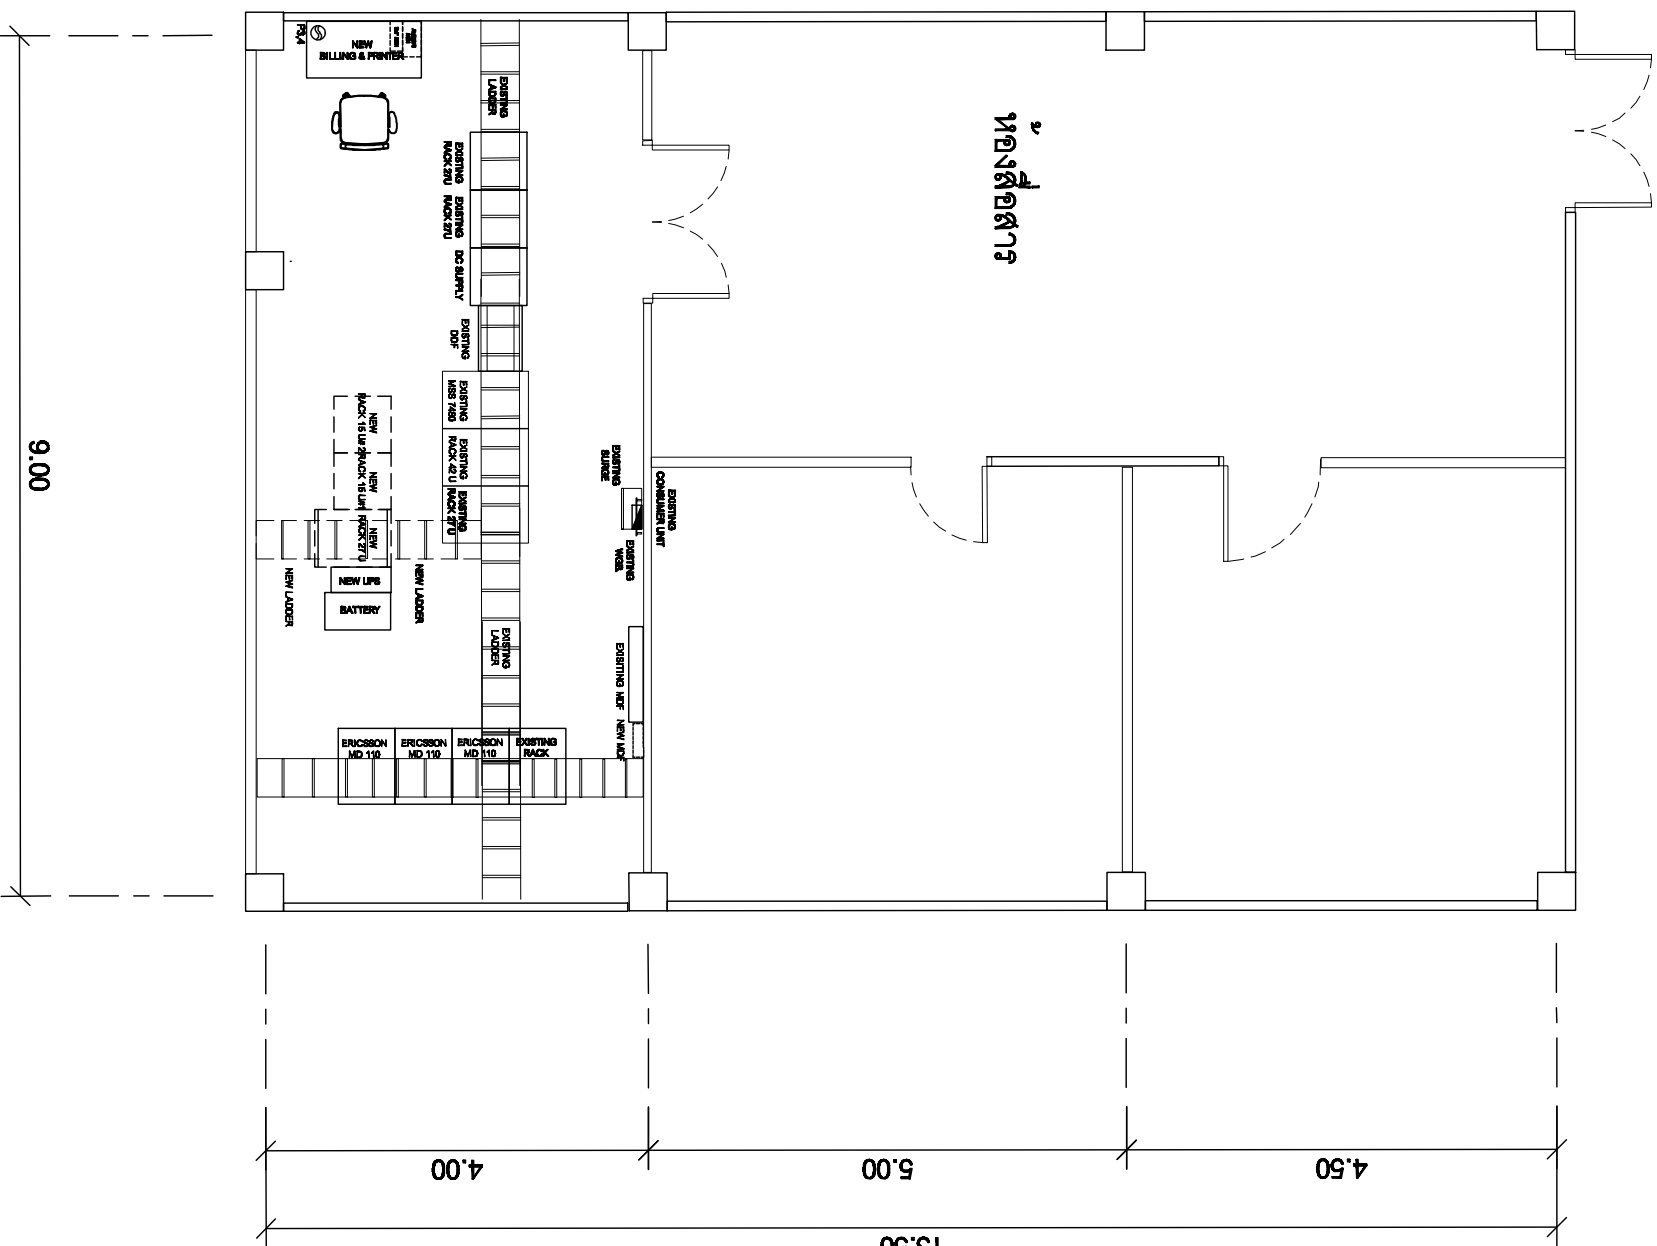


แผนผังอาคารแสดงการจัดวางอุปกรณ์ภายในอาคาร:

ROOM LAYOUT ของห้องปฏิบัติการวิจัยคอมพิวเตอร์ ชั้น 4

Note: Data to SMART's ongoing commitment to further product development. Improvement and specification are subject to change without notice.

**SMART**  
COMTECH  
99/2 Moo 4 Software Park, 34<sup>th</sup> Fl., Chaengwattana Rd.,  
Klong Gilua, Pak-Kret, Nonthaburi, 11120 Thailand.  
Tel: (862) 502-8000 Fax: (862) 502-8871

PROJECT:			
โครงการปรับปรุงและพัฒนาระบบอินเทอร์เน็ตในภาควิชาวิศวกรรมเทคโนโลยี			
IE: T.Kunakom	DATE: 3/5/64	SCALE: 1:75	DWG NO.: MOH-RL-01
PM: R.Pipat	SHEET: 3/3	DRAWN: T.Kunakom	SIZE: A3

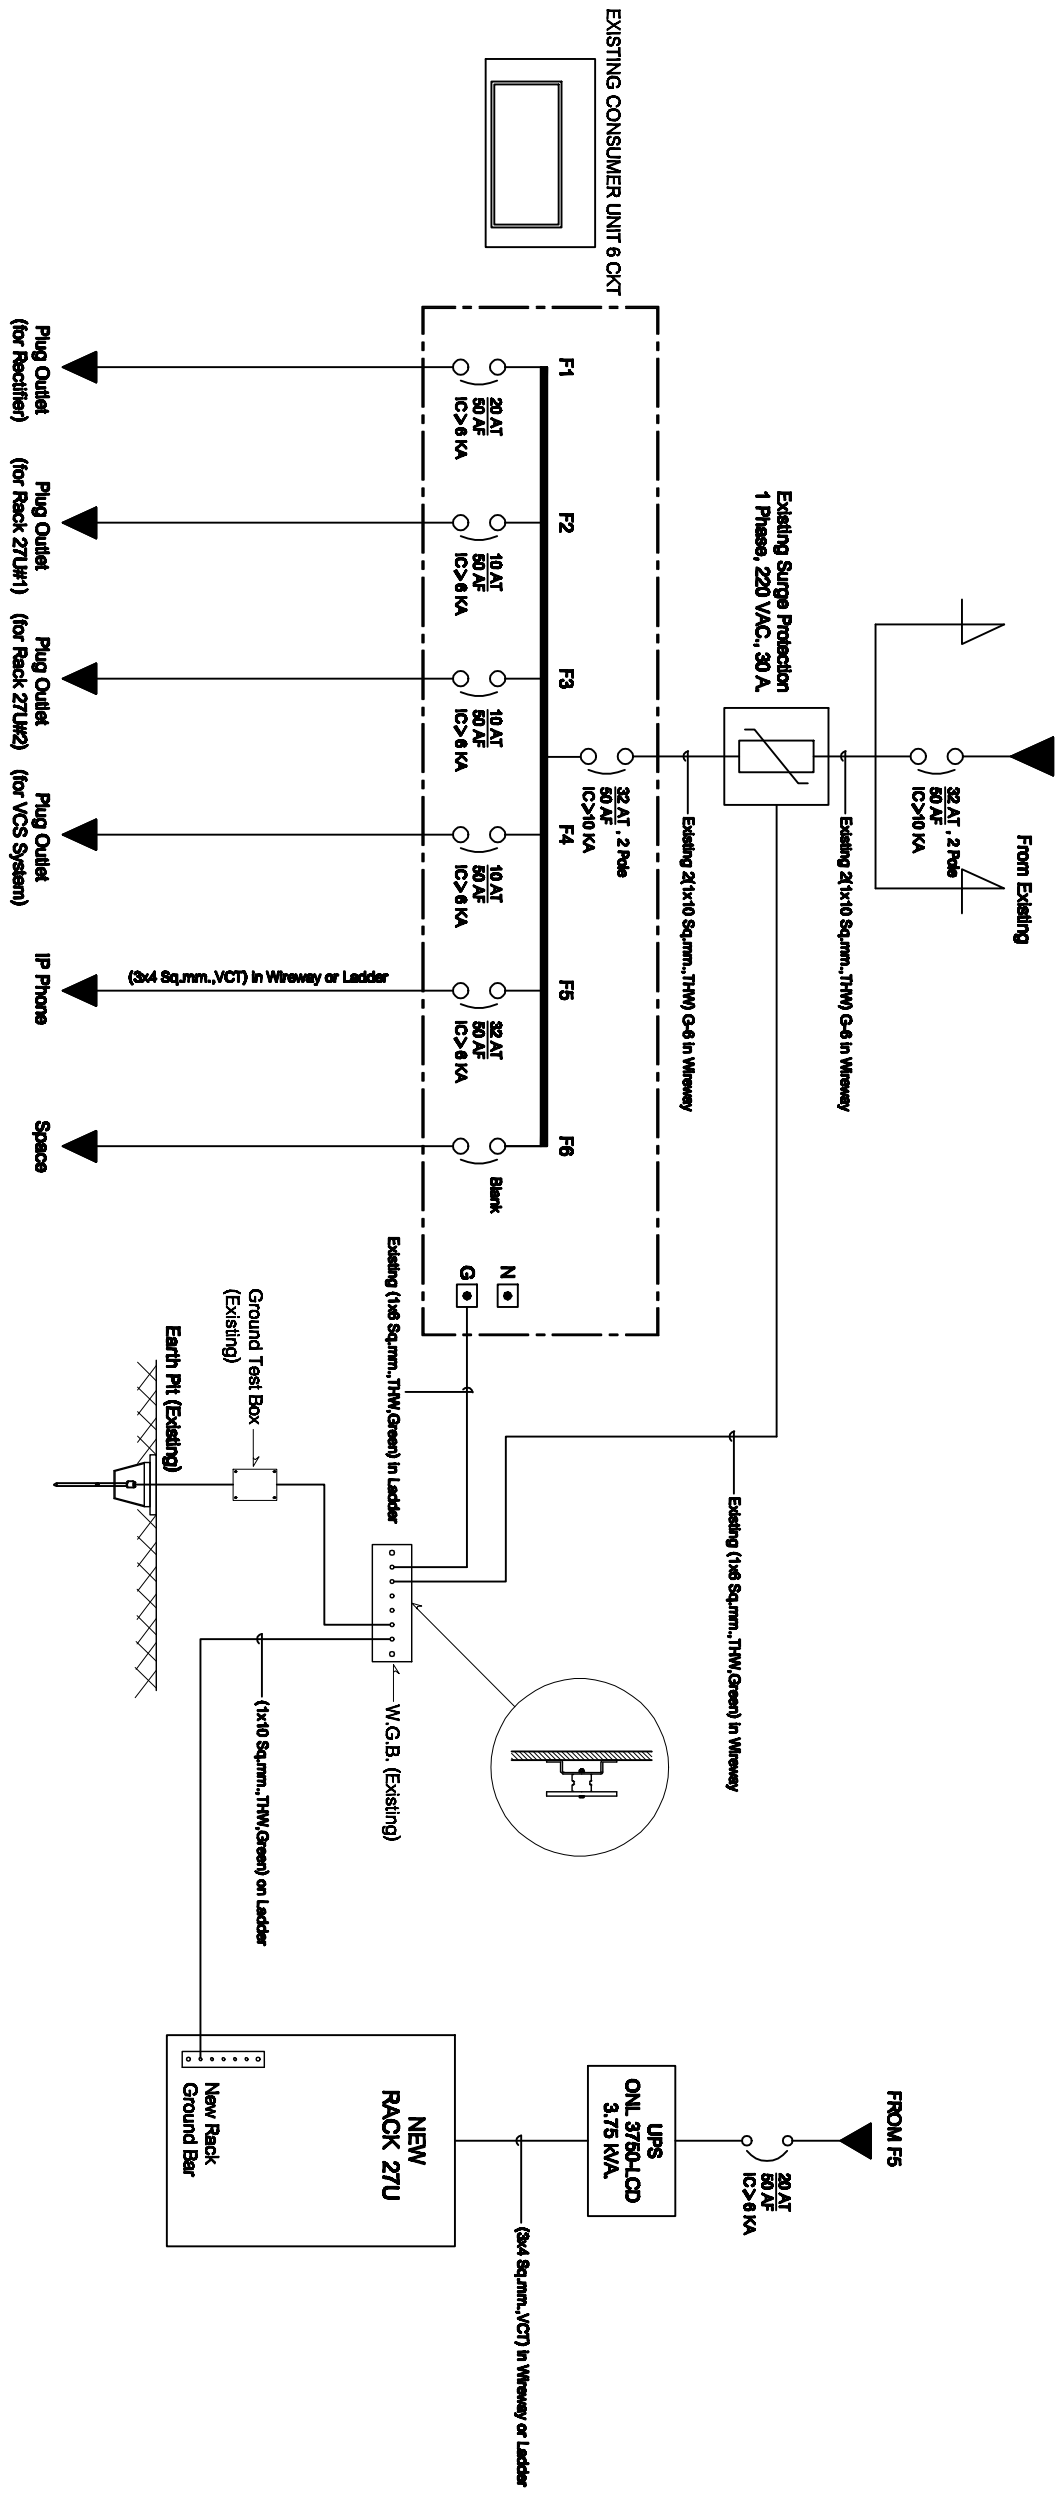

SINGLE LINE DIAGRAM

ศาลากลางจังหวัดระยอง

Note: Due to SMART's ongoing commitment to further product development, improvement and optimization are subject to change without notice.

**SMART**  
**COMTECH**

99/2 Moo 4 Software Park, 3<sup>rd</sup> Fl., Chaengwattana Rd.,  
Klong Gilar, Pak-Kred, Nonthaburi, 11120 Thailand.  
Tel: (662)502-8000 Fax: (662)502-8871

**PROJECT:**  
โครงการปรับปรุงและพัฒนาระบบโทรศัพท์ในศาลากลางจังหวัดระยอง

IE: T.Kunakom	DATE: 3/5/64	SCALE: NTS	DWG NO.: MOI-SL-01
PM: R.Pipat	SHEET: 1/1	DRAWN: T.Kunakom	SIZE: A3