



กระทรวงมหาดไทย

โครงการปรับปรุงและพัฒนาระบบ โทรศัพท์
ในข่ายกระทรวงมหาดไทย
ตามสัญญาเลขที่ 160/2553

AS-BUILT DRAWING

สถานีสื่อสารจังหวัดสระบุรี

บริษัท สามารทดคอมเทค จำกัด

จุดติดตั้ง LAN OUTLET สำหรับเครื่องโทรศัพท์ IP PHONE

จุดติดตั้ง	สถานที่
△L1	IP PHONE Type 1 ห้องผู้ว่าราชการจังหวัด
△L2	IP PHONE Type 1 ห้องรองผู้ว่าราชการจังหวัด 1
△L3	IP PHONE Type 1 ห้องรองผู้ว่าราชการจังหวัด 2
△L4	IP PHONE Type 1 หัวหน้าสำนักงานจังหวัด
△L5	IP PHONE Type 2 หน้าห้องผู้ว่าราชการจังหวัด
△L6	IP PHONE Type 2 หน้าห้องรองผู้ว่าราชการจังหวัด 1
△L7	IP PHONE Type 2 หน้าห้องรองผู้ว่าราชการจังหวัด 2
△L8	IP PHONE Type 2 หน้าห้องหัวหน้าสำนักงานจังหวัด
△L9	IP PHONE Type 2 ห้องปลัดจังหวัด
△L10	IP PHONE Type 2 หน้าห้องปลัดจังหวัด
△L11	IP PHONE Type 2 ห้องเจ้าหน้าที่ฝ่ายอำนวยการ
△L12	IP PHONE Type 2 ห้องหัวหน้ากลุ่มงานยุทธศาสตร์ การพัฒนาจังหวัด
△L13	IP PHONE Type 2 ห้องหัวหน้ากลุ่มบริหารทรัพยากรบุคคล
△L14	IP PHONE Type 2 ห้องหัวหน้ากลุ่มงานข้อมูลสารสนเทศ
△L15	IP PHONE Type 2 ห้องหัวหน้าฝ่ายอำนวยการ
△L16	IP PHONE Type 2 ห้องสถานีสื่อสารจังหวัด(งานสื่อสาร)

LAN OUTLET สำหรับเครื่องโทรศัพท์ IP PHONE


**SAMART
COMTECH**

99/2 Moo4 Software Park, 34th FL., Chaengwattana Rd.,
Klong Gluar, Pak-Kred, Nornthaburi. 11120 Thailand.
Tel. (662) 502-6000 Fax. (662) 502-6971

PROJECT:

โครงการปรับปรุงและพัฒนาระบบโทรศัพท์ในข่ายกระทรวงมหาดไทย

IE: T.Kunakorn	DATE: 8/09/2553	SCALE: NTS	DWG NO.: MOI-ID-01
PM: R.Pipat	SHEET: 1/8	DRAWN: T.Kunakorn	SIZE: A3

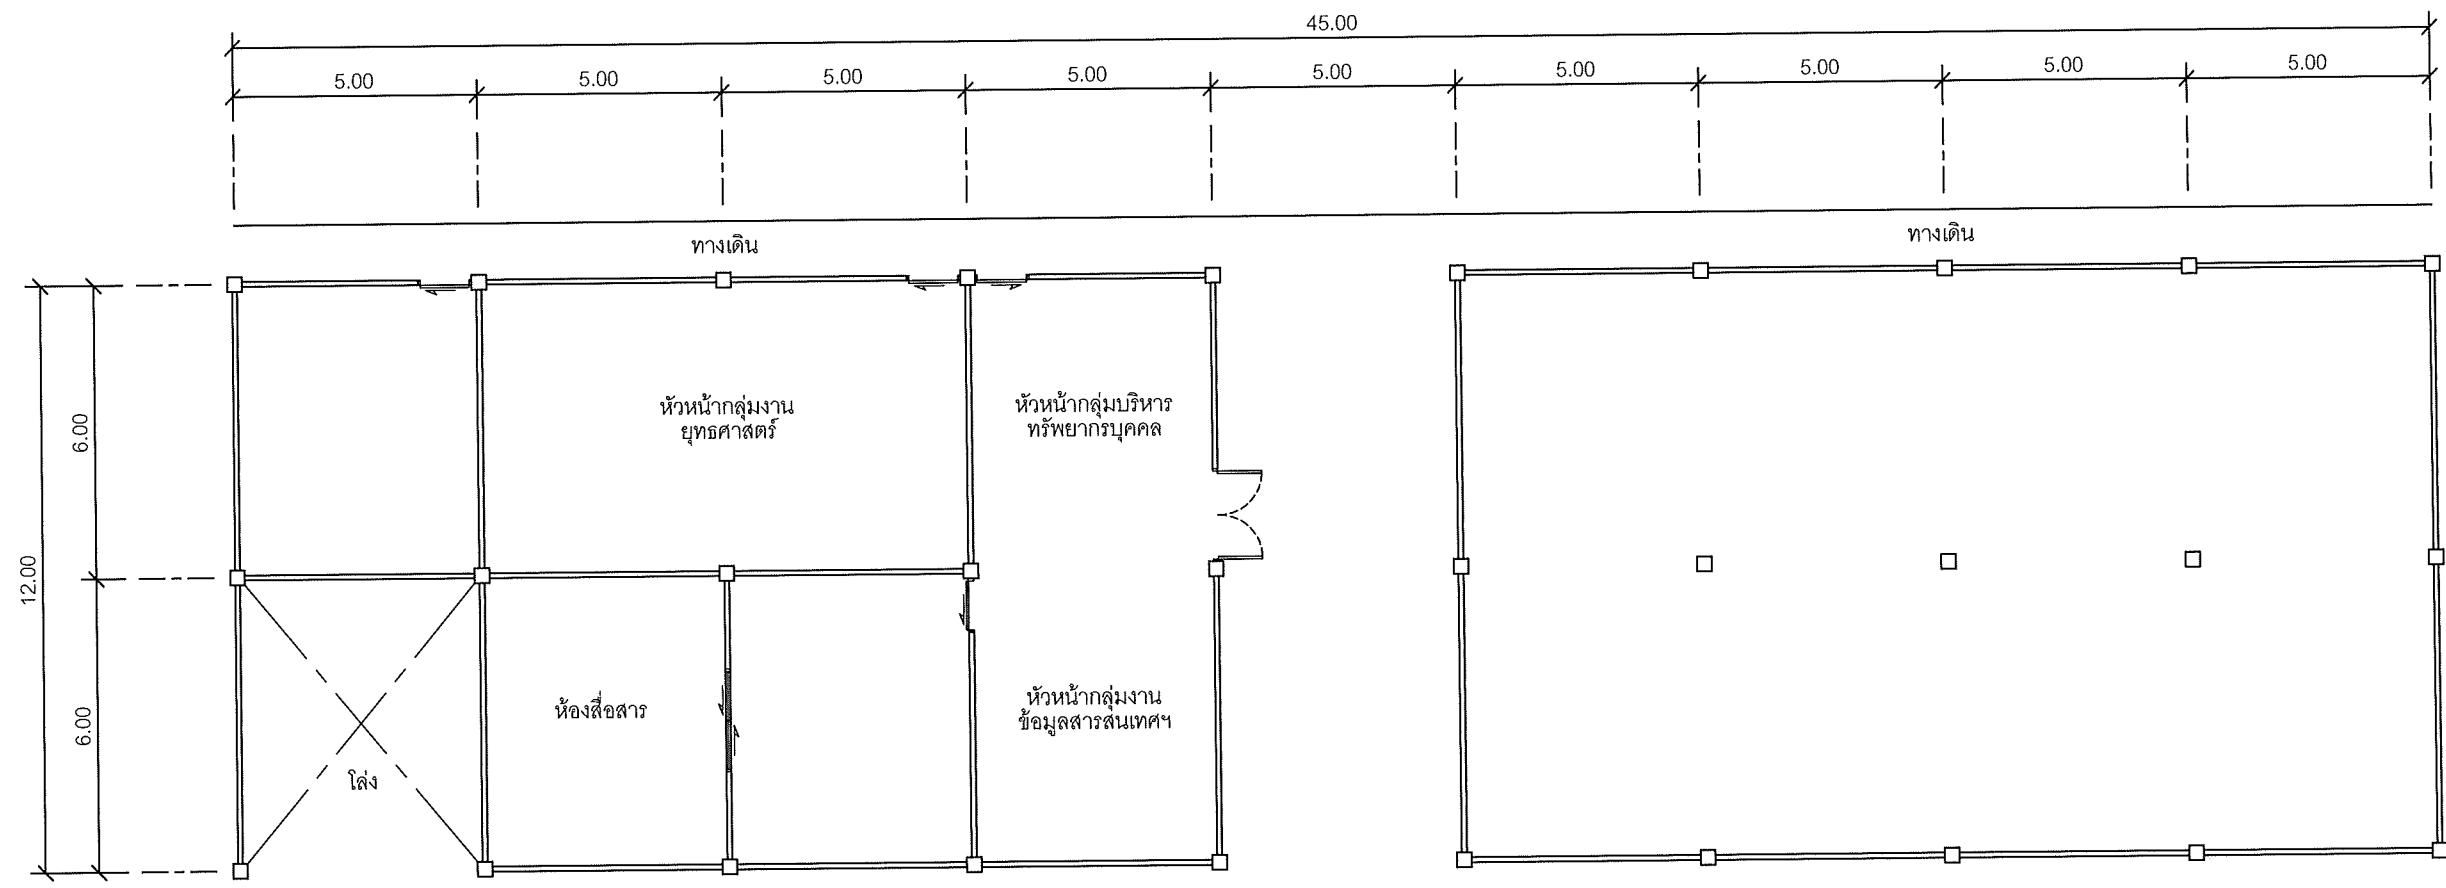

แผนผังอาคารแสดงการติดตั้งอุปกรณ์ภายในอาคาร:

FLOOR LAYOUT ของศาลากลางจังหวัดสระบุรี ชั้น 1




99/2 Moo4 Software Park, 3rd FL., Chaengwattana Rd...
Klong Gluar, Pak-Kred, Nornthaburi. 11120 Thailand.
Tel. (662) 502-6000 Fax. (662) 502-6971

PROJECT:

โครงการปรับปรุงและพัฒนาระบบโทรศัพท์ในข่ายกระทรวงมหาดไทย

IE: T.Kunakorn	DATE: 8/09/2553	SCALE: 1:150	DWG NO.: MOI-FL-01
PM: R.Pipat	SHEET: 2/8	DRAWN: T.Kunakorn	SIZE: A3

Note: Due to SMART'S ongoing commitment to further product development improvement all specification are subject to change without notice

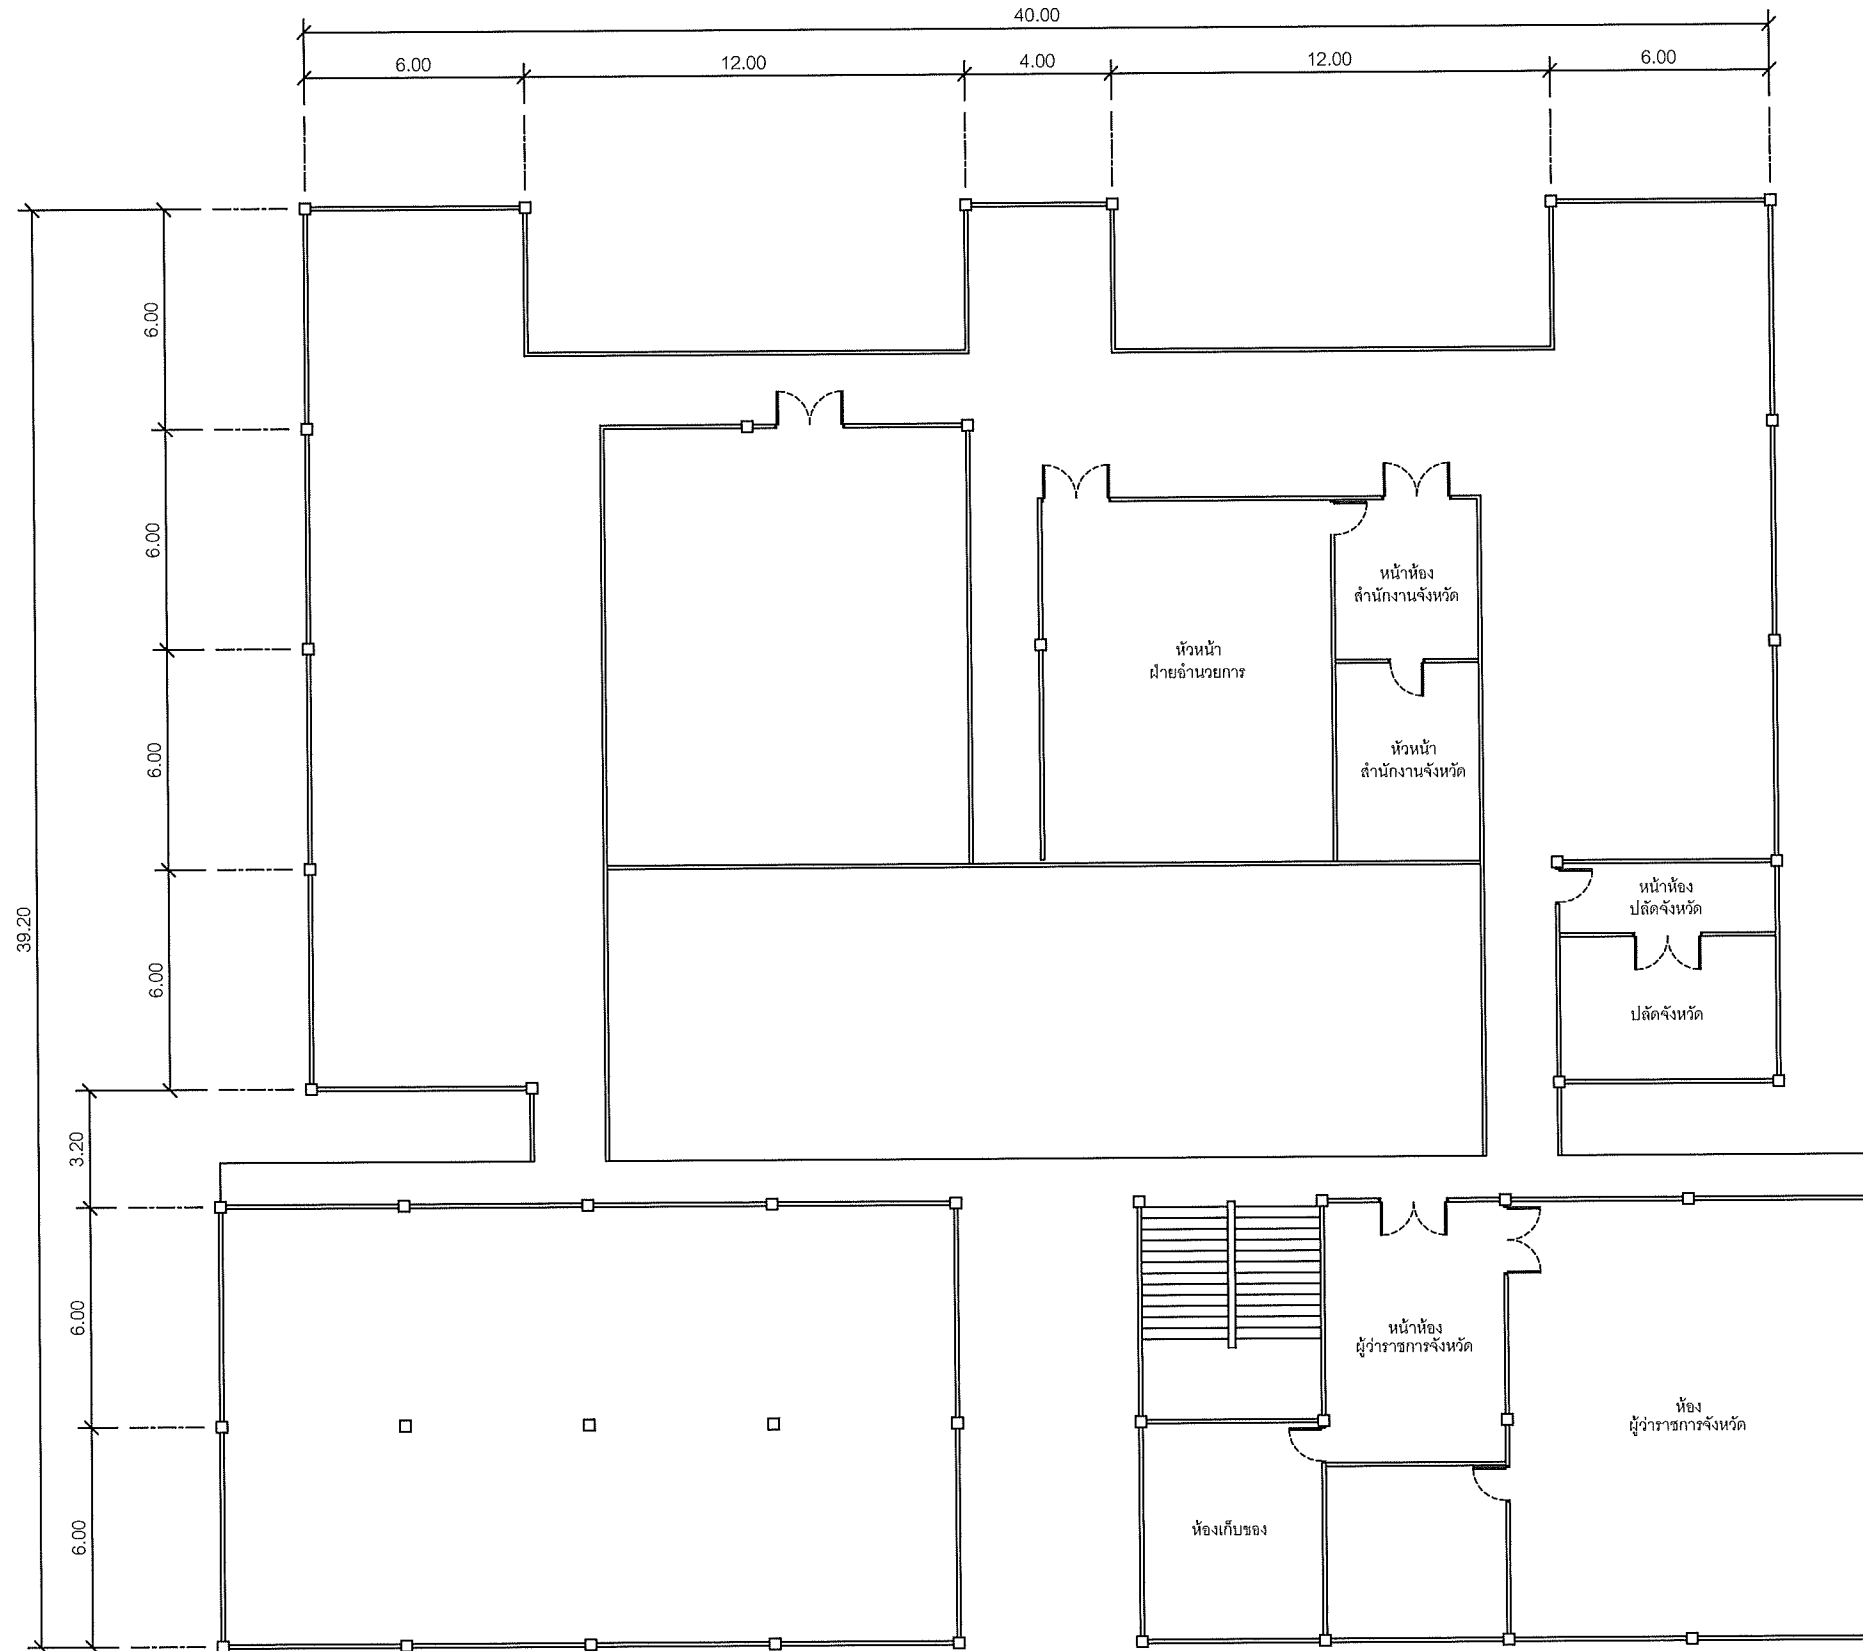

แผนผังอาคารแสดงการติดตั้งอุปกรณ์ภายในอาคาร:

FLOOR LAYOUT ของศาลากลางจังหวัดสระบุรี ชั้น 2


**SAMART
COMTECH**

99/2 Moo4 Software Park, 34th FL., Chaengwattana Rd.,
Klong Gluar, Pak-Kred, Nornthaburi, 11120 Thailand.
Tel. (662) 502-6000 Fax. (662) 502-6971

PROJECT:

โครงการปรับปรุงและพัฒนาระบบโทรศัพท์ในข่ายกระทรวงมหาดไทย

IE: T.Kunakorn	DATE: 8/09/2553	SCALE: 1:200	DWG NO.: MOI-FL-02
PM: R.Pipat	SHEET: 3/8	DRAWN: T.Kunakorn	SIZE: A3

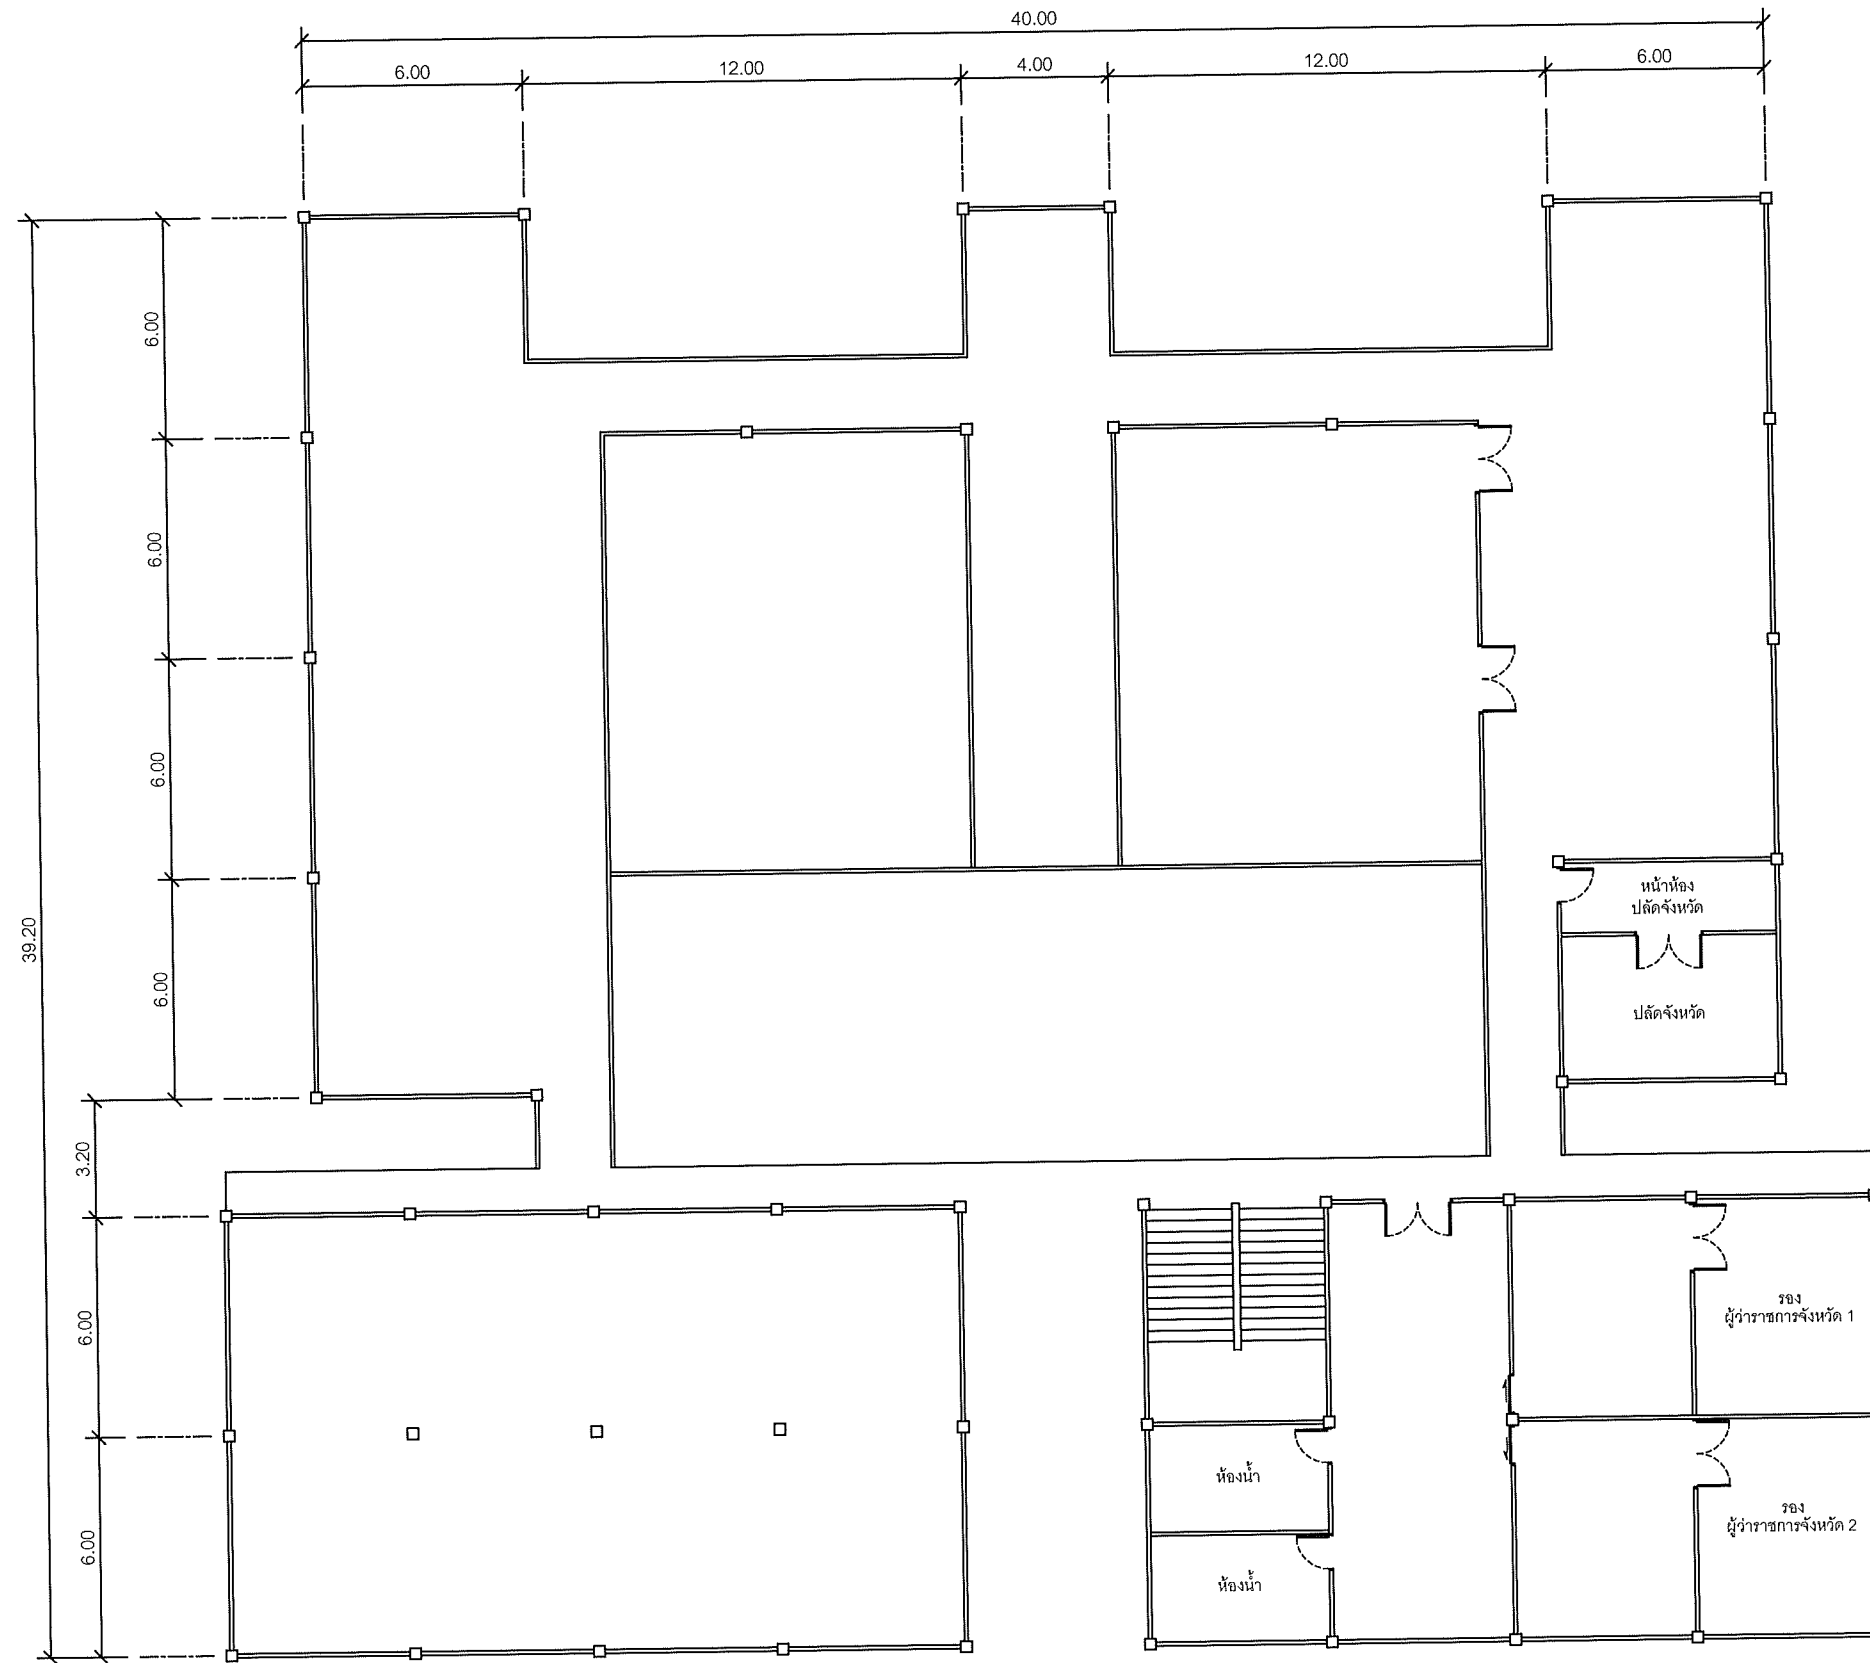

แผนผังอาคารแสดงการติดตั้งอุปกรณ์ภายในอาคาร:

FLOOR LAYOUT ของศาลากลางจังหวัดสระบุรี ชั้น 3

**SAMART
COMTECH**


99/2 Moo4 Software Park, 34th FL., Chaengwattana Rd.,
Klong Gluar, Pak-Kred, Nornthaburi, 11120 Thailand.
Tel. (662) 502-6000 Fax. (662) 502-6971

PROJECT:

โครงการปรับปรุงและพัฒนาระบบโทรศัพท์ในข่ายกระทรวงมหาดไทย

IE: T.Kunakorn	DATE: 8/09/2553	SCALE: 1:200	DWG NO.: MOI-FL-03
PM: R.Pipat	SHEET: 4/8	DRAWN: T.Kunakorn	SIZE: A3

Note: Due to SAMART'S ongoing commitment to further product development improvement all specification are subject to change without notice

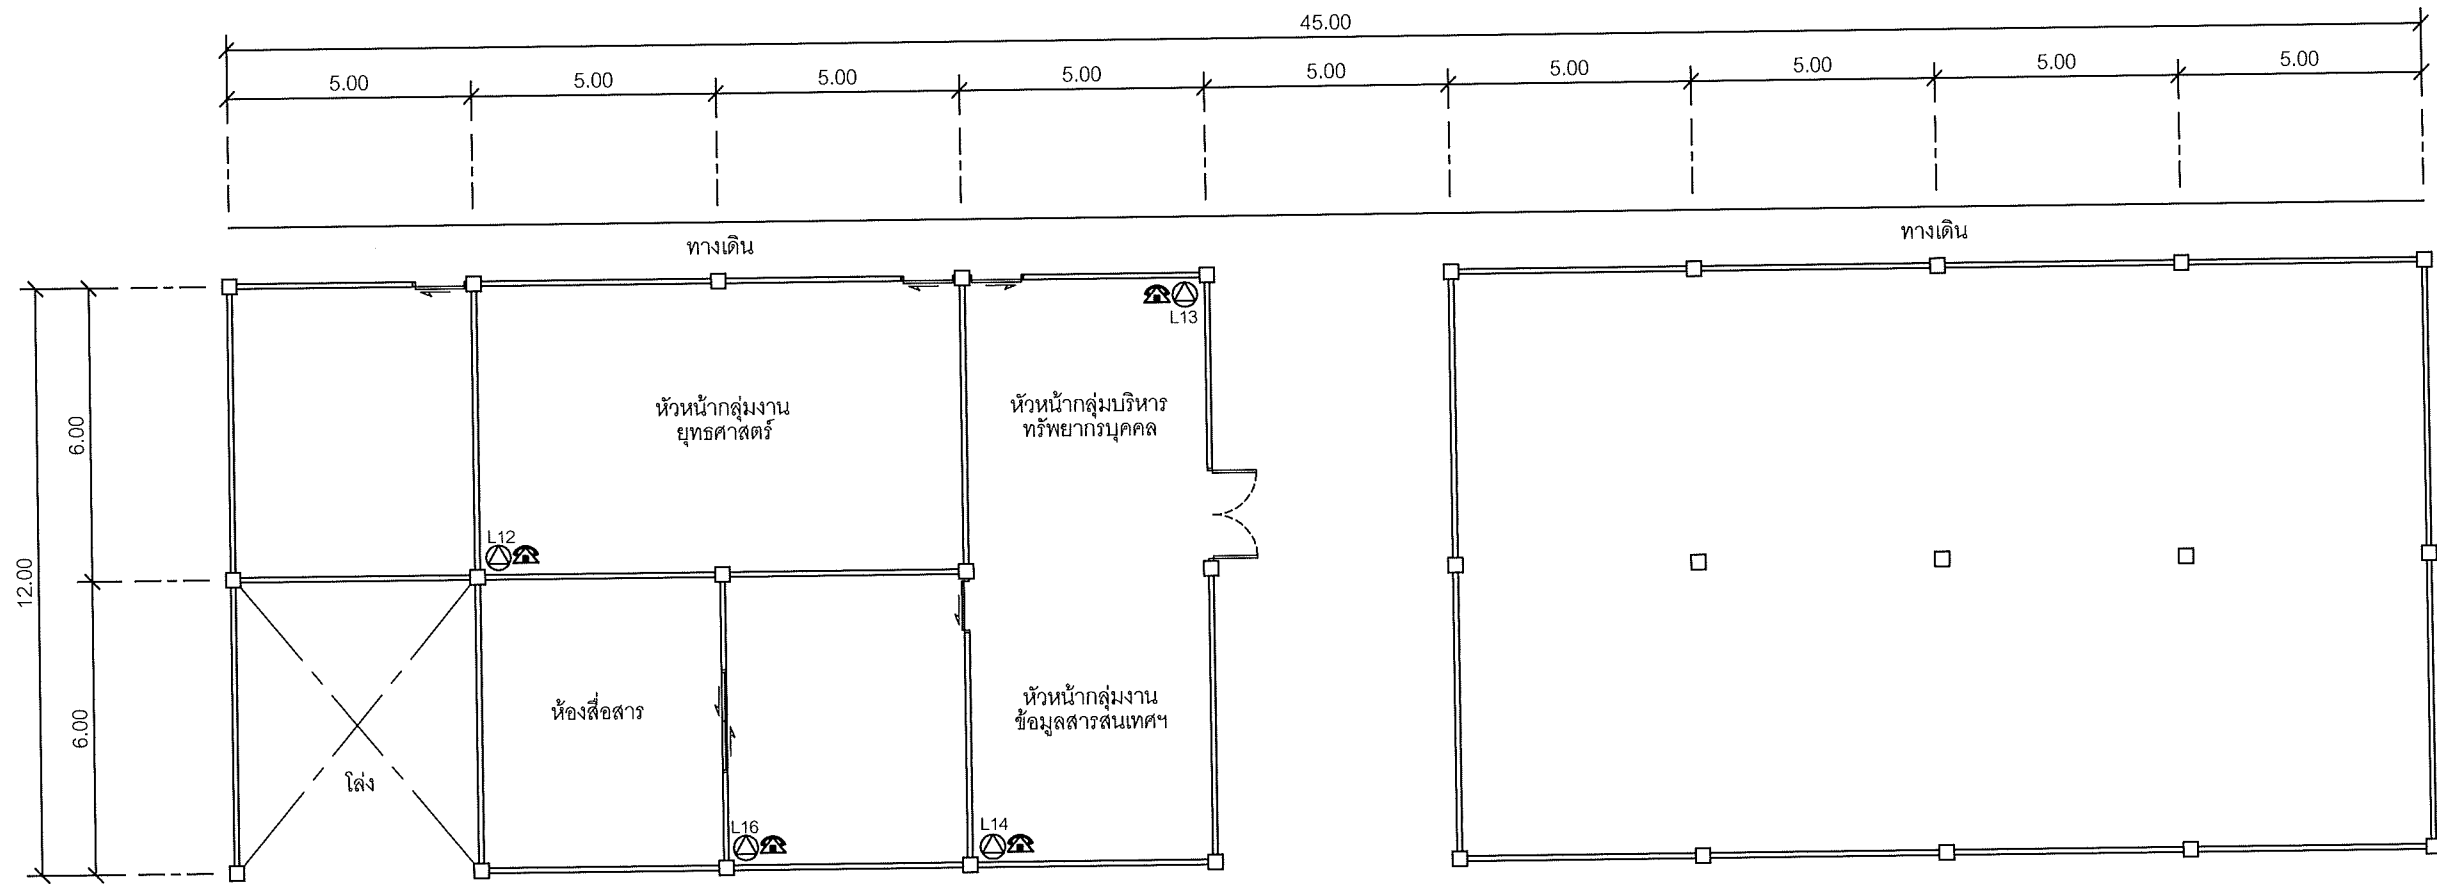

SYMBOLS	
	AC OUTLET
	LAN OUTLET
	โทรศัพท์ IP PHONE

แผนผังอาคารแสดงการติดตั้งอุปกรณ์ภายในอาคาร:

FLOOR LAYOUT แสดงจุดติดตั้งโทรศัพท์ IP PHONE ของศาลากลางจังหวัดสระบุรี ชั้น 1

**SAMART
COMTECH**


99/2 Moo4 Software Park, 34th FL., Chaengwattana Rd.,
Klong Gluar, Pak-Kred, Nornthaburi. 11120 Thailand.
Tel. (662) 502-6000 Fax. (662) 502-6971

PROJECT:

โครงการปรับปรุงและพัฒนาระบบโทรศัพท์ในข่ายกระทรวงมหาดไทย

IE: T.Kunakorn	DATE: 8/09/2553	SCALE: 1:150	DWG NO.: MOI-FL-04
PM: R.Pipat	SHEET: 5/8	DRAWN: T.Kunakorn	SIZE: A3

Note: Due to SAMART'S ongoing commitment to further product development improvement all specification are subject to change without notice

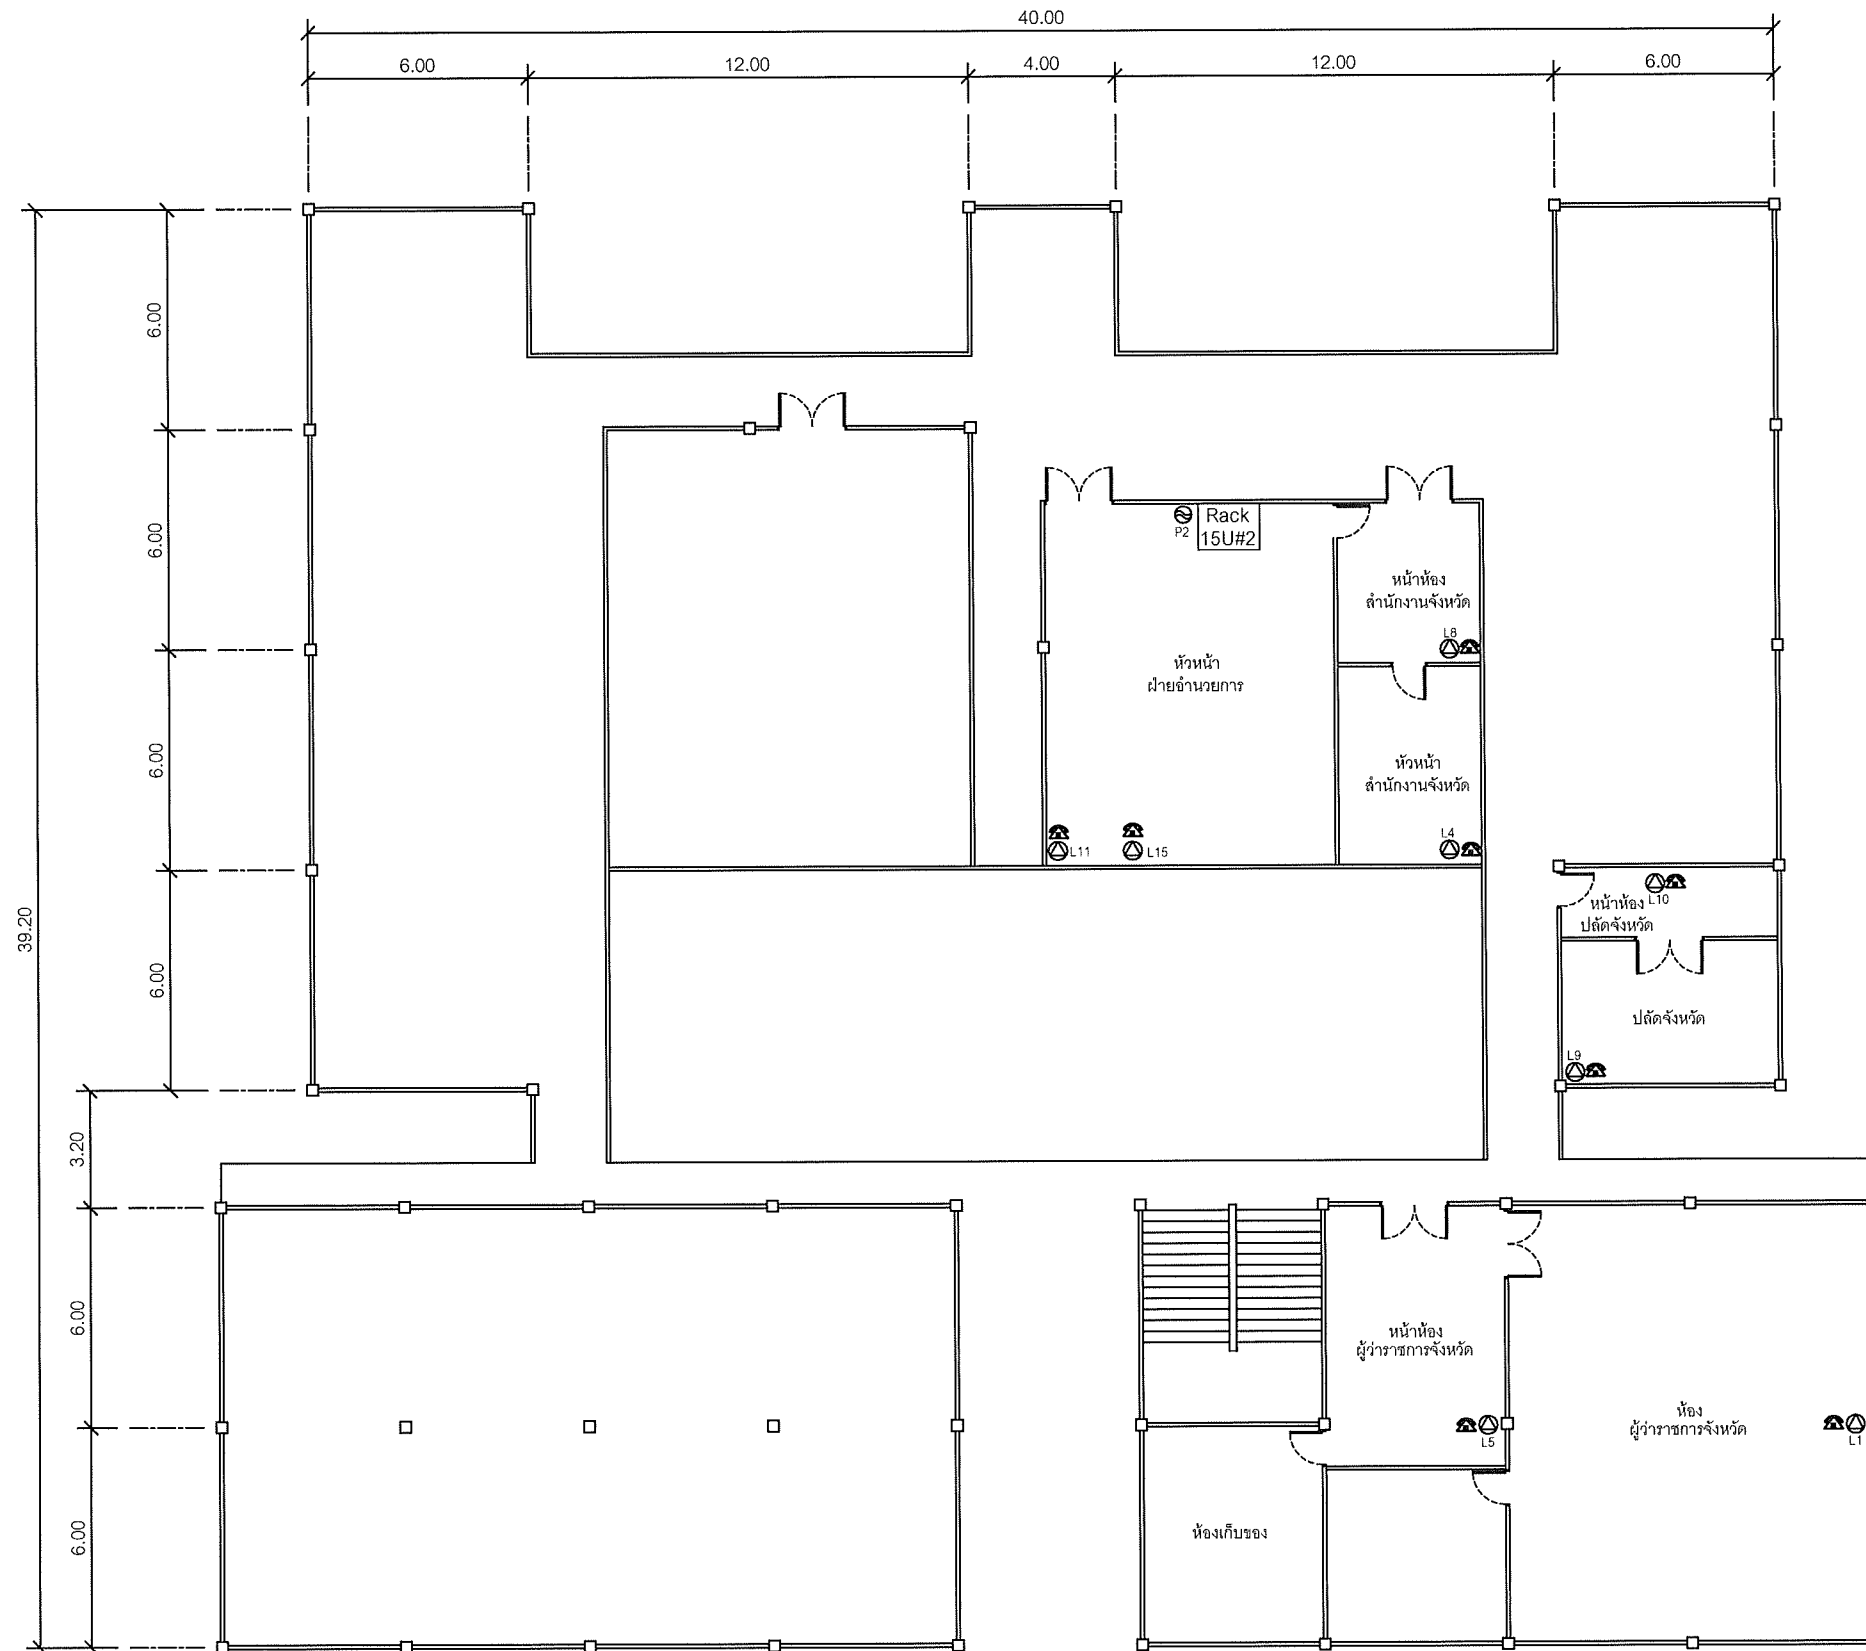

SYMBOLS	
	AC OUTLET
	LAN OUTLET
	โทรศัพท์ IP PHONE

แผนผังอาคารแสดงการติดตั้งอุปกรณ์ภายในอาคาร:

FLOOR LAYOUT แสดงจุดติดตั้งโทรศัพท์ IP PHONEของศาลากลางจังหวัดสระบุรี ชั้น 2

**SAMART
COMTECH**


99/2 Moo4 Software Park, 34th FL., Chaengwattana Rd.,
Klong Gluar, Pak-Kred, Nornthaburi, 11120 Thailand.
Tel. (662) 502-6000 Fax. (662) 502-6971

PROJECT:

โครงการปรับปรุงและพัฒนาระบบโทรศัพท์ในข่ายกระทรวงมหาดไทย

IE: T.Kunakorn	DATE: 8/09/2553	SCALE: 1:200	DWG NO.: MOI-FL-05
PM: R.Pipat	SHEET: 6/8	DRAWN: T.Kunakorn	SIZE: A3

Note: Due to SAMART'S ongoing commitment to further product development improvement all specification are subject to change without notice

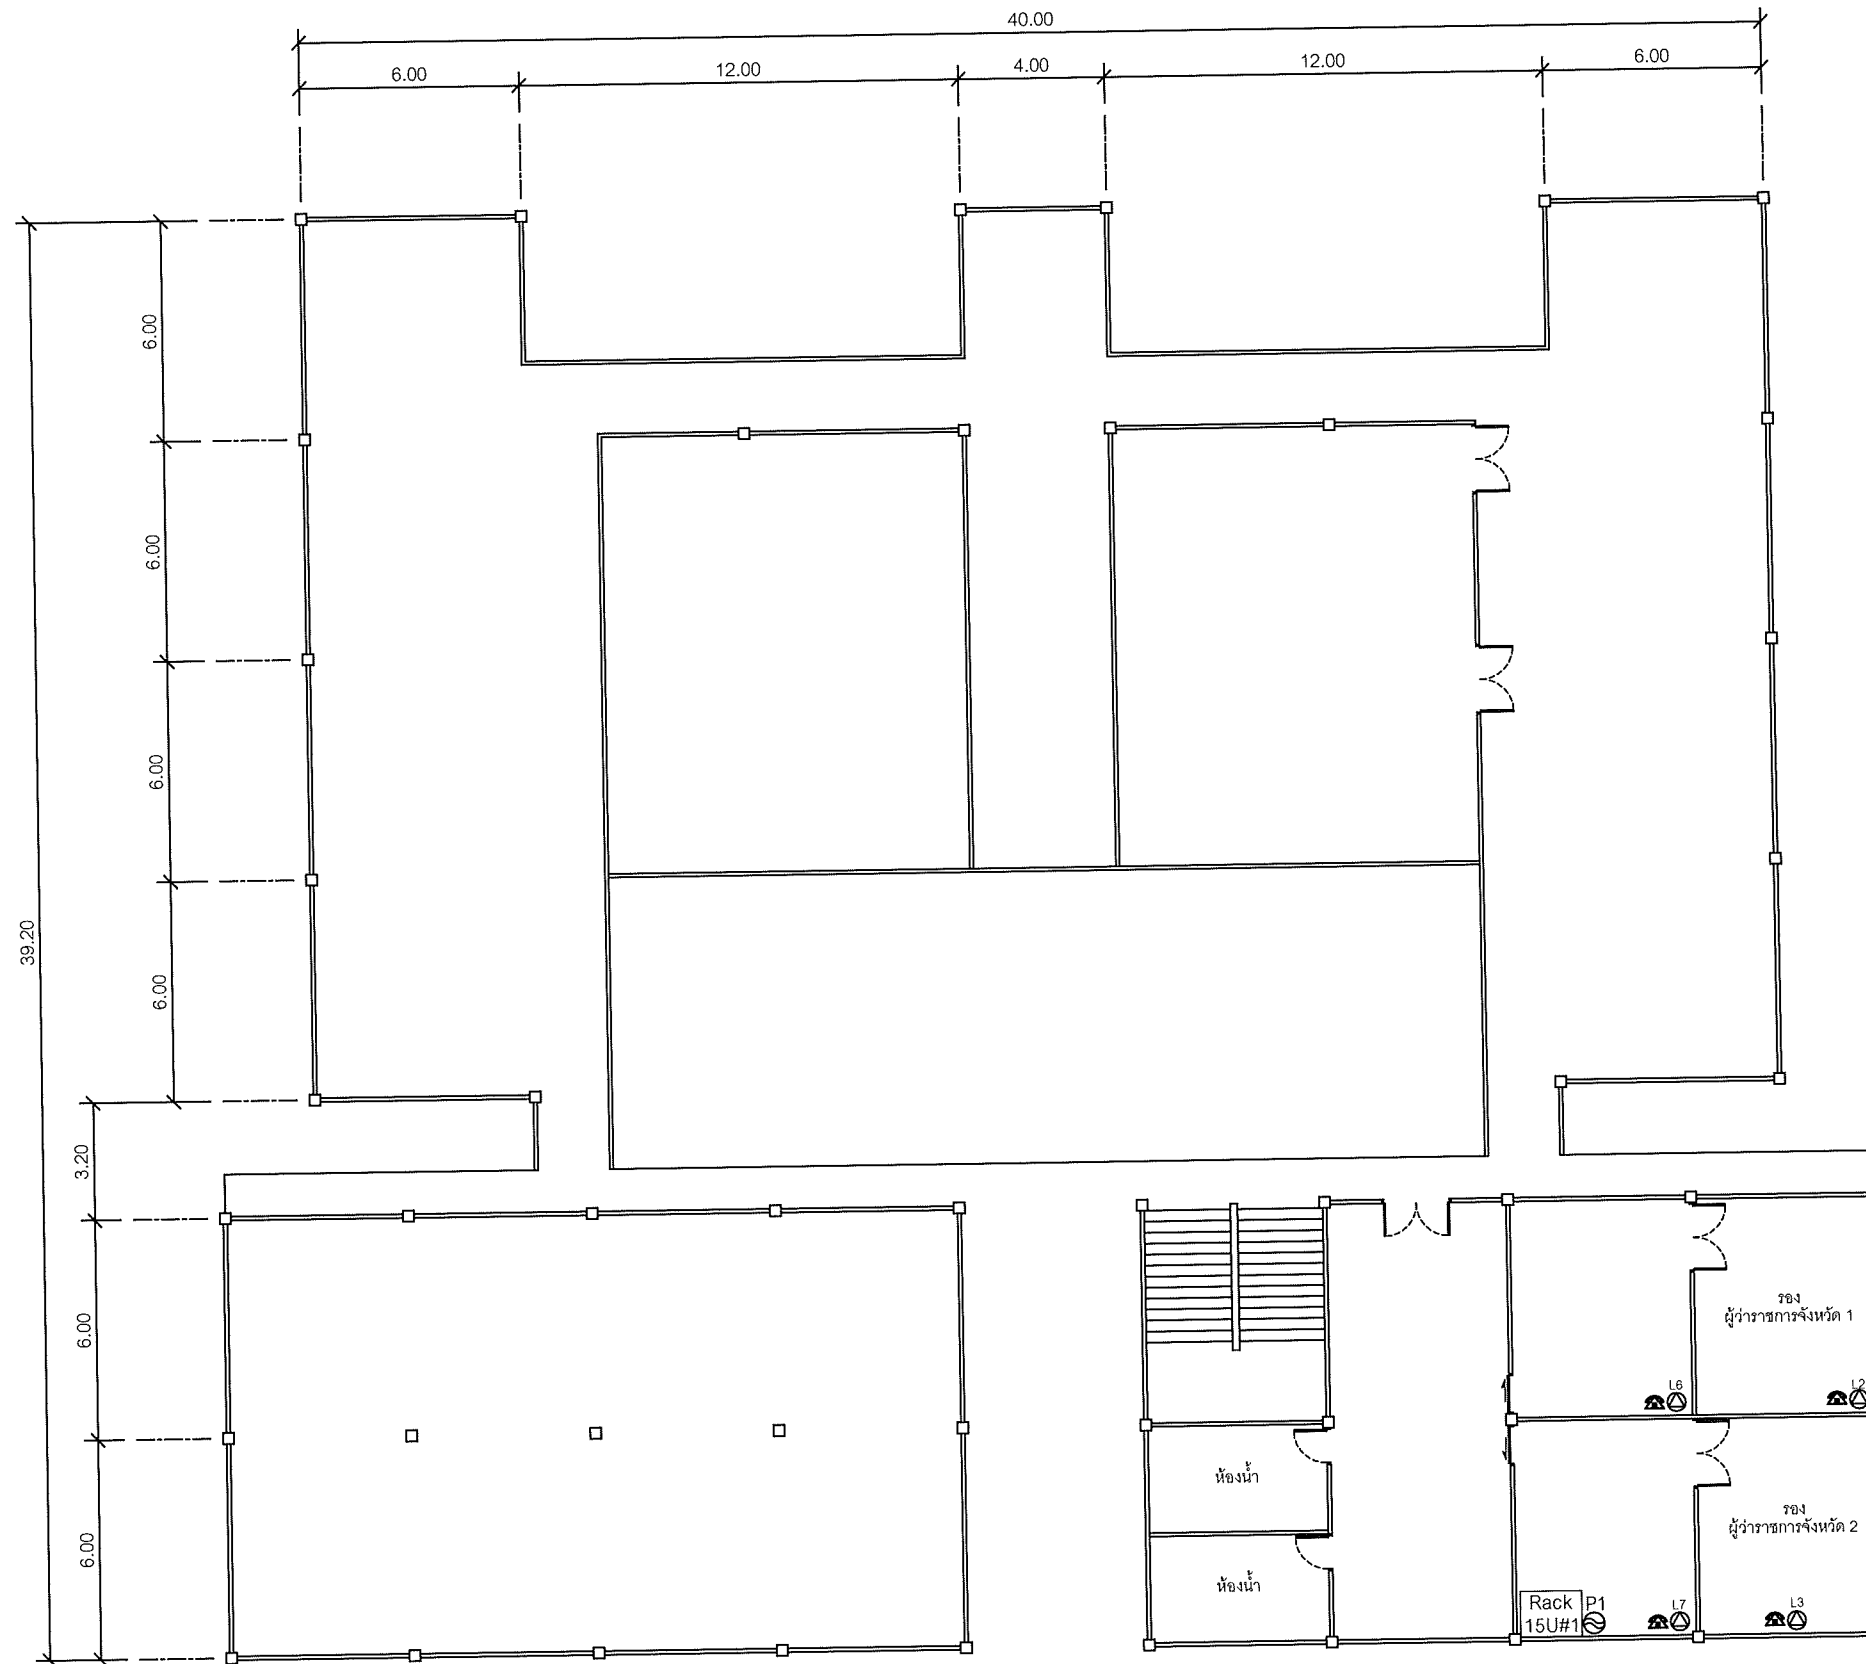

SYMBOLS	
	AC OUTLET
	LAN OUTLET
	โทรศัพท์ IP PHONE

แผนผังอาคารแสดงการติดตั้งอุปกรณ์ภายในอาคาร:

FLOOR LAYOUT แสดงจุดติดตั้งโทรศัพท์ IP PHONE ของศาลากลางจังหวัดสระบุรี ชั้น 3


**SAMART
COMTECH**

99/2 Moo4 Software Park, 34th FL., Chaengwattana Rd.,
Klong Gluar, Pak-Kred, Nornthaburi, 11120 Thailand.
Tel.(662)502-6000 Fax.(662)502-6971

PROJECT:

โครงการปรับปรุงและพัฒนาระบบโทรศัพท์ในข่ายกระทรวงมหาดไทย

IE: T.Kunakorn	DATE: 8/09/2553	SCALE: 1:200	DWG NO.: MOI-FL-06
PM: R.Pipat	SHEET: 7/8	DRAWN: T.Kunakorn	SIZE: A3

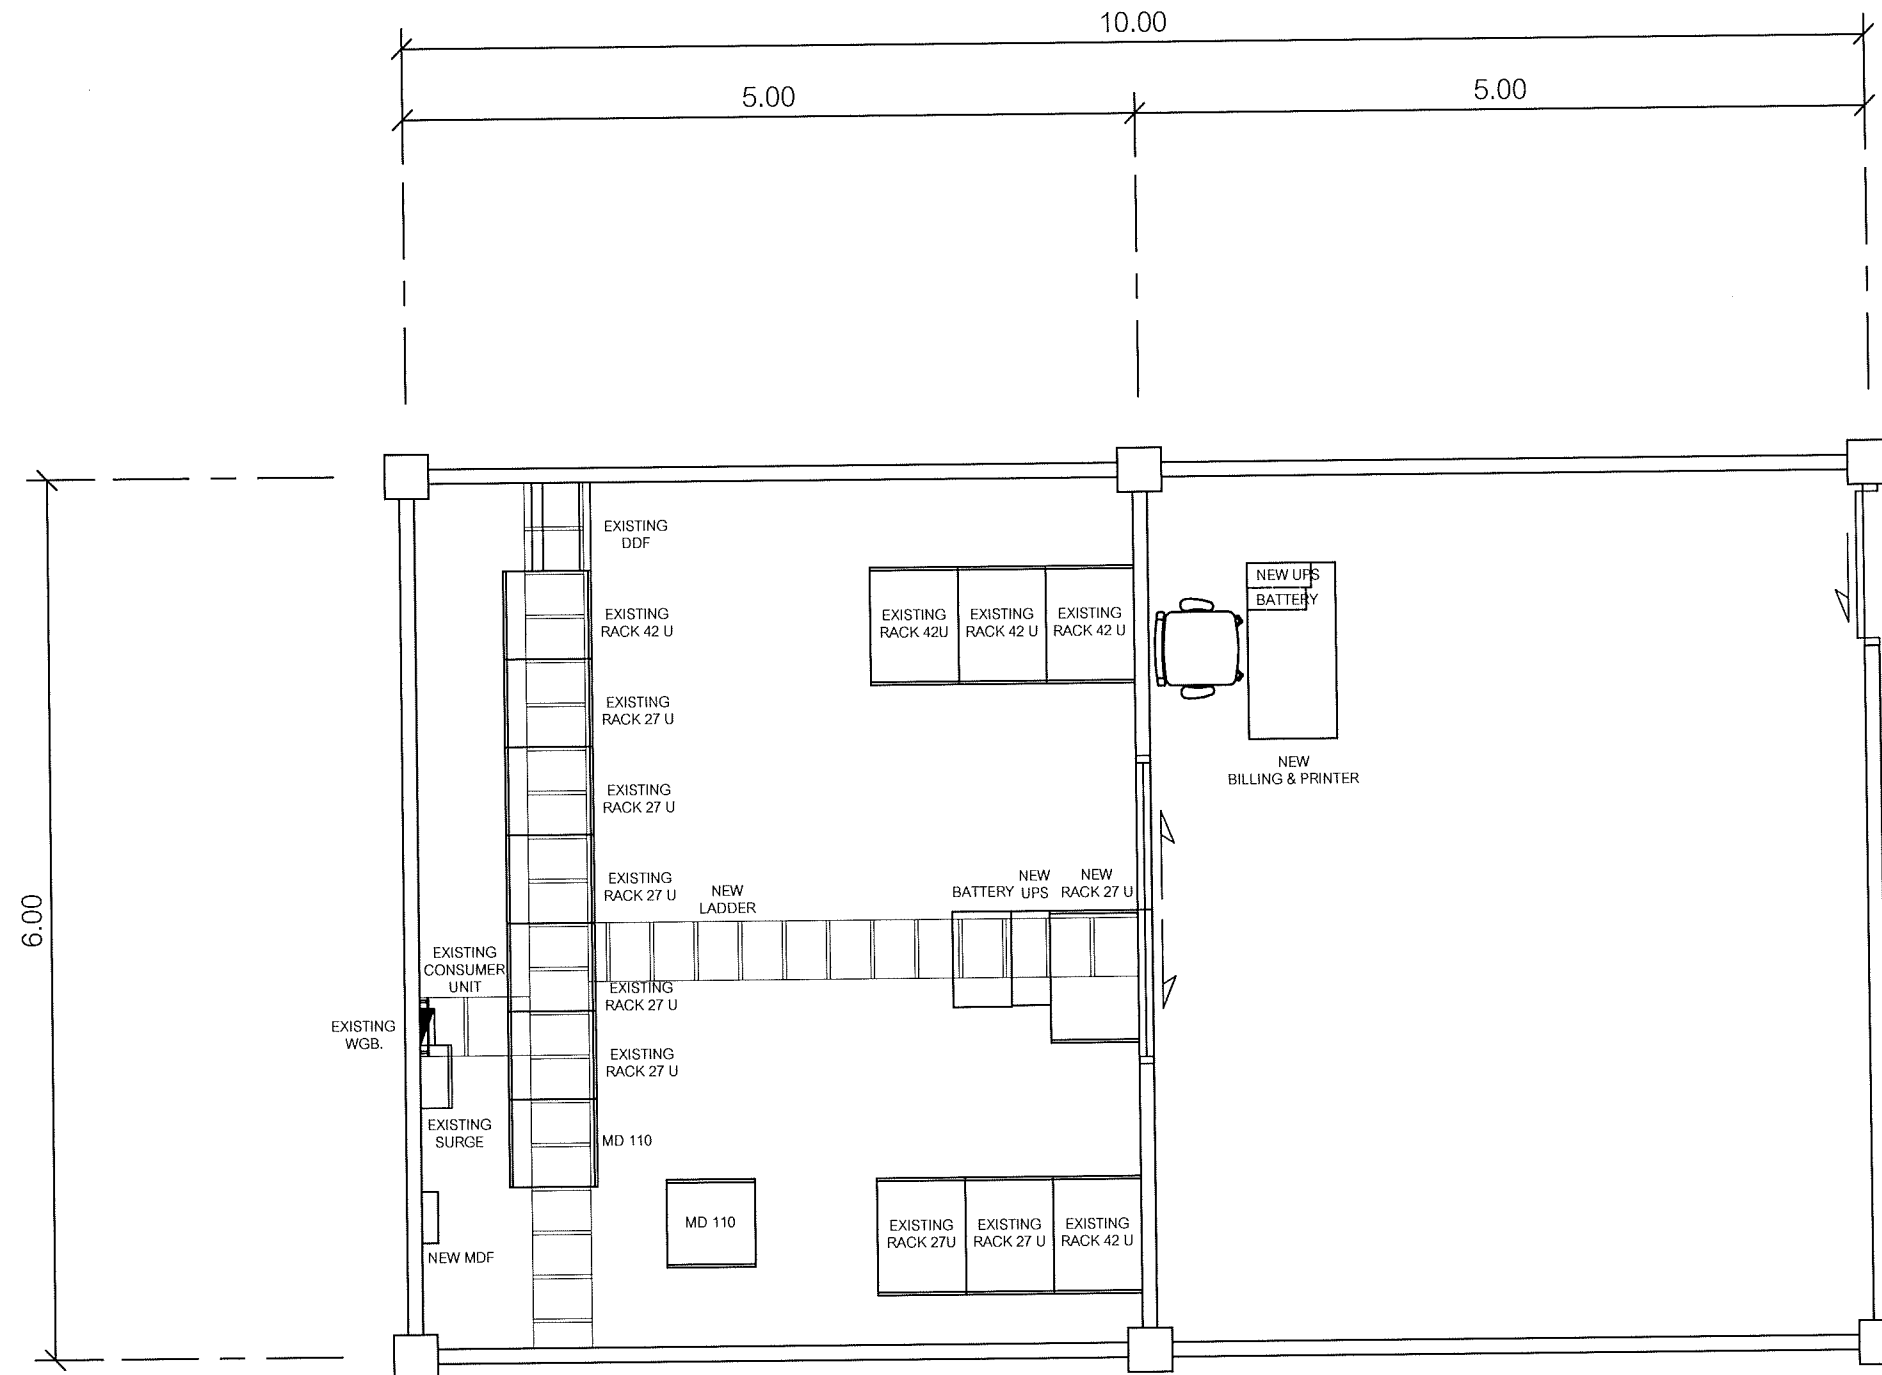

แผนผังอาคารแสดงการติดตั้งอุปกรณ์ภายในอาคาร:

ROOM LAYOUT ของห้องเครื่องมือสื่อสาร ชั้น 1

**SAMART
COMTECH**


99/2 Moo4 Software Park, 34th FL., Chaengwattana Rd.,
Klong Gluar, Pak-Kred, Nornthaburi. 11120 Thailand.
Tel. (662) 502-6000 Fax. (662) 502-6971

PROJECT:

โครงการปรับปรุงและพัฒนาระบบโทรศัพท์ในข่ายกระทรวงมหาดไทย

IE: T.Kunakorn	DATE: 8/09/2553	SCALE: 1:50	DWG NO.: MOI-RL-01
PM: R.Pipat	SHEET: 8/8	DRAWN: T.Kunakorn	SIZE: A3

Note: Due to SAMART'S ongoing commitment to further product development improvement all specification are subject to change without notice

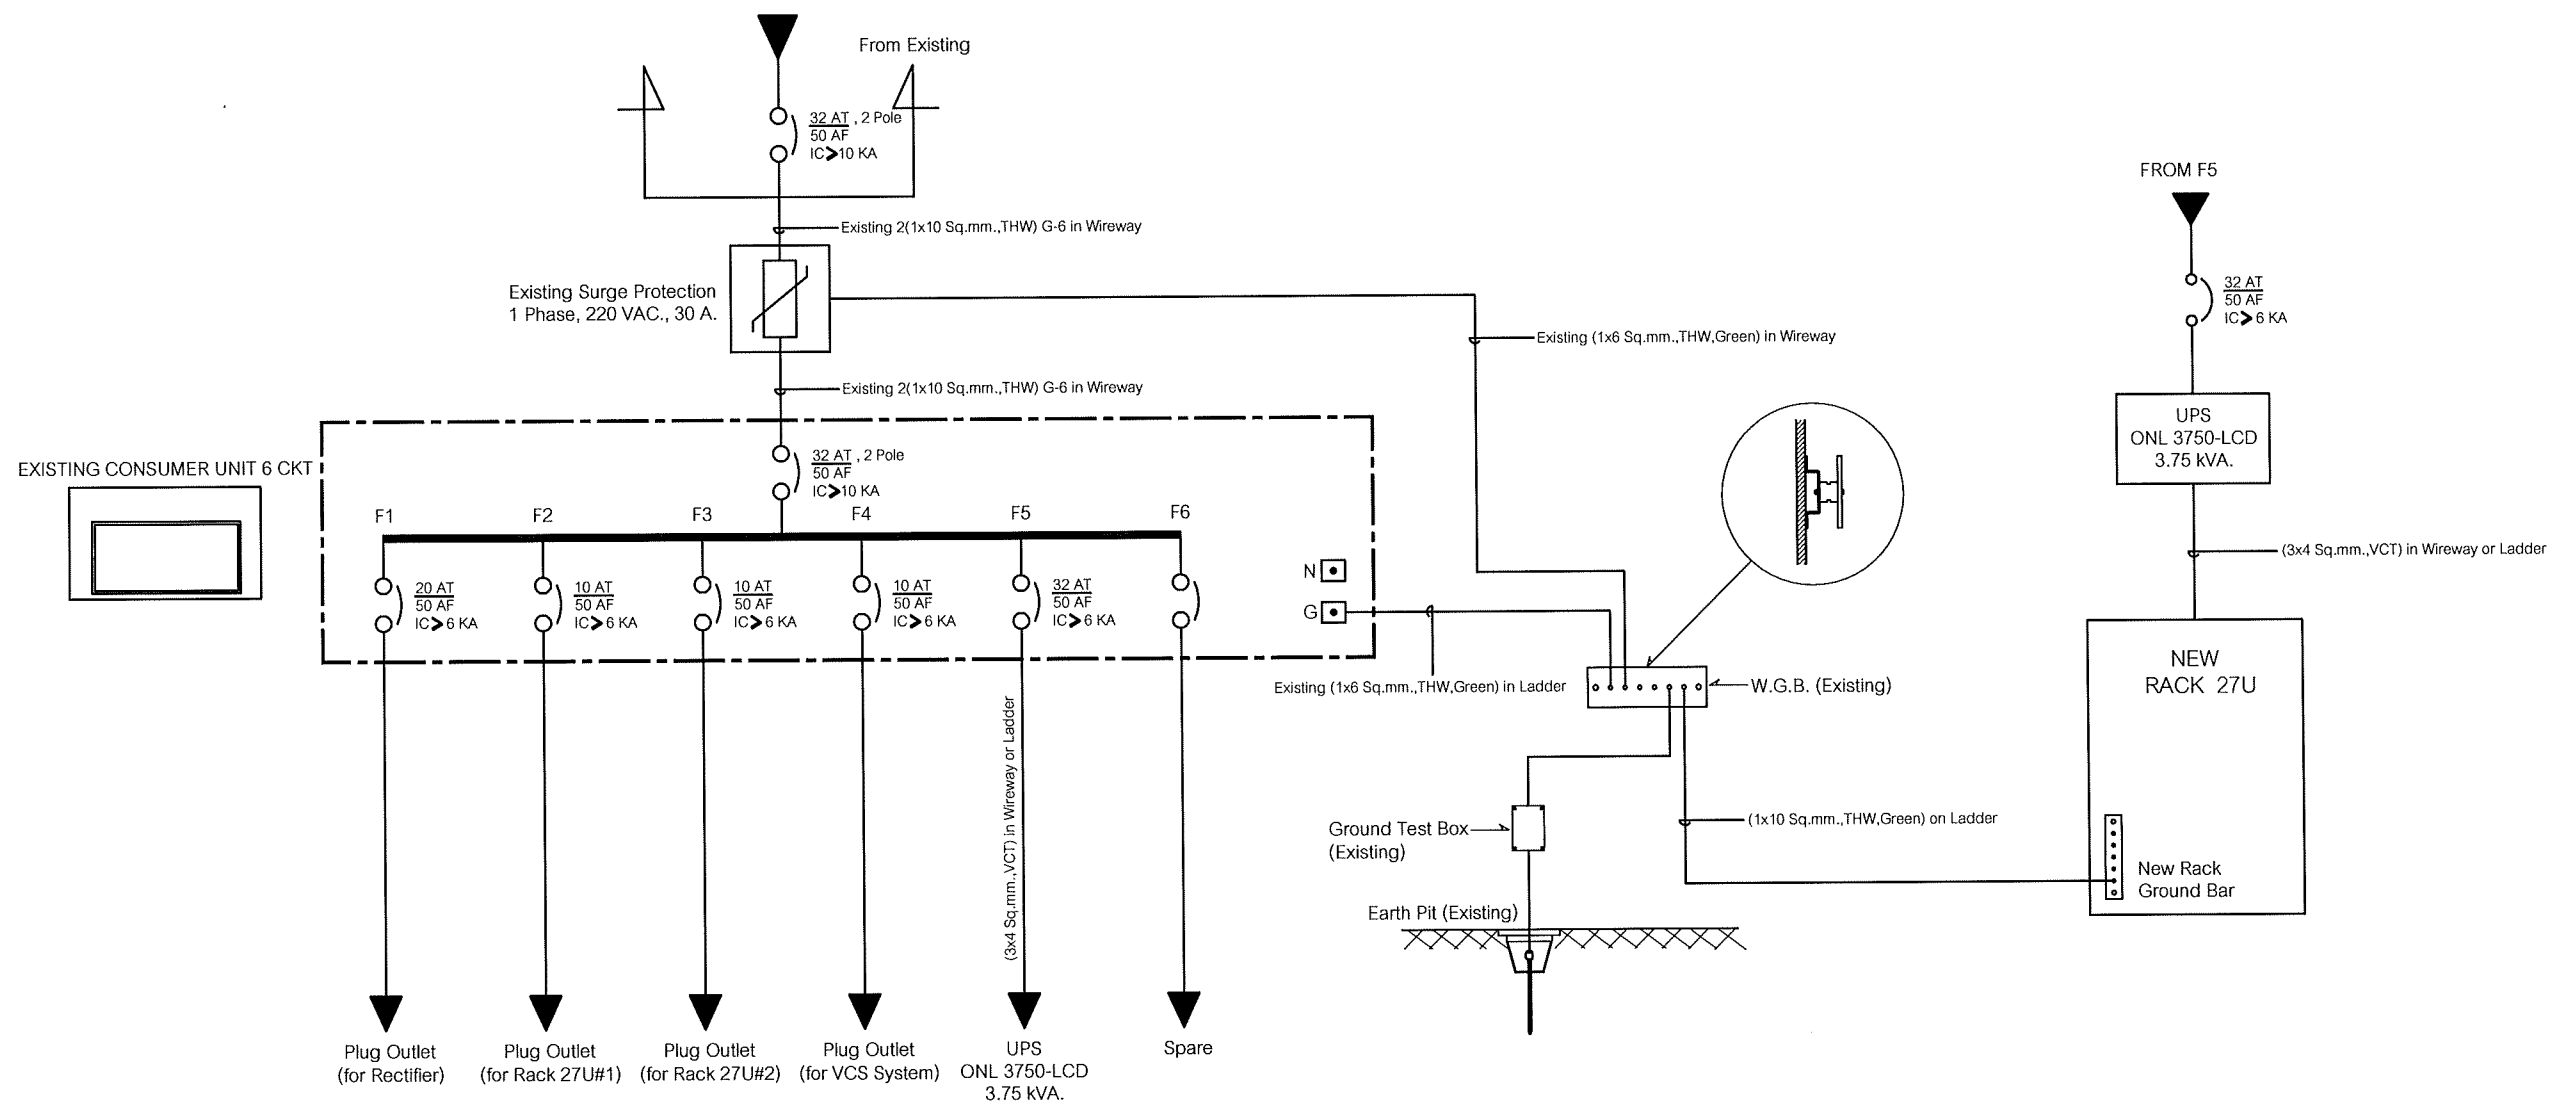

SINGLE LINE DIAGRAM

ศาลากลางจังหวัดสระบุรี

**SAMART
COMTECH**

99/2 Moo4 Software Park, 34th FL., Chaengwattana Rd.,
Klong Gluar, Pak-Kred, Nornthaburi. 11120 Thailand.
Tel. (662) 502-6000 Fax. (662) 502-6971

PROJECT:


โครงการปรับปรุงและพัฒนาระบบโทรศัพท์ในข่ายกระทรวงมหาดไทย

IE: T.Kunakorn	DATE: 8/09/2553	SCALE: NTS	DWG NO.: MOI-SL-01
PM: R.Pipat	SHEET: 1/1	DRAWN: T.Kunakorn	SIZE: A3




BATTERY
PACK

UPS

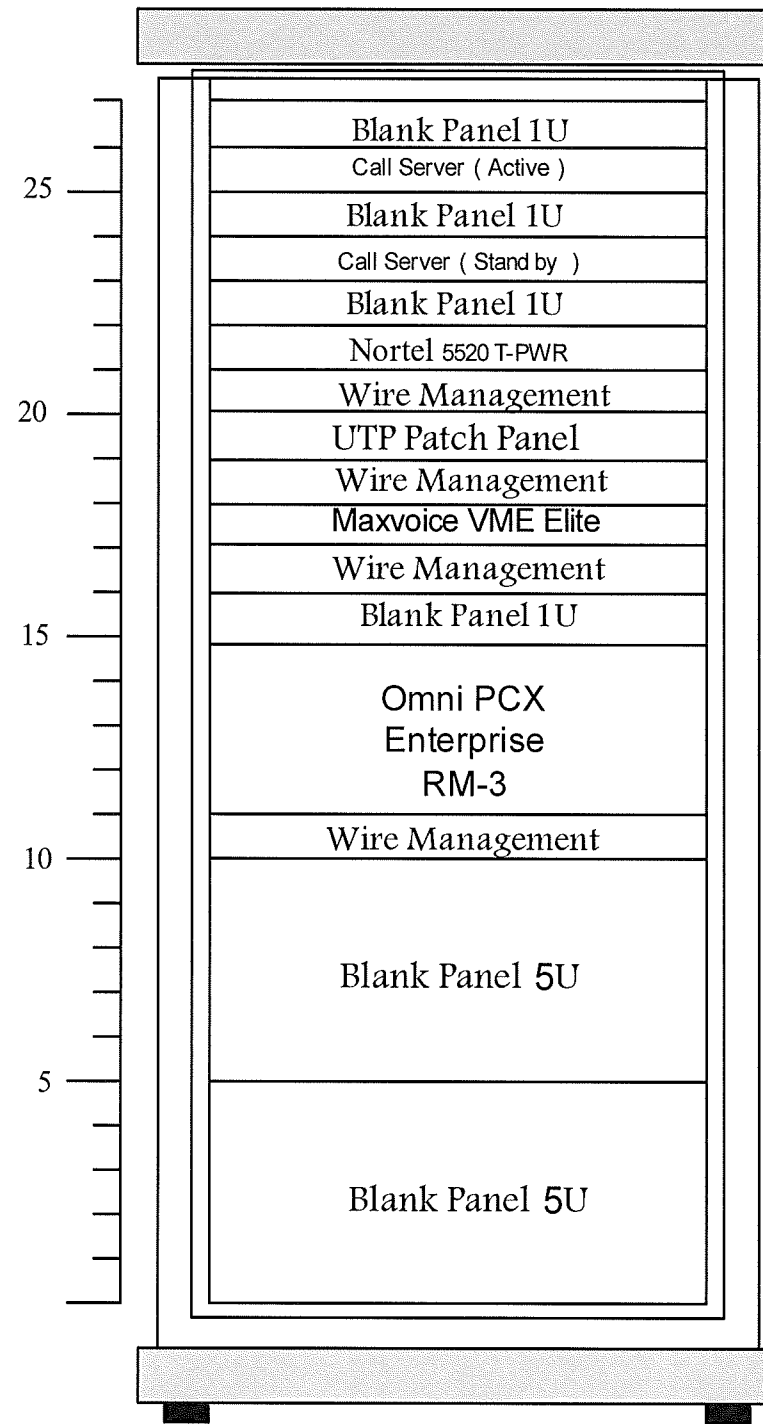

RACK 27 U

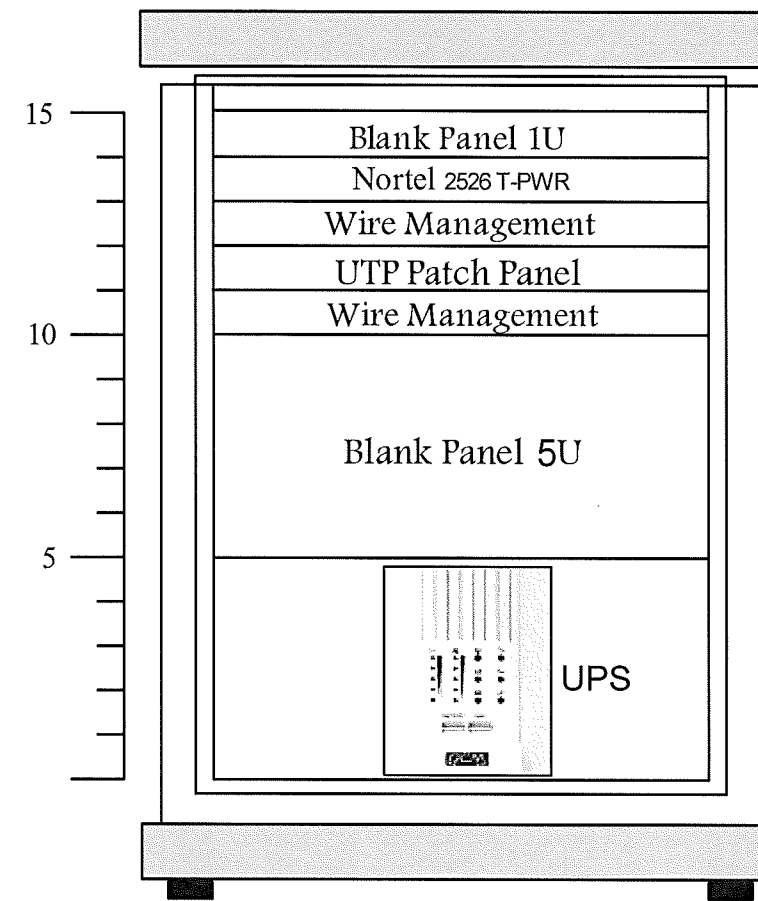

RACK 15 U 2 ชุด

RACK LAYOUT ของสถานีสื่อสารจังหวัด จำนวน 63 แห่ง

**SAMART
COMTECH**

99/2 Moo4 Software Park, 34th FL., Chaengwattana Rd...
Klong Gluar, Pak-Kred, Norntaburi. 11120 Thailand.
Tel. (662) 502-6000 Fax. (662) 502-6971

PROJECT:

โครงการปรับปรุงและพัฒนาระบบโทรศัพท์ในข่ายกระทรวงมหาดไทย

IE: T.Kunakorn	DATE: 8/09/2553	SCALE: NTS	DWG NO.: MOI-RA-01
PM: R.Pipat	SHEET: 1/1	DRAWN: T.Kunakorn	SIZE: A3